


RZUT DACHU 1:100

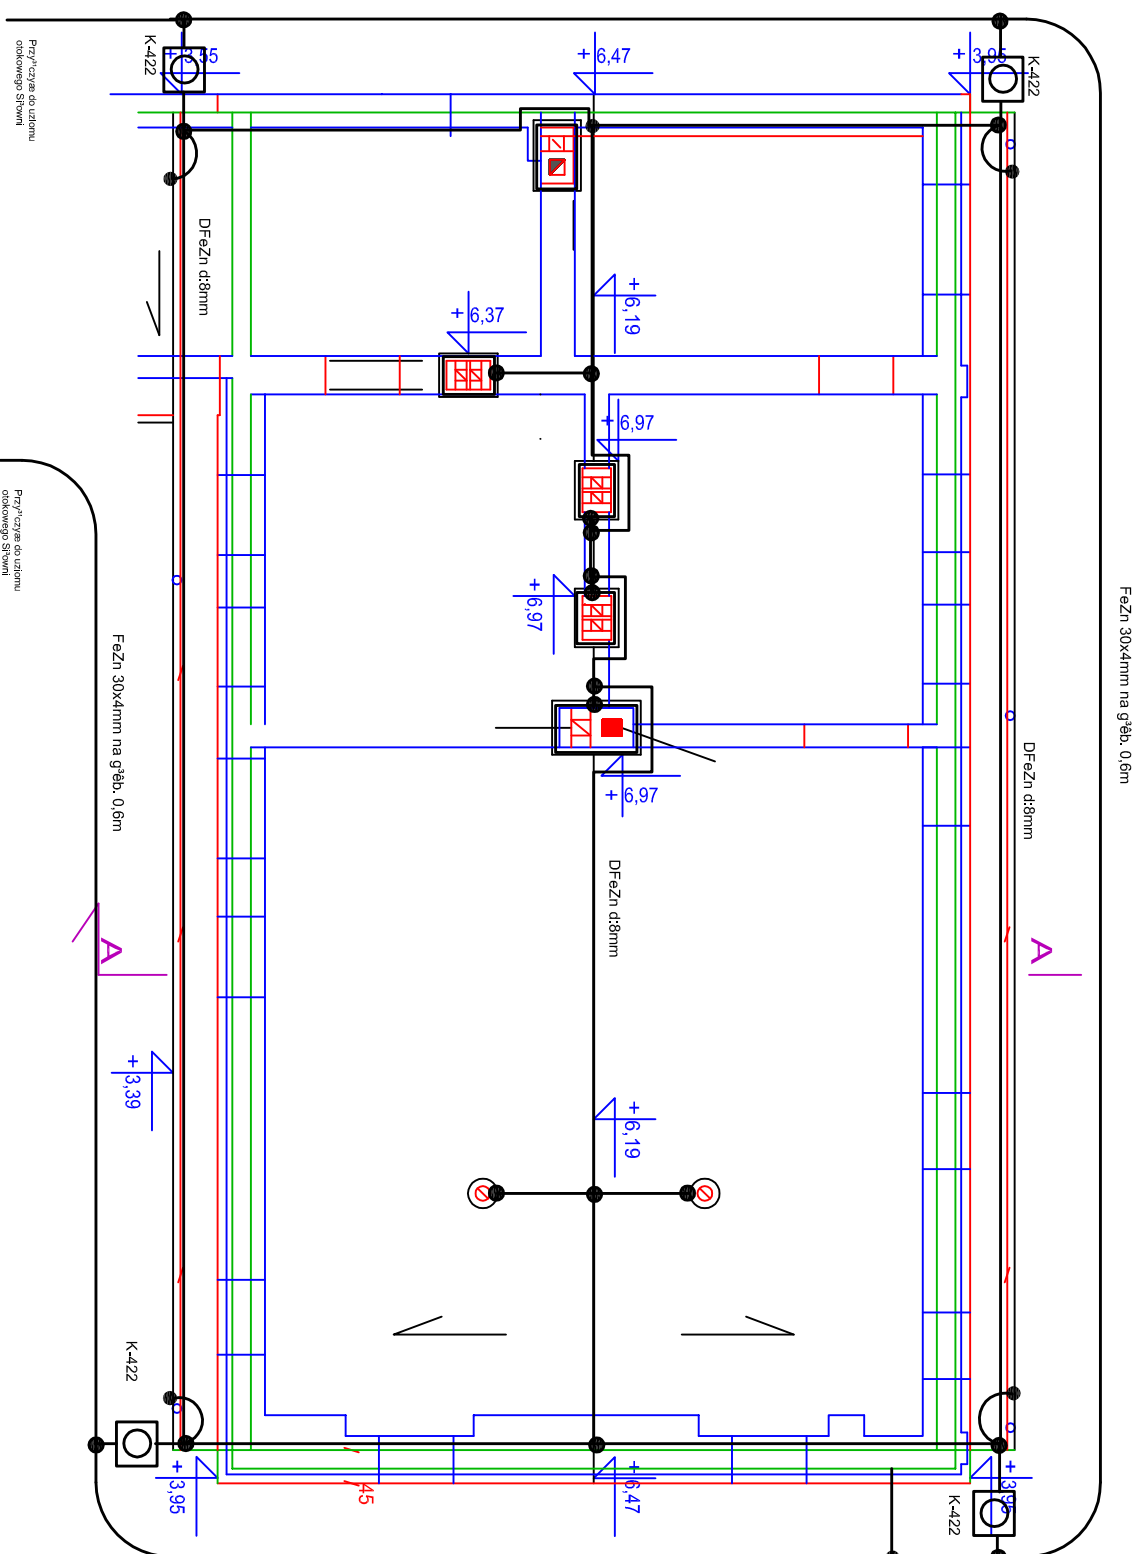

1. Instalacja odgromowa na dachu wykonana na wspornikach metalicznych.
2. Przewody odgromozdajcze DfeZn d8mm układane w urzędach instalacyjnych grubościennych pod warstwę osłabliwczą.
3. Zręca kontrolne umieszczone w odstępach z tworzywa sztucznego.

P.P.I.R.I. PRONIL s.c. 91-451 Łódź ul. Wierzbicka 47/5 tel./fax 0422408385 e-mail: pronil@wp.pl		Nazwa rys.: RZUT DACHU-Plan instalacji odgromowej	
Projektant/autor rysunku: Sławko Wójcik e-mail: sławko.pryl@wp.pl tel./fax 51 744 62 32 główny architekt		Skala: 1:100	
Nazwa firmy: RZUT DACHU-Plan instalacji odgromowej		Data: 12.2007	
Opis: arch. Paweł Kamiński upr. nr 38194/WK		Lp. rys.: 3	