
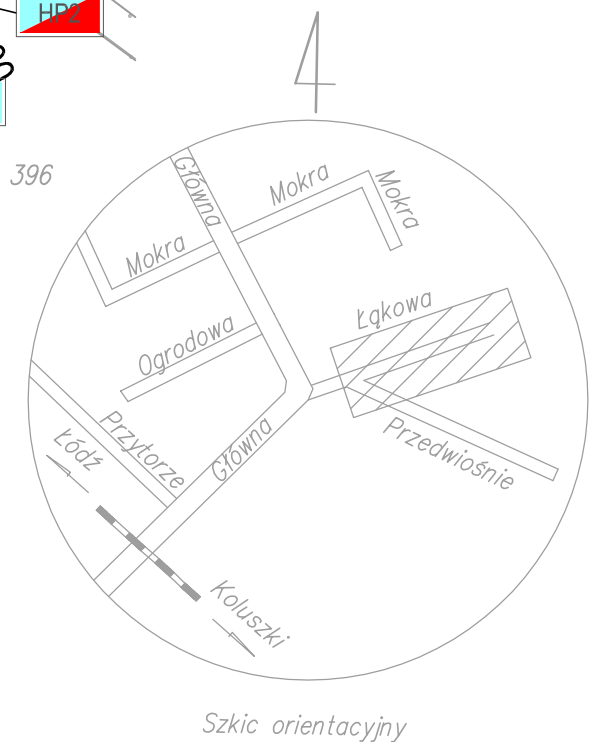


PLAN ZAGOSPODAROWANIA TERENU SKALA 1:500

SIEĆ WODOCIĄGOWA Ø110, skrzyżowanie ul. Przedwiośnie i ul. Łąkowej

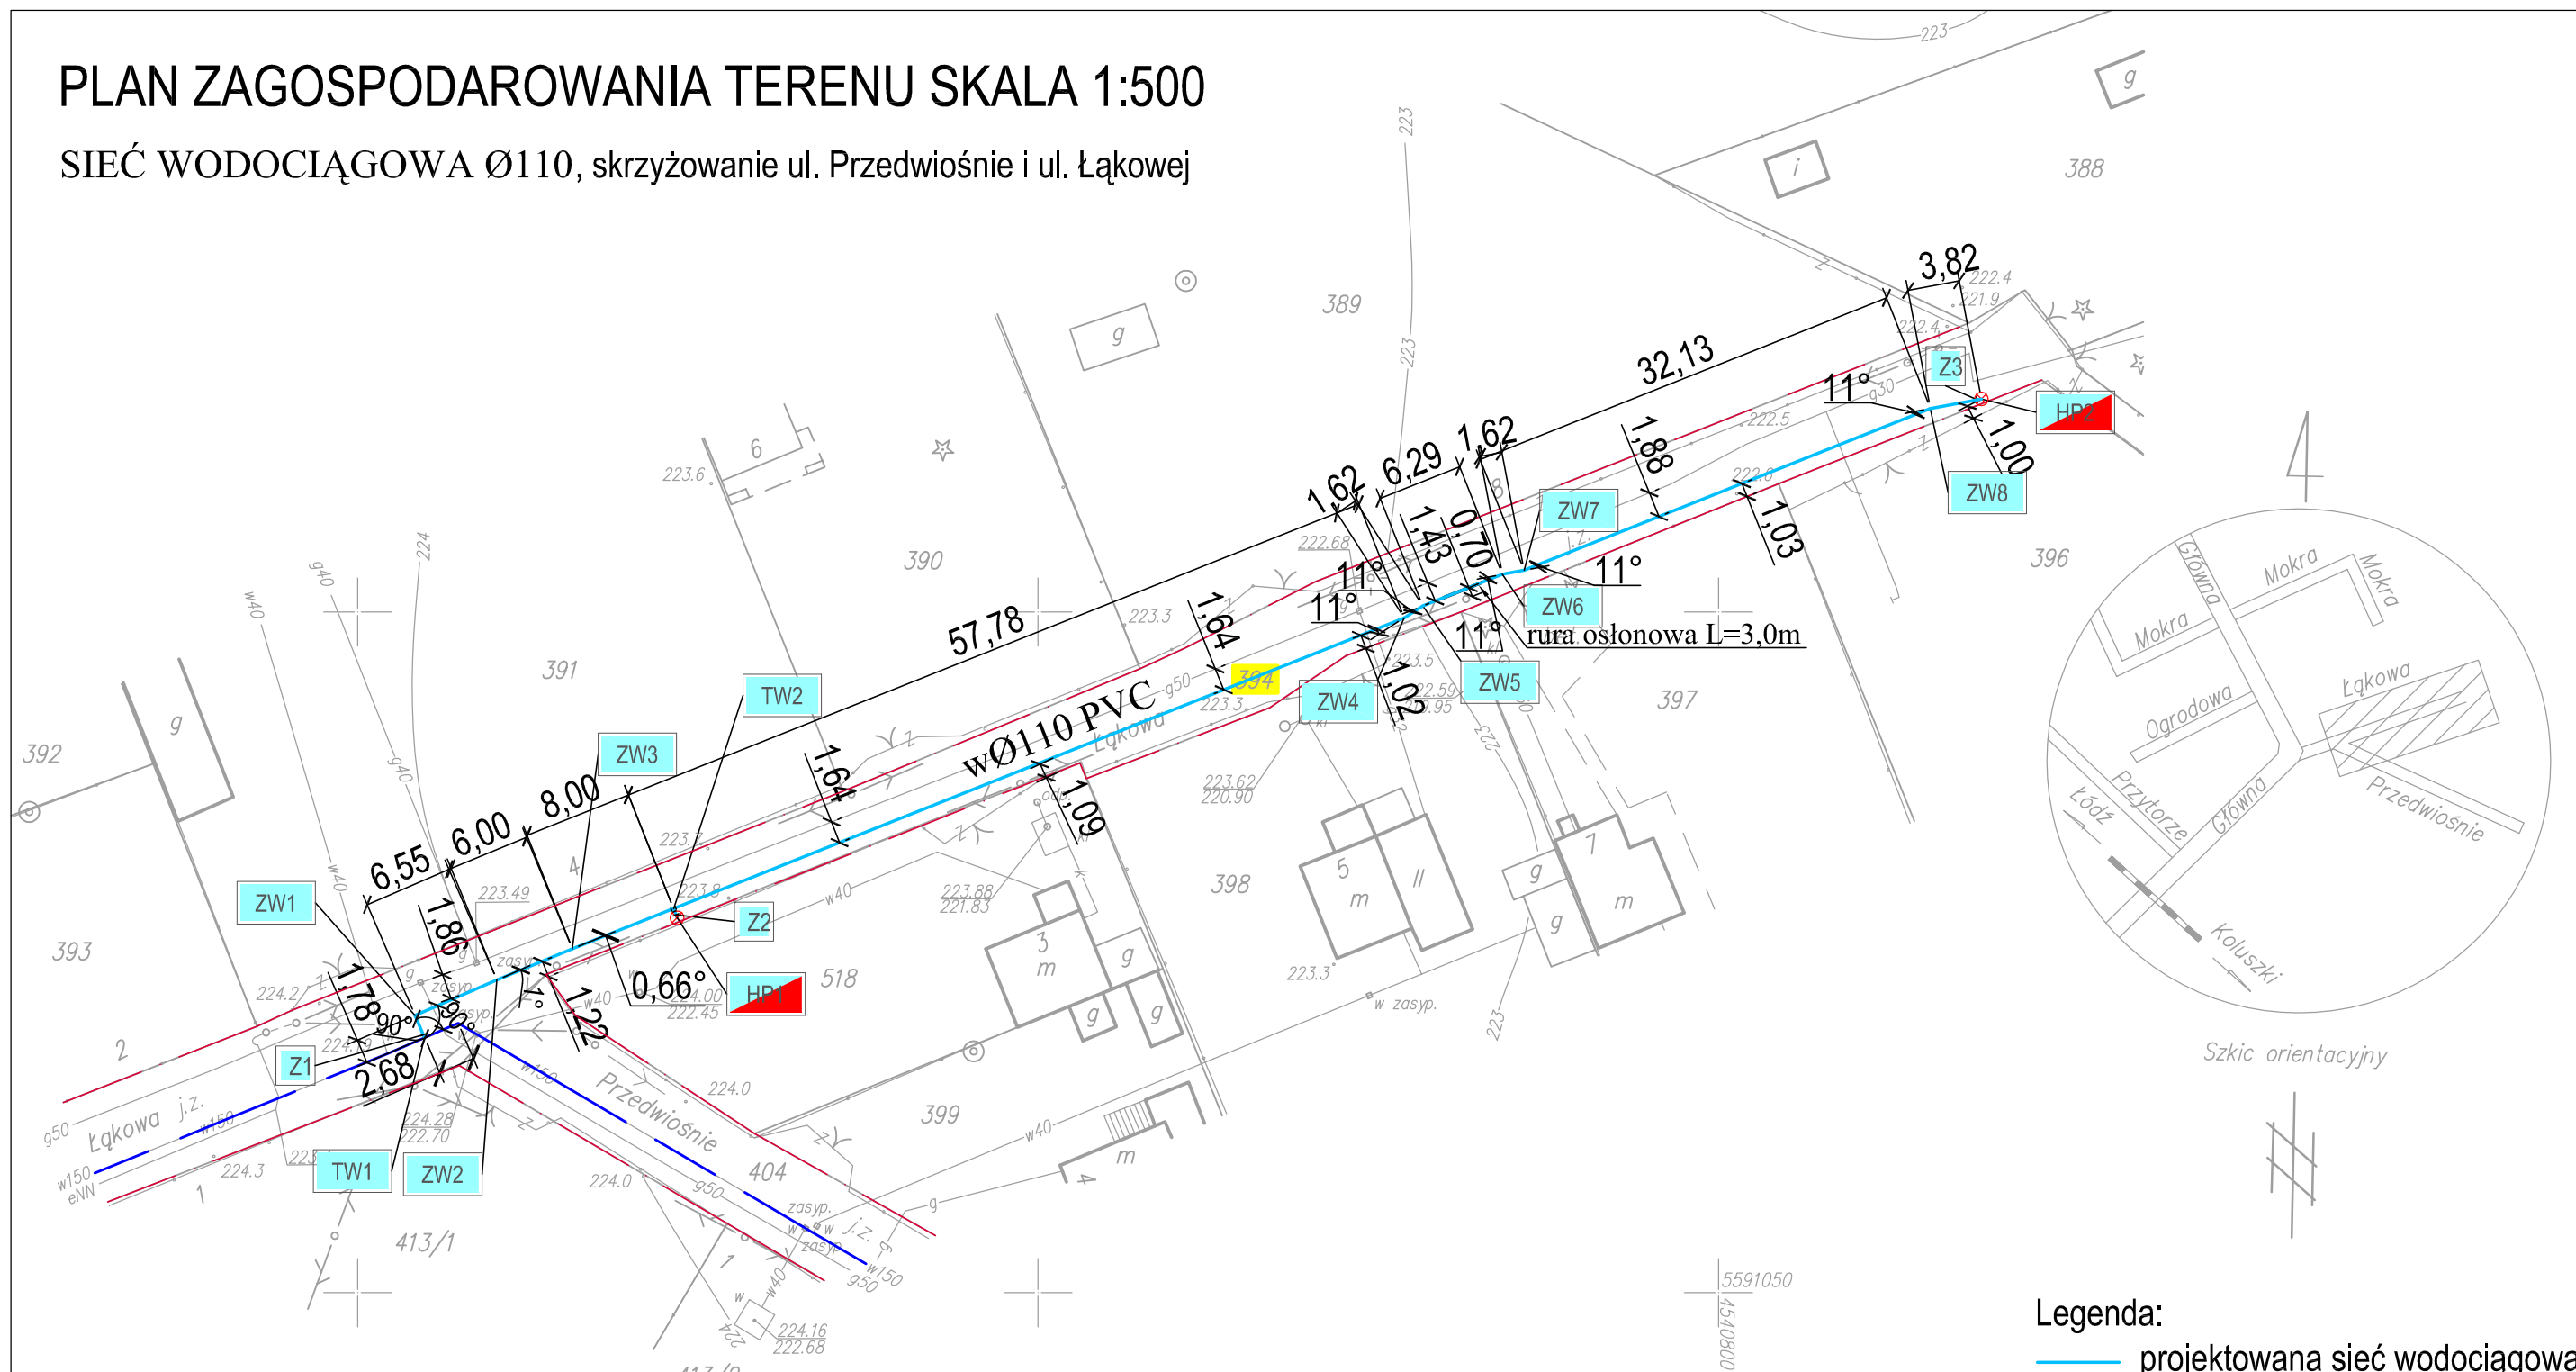

Legenda:

- projektowana sieć wodociągowa
- istniejąca sieć wodociągowa
- granica gminy
- linia regulacyjna ulicy

POTWIERDZAM ZA ZGODNOŚĆ
Z MAPĄ JEDNOSTKOWĄ W SKALI 1:500
ZAREJESTROWANĄ W P.O.D.G.i K. ŁÓDŹ
W DNIU..... NR EWID.
ŁÓDŹ, dn

Nie wyklucza się istnienia w terenie innych przewodów o których brak jest informacji w instytucjach branżowych.
Wynika to z zaszczytu historycznych lub niedopełnienia przepisów zgłoszenia do inwentaryzacji.
(Ustawa Prawo Geodezyjne i Kartograficzne Dz.U. z 2000r Nr 100 z późn. zmianami)

<p>woj. łódzkie powiat: łódzki wschodni gmina Andrespol obręb Janówka według zakresu</p>	<p><i>Mapa sytuacyjno-wysokościowa dla celów projektowych w skali 1 : 500 z geodezyjną inwentaryzacją urządzeń podziemnych</i> Mapę wykonano na podstawie mapy zasadniczej powiatu łódzkiego wschodniego, sekcja nr 122.224.184, 122.224.193, materiałów evidencji gruntów oraz pomiaru uzupełniającego z miesiąca marca 2010r.</p>	<p>Wykonawca: Kompleksowe Usługi Geodezyjne i Kartograficzne ALLGEO 91-134 Łódź ul. Rajna 26B nr lok.22 NIP 947-180-97-92 REGON 100248040 tel.kom 0694-732-431 Geodeta uprawniony mgr inż. Rafał Szałwiński nr upr. 19282</p>	<p>Układ wysokości Kronsztadt 86 Układ współrzędnych "1965" Łódź, dn. 25.03.2010r</p>
--	---	---	---

<p>BIURO PROJEKTOWO USŁUGOWE 92-434 Łódź ul. Małka z Bogdańca 5 L.2 www.isan.lodz.pl</p>		<p>tel.: 042-670-80-04 fax: 042-670-81-18 e-mail: isan@isan.lodz.pl</p>	
		<p>Nr rysunku: 1</p>	
<p>Nazwa i adres obiektu: Woj. łódzkie, gmina Andrespol Obręb Janówka ul. Łąkowa</p>		<p>Branża: instalacyjna</p>	
<p>Przedmiot rysunku: Plan zagospodarowania terenu Sieć wodociągowa dn110 na ul. Łąkowej przy ul. Przedwiośnie w Janówce</p>		<p>Faza: P.T.</p>	
<p>Imię i nazwisko</p>		<p>Nr uprawnień</p>	
Projektant	mgr inż. Izabela Drobnik-Kamińska	LOD/0563/POOS/06	Podpis
Współpraca	inż. Grzegorz Kozłowski	-	
Współpraca	-	-	
Sprawdzający	inż. Bożena Bajerka	65/94/WŁ	
Data:	03.2010	Skala:	1 : 500