
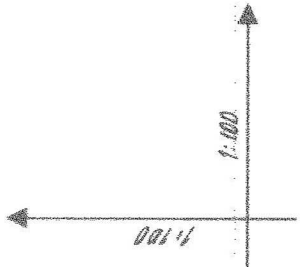


ZAKŁAD PROJEKTOWANIA I NADZORU BUDOWLANEGO ADPRO ADAM PRAGIER 94-002 ŁÓDŹ UL. SPRINTERÓW 3/5 M 40 TEL. 0-42 686-15-11 : 0-601253602		INWESTOR Adam Fiks Andrzejski, ul. Klonowa 2	OPIS PRZEMIANKI Przyłącze kanalizacji sanitarnej
PRZEKŁAD PROJEKTOWANIA I NADZORU BUDOWLANEGO ADAM PRAGIER Prawny do projektowania w szczególności instalacyjno-inżynierskiej i konstrukcyjno-budowlanej w zakresie sieci i instalacji wod.-kan., c.o., ochrony środowiska i rozwiązań architektonicznych. NR LPR 259/85 i 42/93 WL.		KRS/ILP tech. ADAM PRAGIER upr. Nr 259/85 i 42/93 WL. PROJEKTANT tech. ADAM PRAGIER upr. Nr 259/85 i 42/93 WL. BRANŻA:	SCALA: 1 : 100
DATA: NR RIS: 33.		Sieci kanalizacyjne	06.2006

PARCELE ROBOT WŁAŚCICIELA POSESZY

PARCELE ROBOT I RAMACH BUDOWY KANALIZACJI

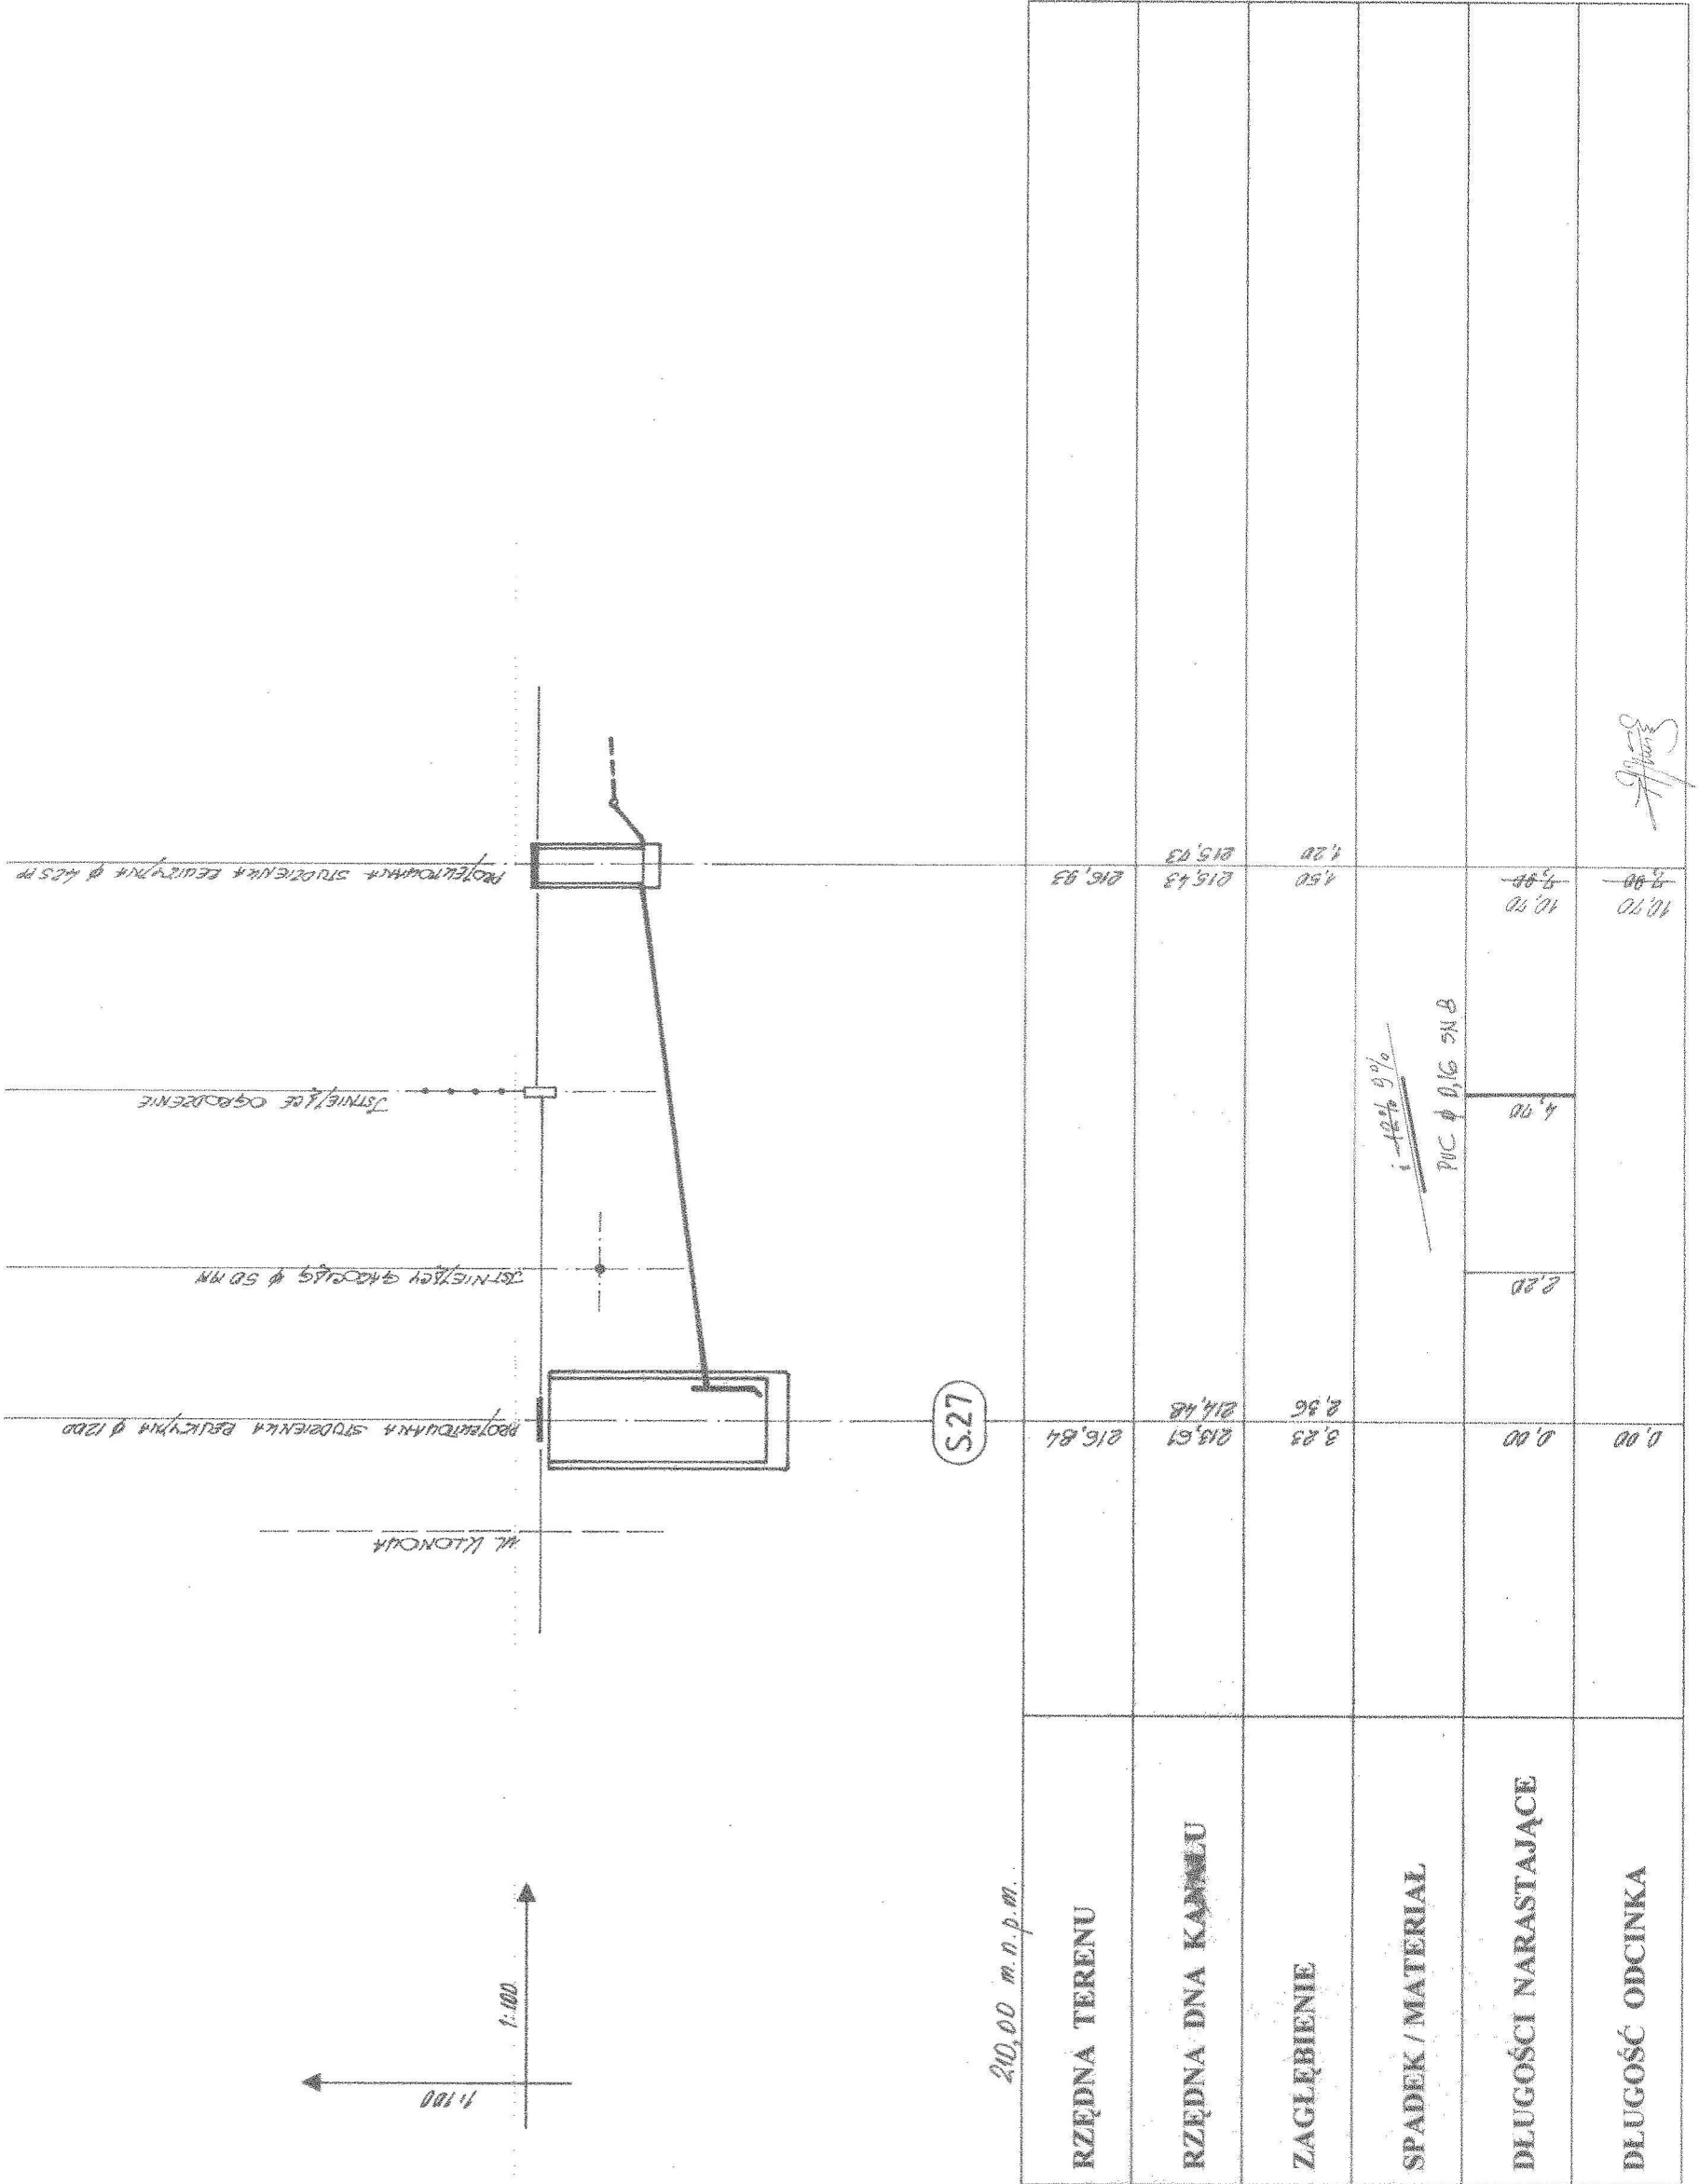


210,00 m.n.p.m.

S.27

Handwritten signature

INWESTOR: Jan Cieplucha Andrespól, ul. Klonowa 4		OPIS RYSUNKU: Przyłącze kanalizacji sanitarnej	
KREŚCIŁ: tech. ADAM PRACIER upr. Nr 259/85 i 42/93 WL.		PROJEKTANT: tech. ADAM PRACIER upr. Nr 259/85 i 42/93 WL.	
SKALA: 1 : 100		DATA: 06.2006	
BRANŻA: Sieci kanalizacyjne		NR RYS: 34.	
Zakład Projektowania i Nadzoru Budowlanego ADPRO ADAM PRACIER 94-002 ŁÓDŹ UL. SPRINTERÓW 3/5 M 40 TEL. 0-42/ 686-15-41 : 0-601335602			

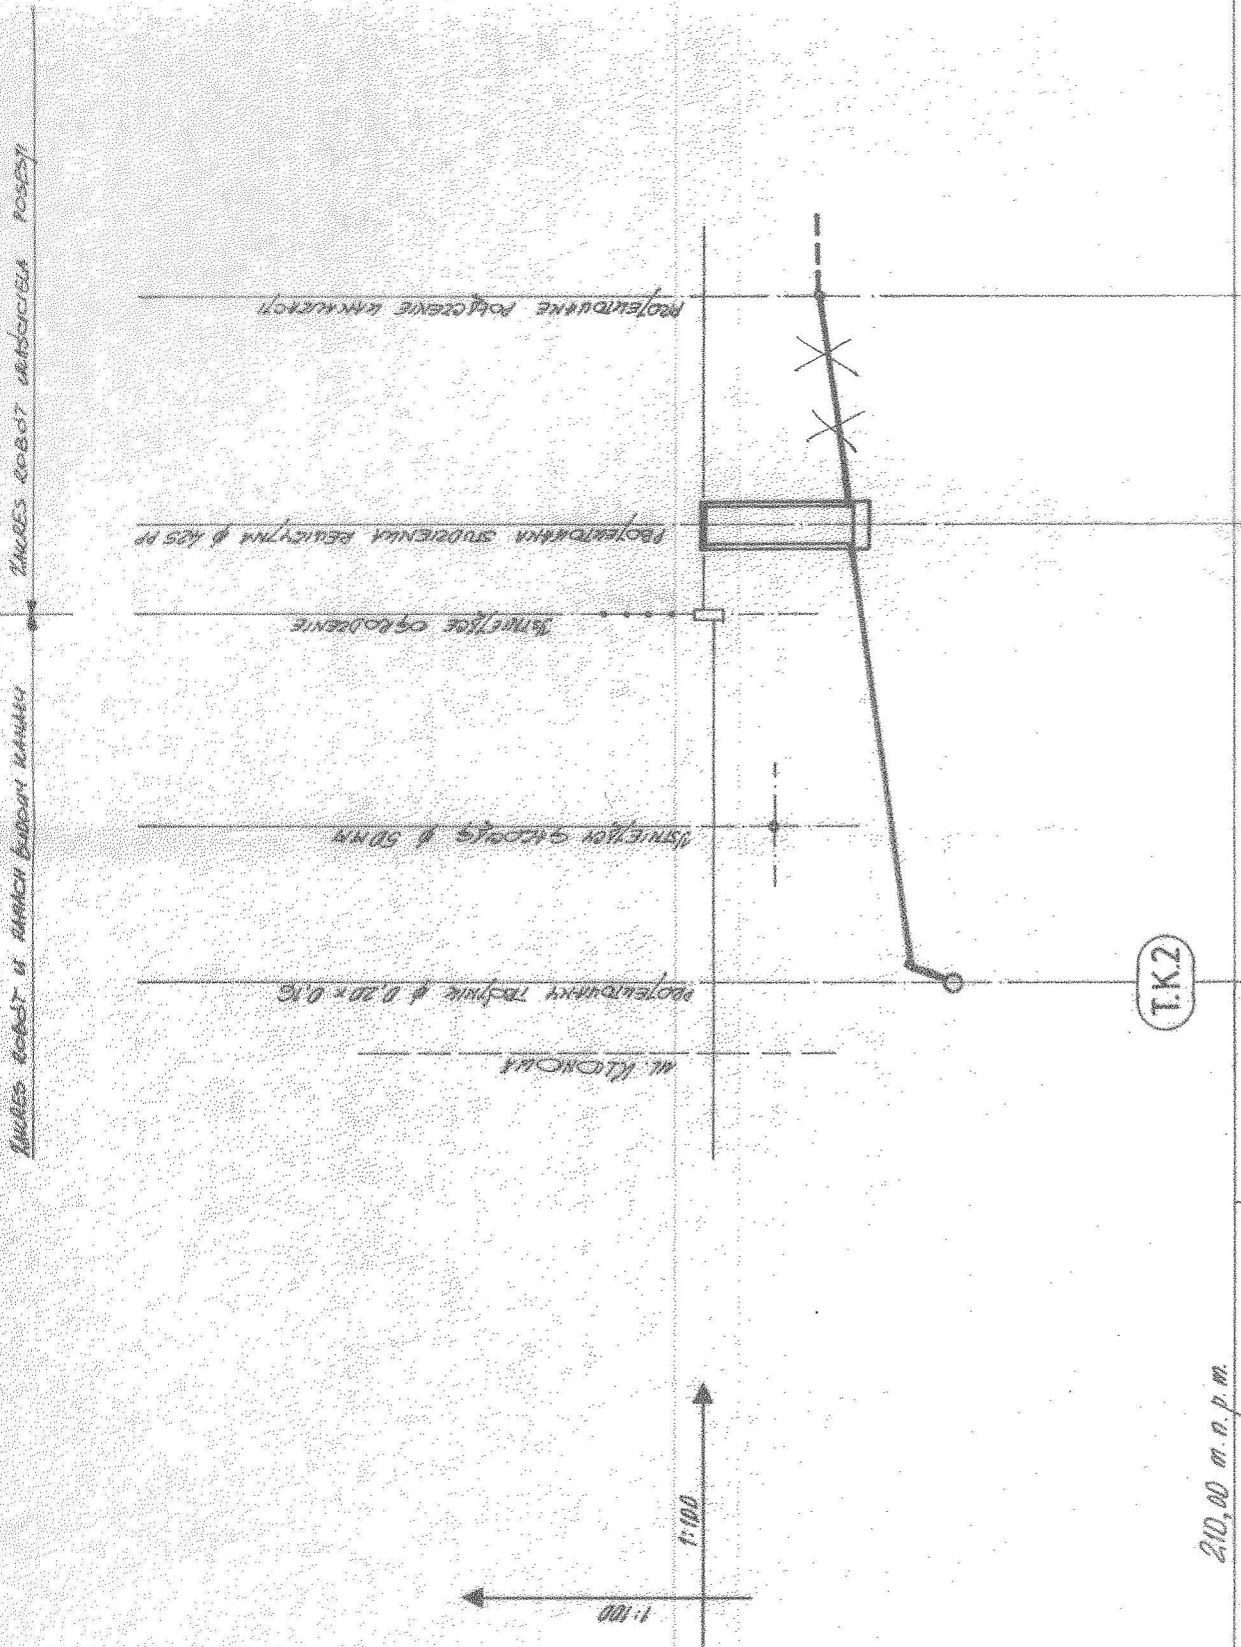


RZĘDNA TERENU	210,00 m.n.p.m.	216,85	215,45	216,96	215,45	216,96	215,45	216,96	215,45	216,96	215,45	216,96	215,45	216,96	215,45	216,96	215,45	216,96
RZĘDNA DŃA KANAŁU		213,68	214,82	215,01	215,01	215,01	215,01	215,01	215,01	215,01	215,01	215,01	215,01	215,01	215,01	215,01	215,01	215,01
ZAGŁĘBIENIE		5,17	2,87	4,89	4,89	4,89	4,89	4,89	4,89	4,89	4,89	4,89	4,89	4,89	4,89	4,89	4,89	4,89
SPADEK / MATERIAL																		
DLUGOŚCI NARASTAJĄCE		0,00	2,10	4,90	4,90	4,90	4,90	4,90	4,90	4,90	4,90	4,90	4,90	4,90	4,90	4,90	4,90	4,90
DLUGOŚĆ ODCINKA		0,00	2,10	4,90	4,90	4,90	4,90	4,90	4,90	4,90	4,90	4,90	4,90	4,90	4,90	4,90	4,90	4,90

Jan Cieplucha

DLUGOŚĆ ODCINKA	DLUGOŚCI NARASTAJĄCE	SPADEK / MATERIAŁ	ZAGŁĘBIENIE	RZĘDNA DŃA KANAŁU	RZĘDNA TERENU
0,00	0,00	1:3% PVC Ø 0,16 SNB	3,02	213,84	216,86
	2,00				
	5,30				
	9,60	1:6% PVC Ø 0,16 SNB	2,57	214,31	216,88
15,50	15,50				
36,90	36,90	1:2% PVC Ø 0,16 SNB	1,31	215,59	216,90
	41,80				
	49,10				
53,00	53,00		0,00	215,01	216,90


210,00 m.n.p.m.

S28

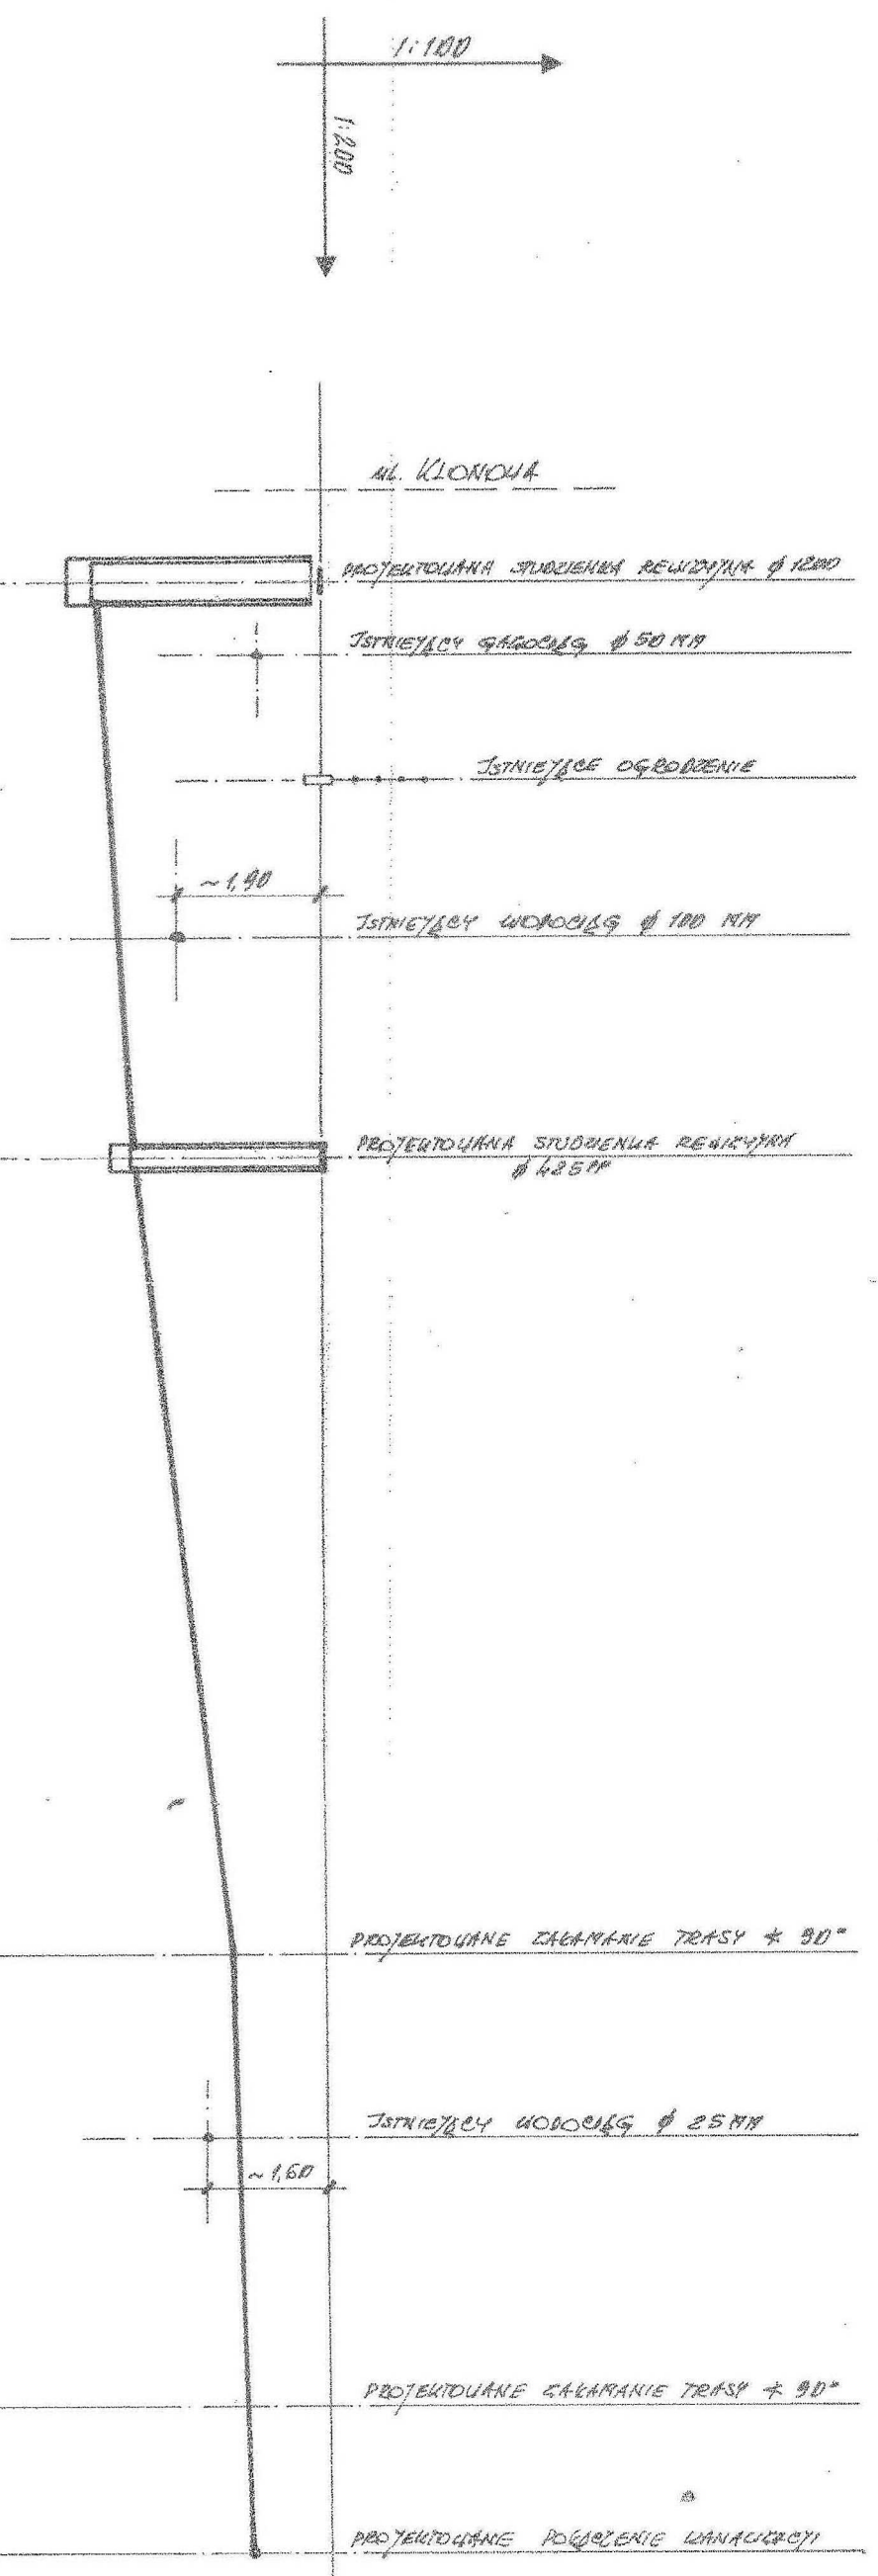

KAWCERS ROBERT W RAMACH WYJĄZKU KANAŁU ZAWIES ROBERT WŁASNOŚCIĄ POSZYST


SKALA: 1 : 100 BIAZNA:	Słeci kanalizacyjna	06.2006	36.
	DATA:	NR RYS:	36.
KRESIŁA: tech. ADAM PRACIER upr. Nr 259/85 i 42/93 WL.	PROJEKTANT: tech. ADAM PRACIER upr. Nr 259/85 i 42/93 WL.	Uprawniony do projektowania w specjalności inżynierii sanitacyjnej i konstrukcyjno-budowlanej w zakresie sieci i instalacji wod.-kan., c.o., ochrony środowiska i rozwiązań architektonicznych. NR UPR. 259/85 i 42/93 WL.	
ADAM PRACIER			
OPIS RYSUNKU: Przyłącze kanalizacji sanitarnej			
INWESTOR: Kazimiera i Tadeusz Pietrzyk Adrespoł, ul. Klonowa 6	OBIEKT: Przyłącze kanalizacji sanitarnej Adrespoł, ul. Klonowa 6, dz. Nr ewid. 79/3 i 79/4	Zakład Projektowania i Nadzoru Budowlanego ADPRO ul. Sprynterów 3/5 M 40 94-002 ŁÓDŹ TEL. 0-42-686-15-41 : 0-601253602	

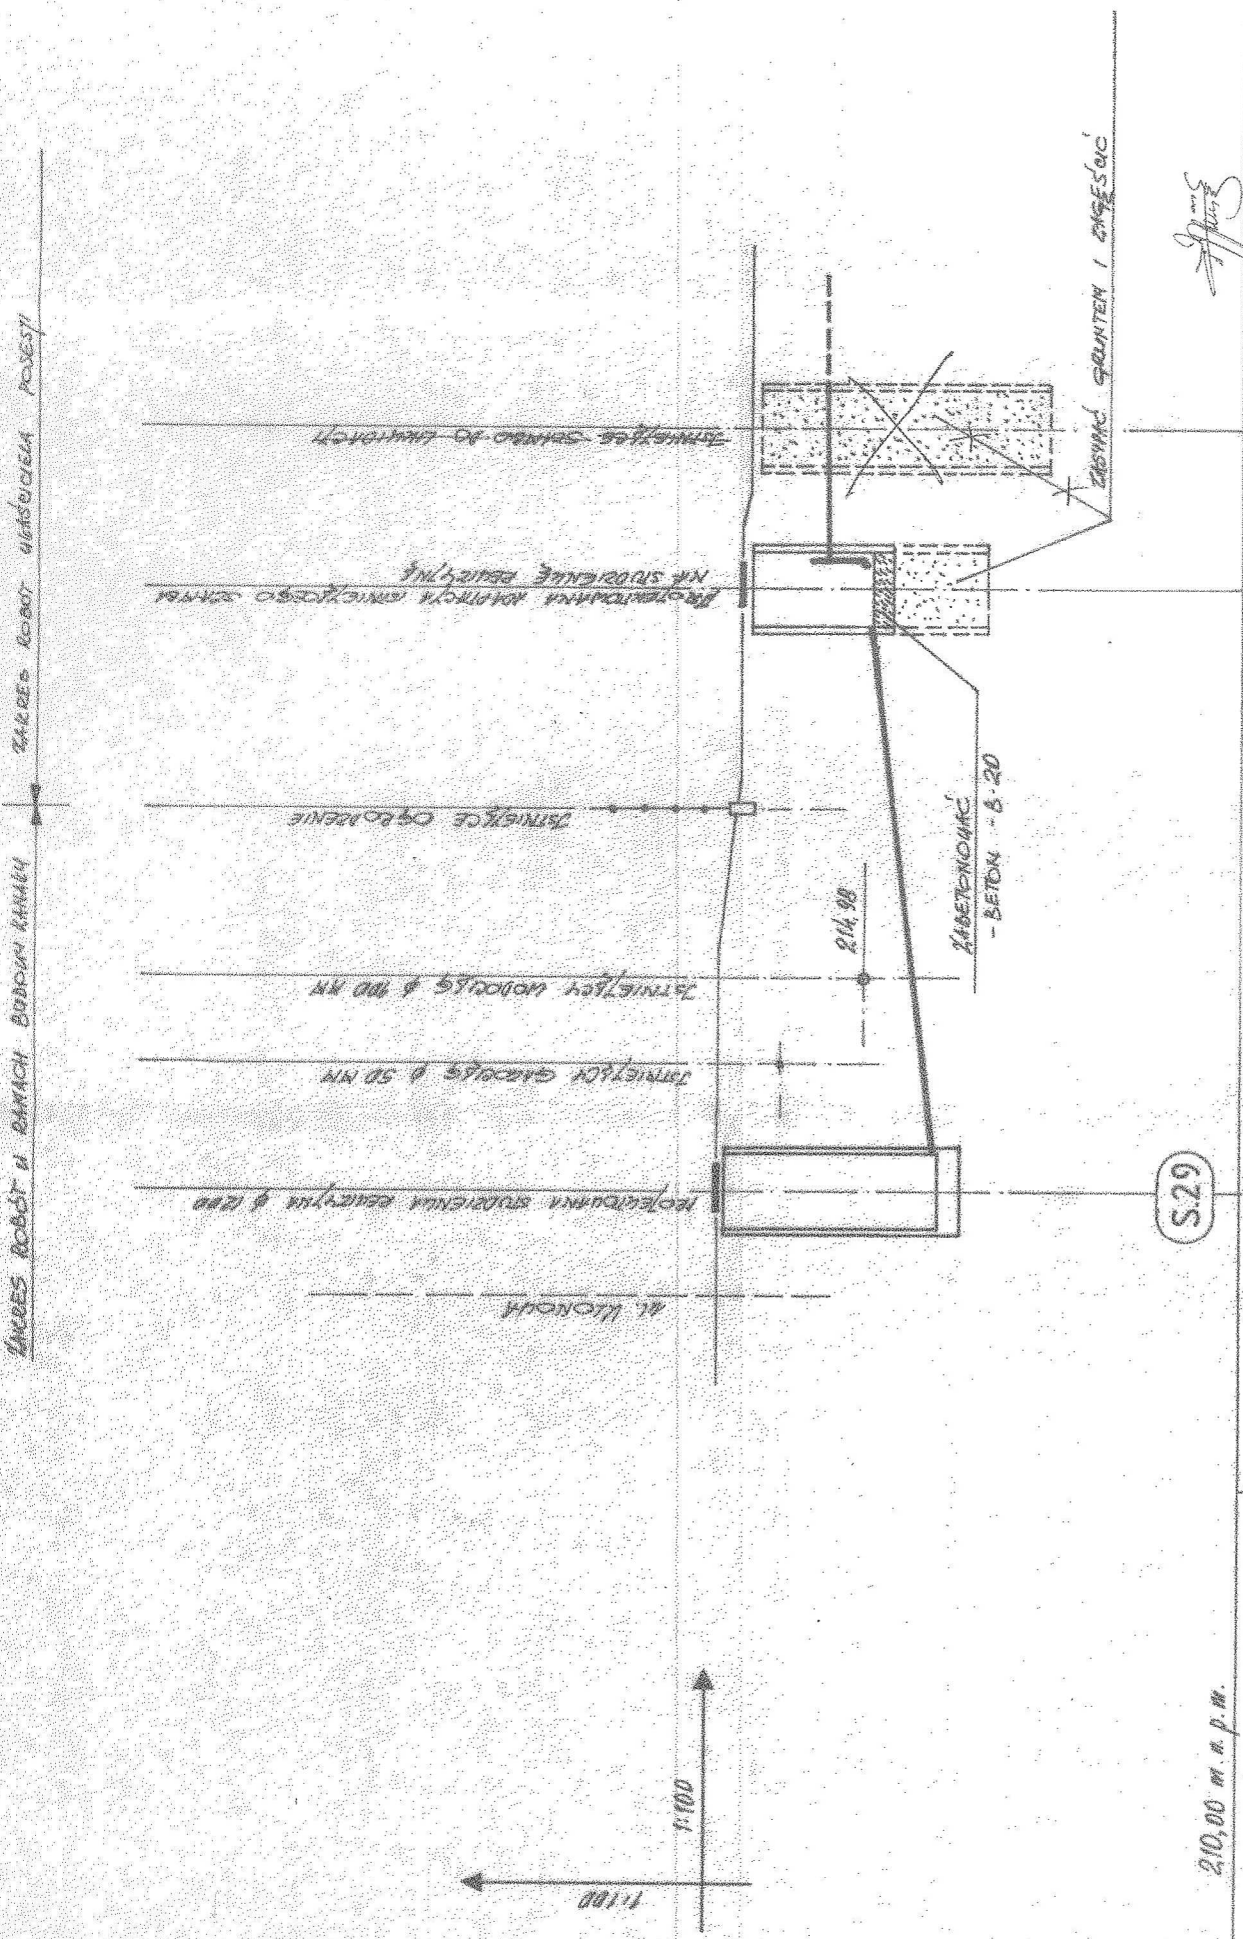

RZĘDNA TERENU 210,00 m.n.p.m.	215,50	216,55	18,10	10,30	5,80	0,00
	215,50	216,50	10,30	5,80	0,00	
RZĘDNA DŃA KANALU 214,14	215,50	216,50	1,10	2,15	2,14	2,91
ZAGŁĘBIENIE 1,40	215,50	216,50	1,10	2,15	2,14	2,91
SPADEK / MATERIAL i = 5‰ NC Ø 0,16 SN 8	215,50	216,50	1,10	2,15	2,14	2,91
DŁUGOŚCI NARASTAJĄCE 5,10	215,50	216,50	1,10	2,15	2,14	2,91
DŁUGOŚĆ ODCINKA 1,90	215,50	216,50	1,10	2,15	2,14	2,91


INWESTOR: Aneta, Janusz i Dorota Smoleń Tomasz, Joanna i Adam Sosulski Teresa i Antoni Josko Andrespol, ul. Klonowa 8	OBIEKT: Przyłącze kanalizacji sanitarnej Andrespol, ul. Klonowa 8, dz. Nr ewid. 79/5	OPIS RYSUNKU: Przyłącze kanalizacji sanitarnej	
		KRESIŁA: tech. ADAM PRACIER upr. Nr 259/85 i 42/93 WL. PROJEKTANT: tech. ADAM PRACIER upr. Nr 259/85 i 42/93 WL.	
Branża: Sieci kanalizacyjne		Data: 06.2006	
Skala: 1:100		Nr D.P.R. 233/M/05/42/93 WL. 37.	

Zakład Projektowania i Nadzoru Budowlanego
ADPRO ADAM PRACIER
 94-002 ŁÓDŹ UL. SPRINTERÓW 3/5 M 40
 TEL. 0-42 686-15-41 : 0-601253602

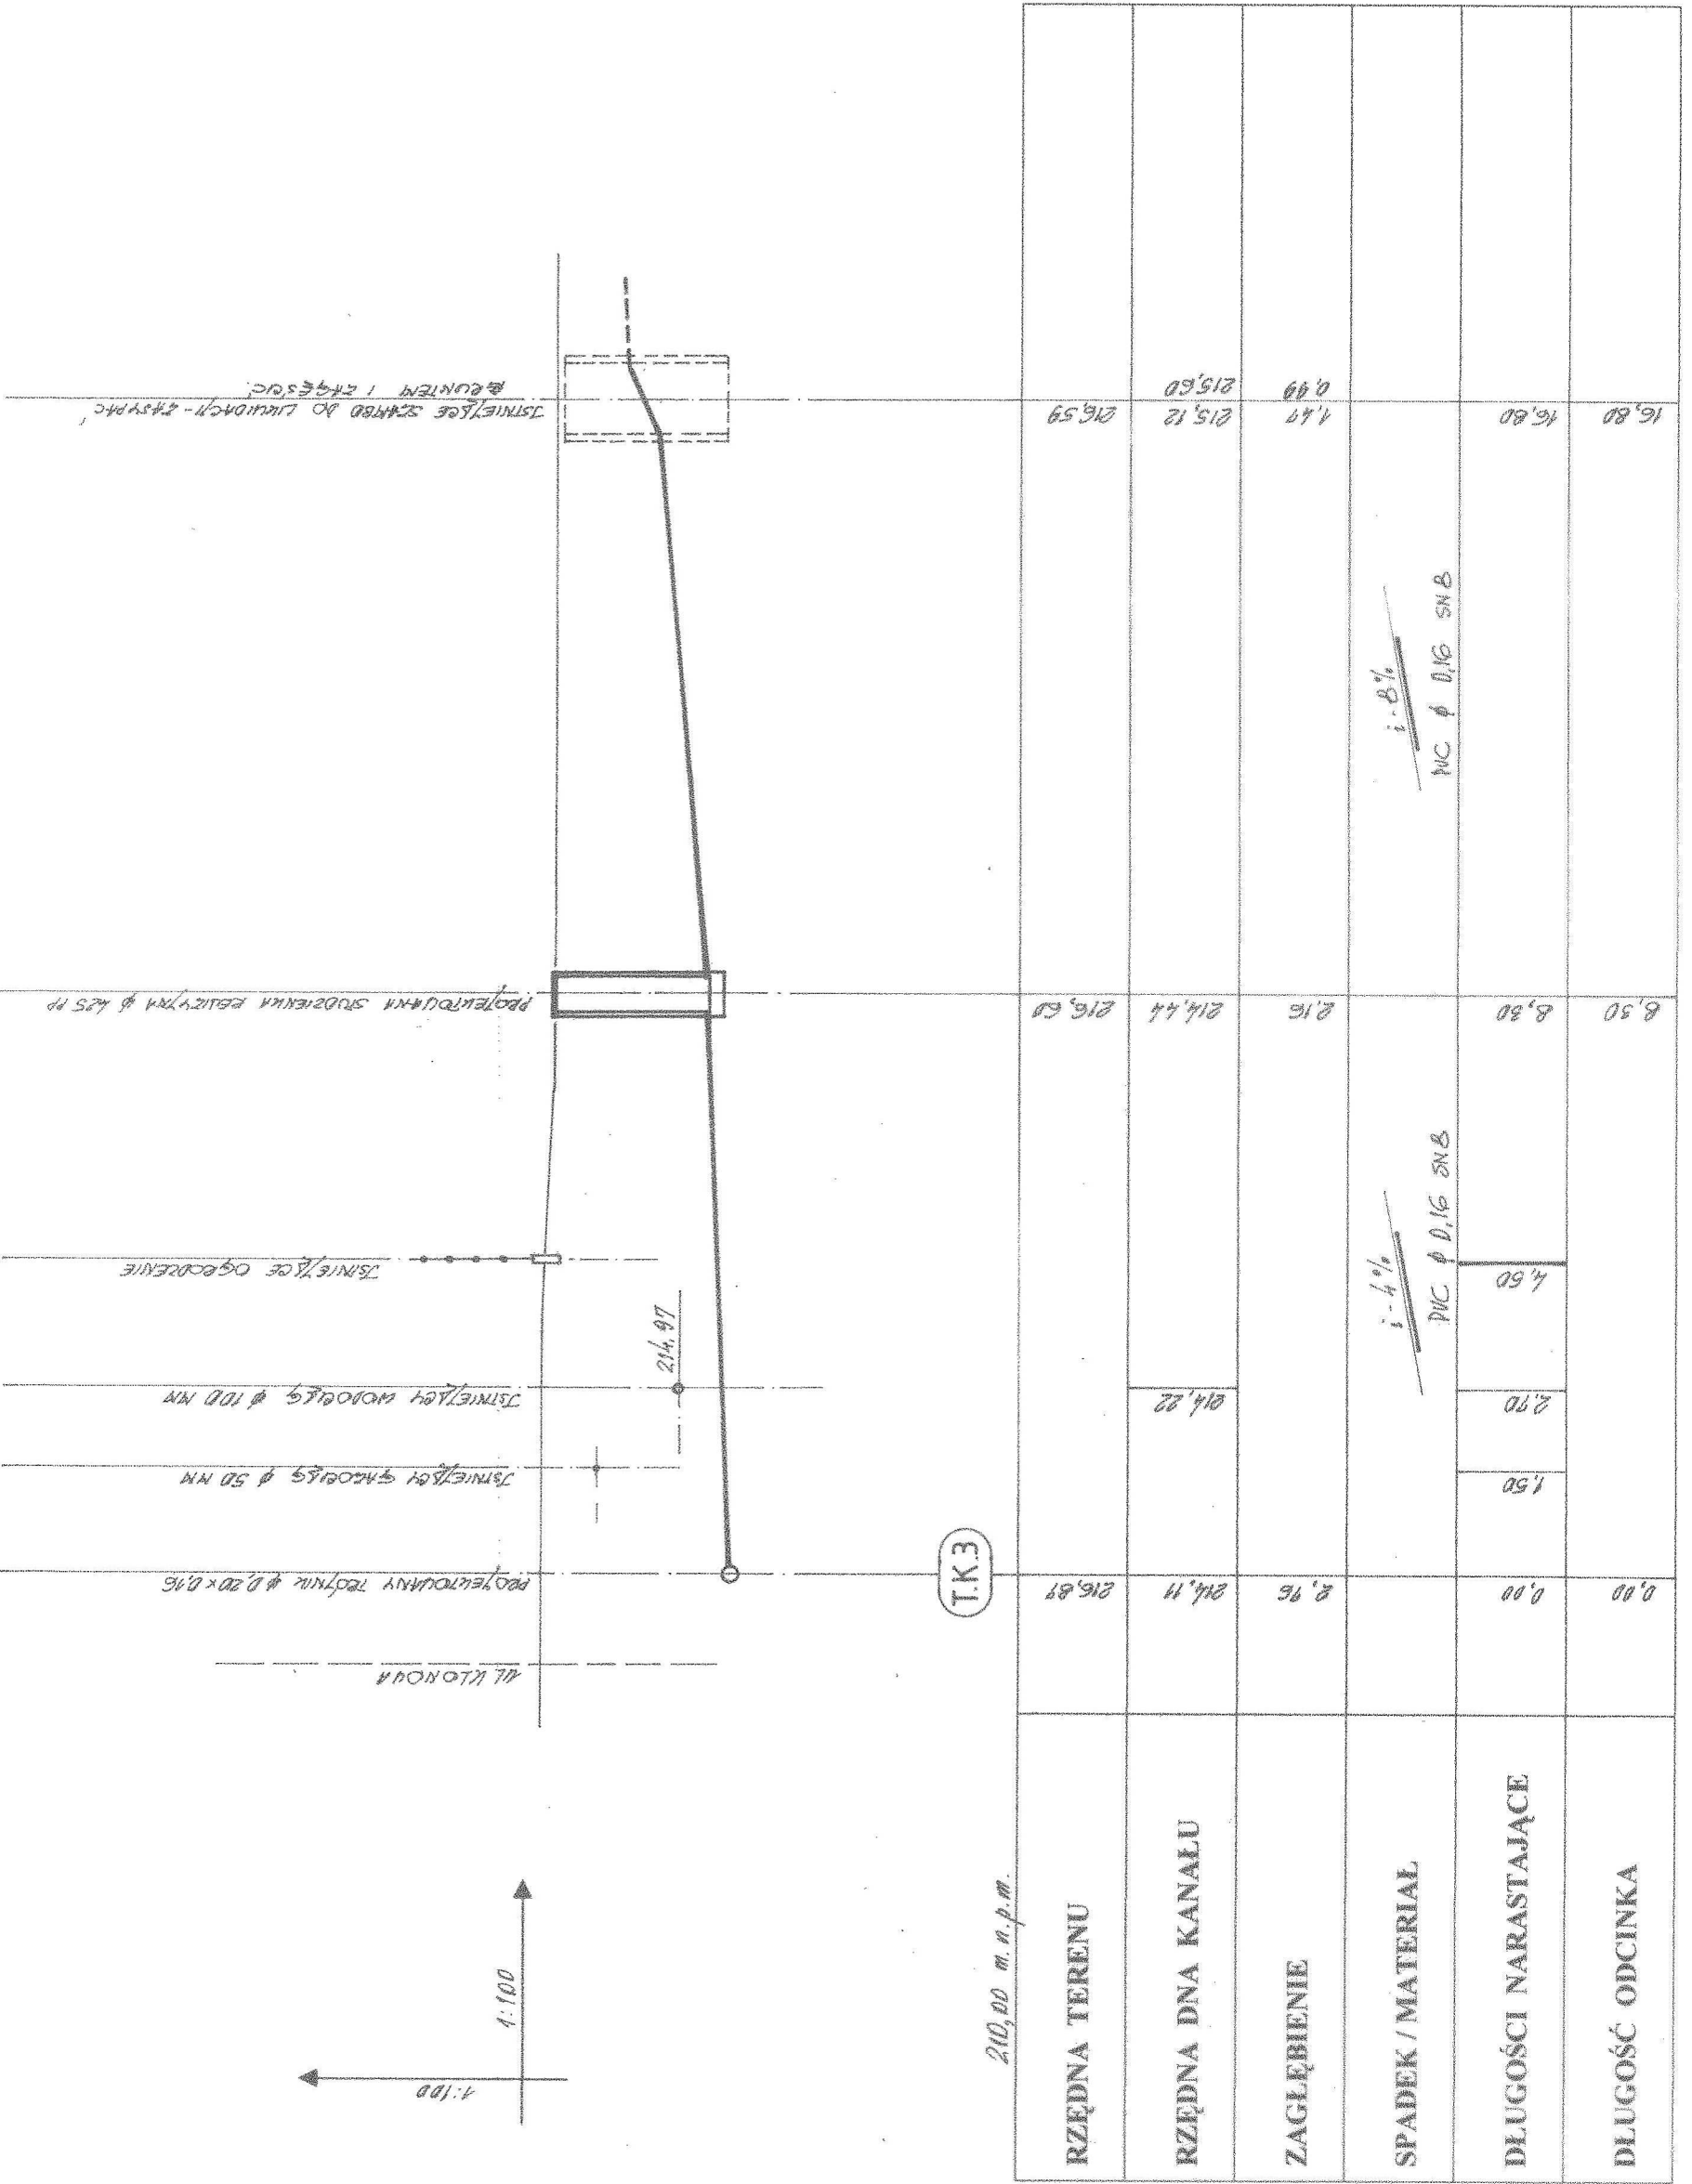

ZAKRES ROBÓT W RAMACH BUDOWY KANALU

ZAKRES ROBÓT W OBCY WŁASNOŚCI POSIĘSI

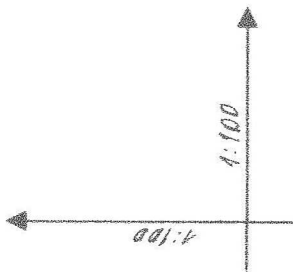

TK3

210,00 m.n.p.m.


ZAKRES ROBÓT W ZAKRESIE BUDOWY KANALU

ZAKRES ROBÓT WRAZ Z KANALIZACJĄ POSESTWI

DLUGOŚĆ ODCINKA	DLUGOŚCI NARASTAJĄCE	SPADEK / MATERIAL	ZAGŁĘBIENIE	RZĘDNA DŃA KANALU	RZĘDNA TERENU
0,00	0,00		2,45	214,25	216,70
	1,70	PVC Ø 0,16 SNB i = 2%			
	2,80				
	4,80				
8,60	8,60		2,28	214,42	216,70
	12,70	PVC Ø 0,16 SNB i = 3%			
	15,50				
	21,00				
	35,10		1,49	215,15	216,64
	41,10			215,55	
	44,20		1,18	215,42	216,60
47,30	47,30		0,99	215,52 215,60	216,59


210,00 m.n.p.m.


TK4

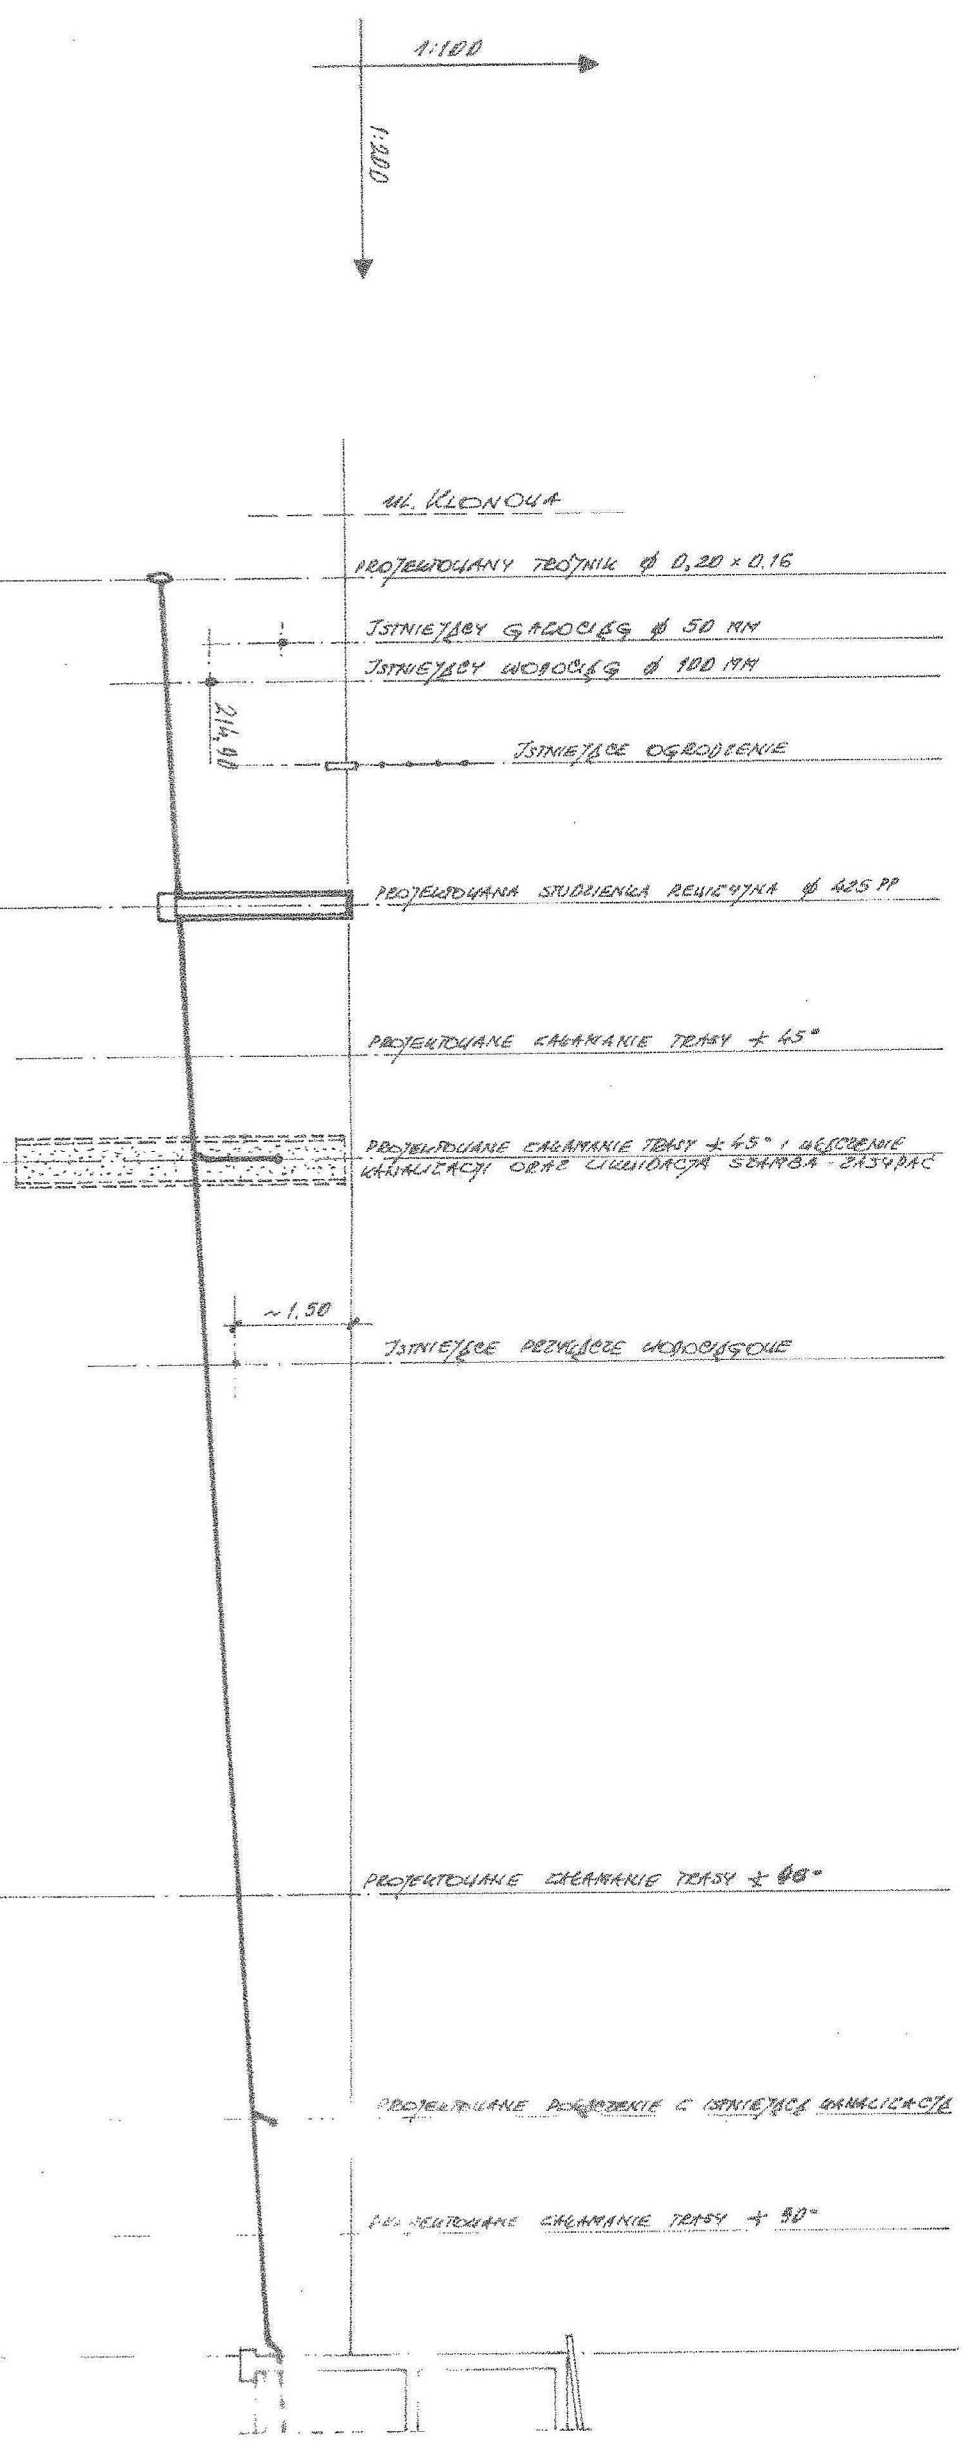

Projekt jest własnością Z.P. IN. B. „ADPRO” wszelkie prawa autorskie zastrzeżone ZAKŁAD PROJEKTOWANIA I NADZORU BUDOWLANEGO ADPRO ADAM PRAGIER 94-002 ŁÓDŹ UL. SPRIINTERÓW 3/5 M 40 TEL. 0 42 686 15-41 0-601233602	
INWESTOR: Aneta, Janusz i Dorota Smoleń Tomasz, Joanna i Adam Sosulski Teresa i Antoni Josko Andrespol, ul. Klonowa 8	OBIEKT: Przyłącze kanalizacji sanitarnej Andrespol, ul. Klonowa 8, dz. Nr ewid. 79/5



ZAKŁAD PROJEKTOWANIA I NADZORU BUDOWLANEGO ADPRO ADAM PRAGIER 94-002 ŁÓDŹ UL. SPRINTERÓW 3/5 M 40 TEL.: 0-42 686-15-41 : 0-601253602		INWESTOR: Janina i Zdzisław Wozny Adrespol, ul. Klonowa 10	
OBIEKT: Przyłącze kanalizacji sanitarnej Adrespol, ul. Klonowa 10, dz. Nr ewid. 80/8		OPIS RYSUNKU: Przyłącze kanalizacji sanitarnej	
KREŚCIŁ: tech. ADAM PRAGIER upr. Nr 259/85 i 42/93 WL. (Signature)		PROJEKTANT: tech. ADAM PRAGIER upr. Nr 259/85 i 42/93 WL.	
SKALA: 1 : 100/200		SIĘĆ KANALIZACYJNE	
DATA: 06.2006		NR RYS. 39	

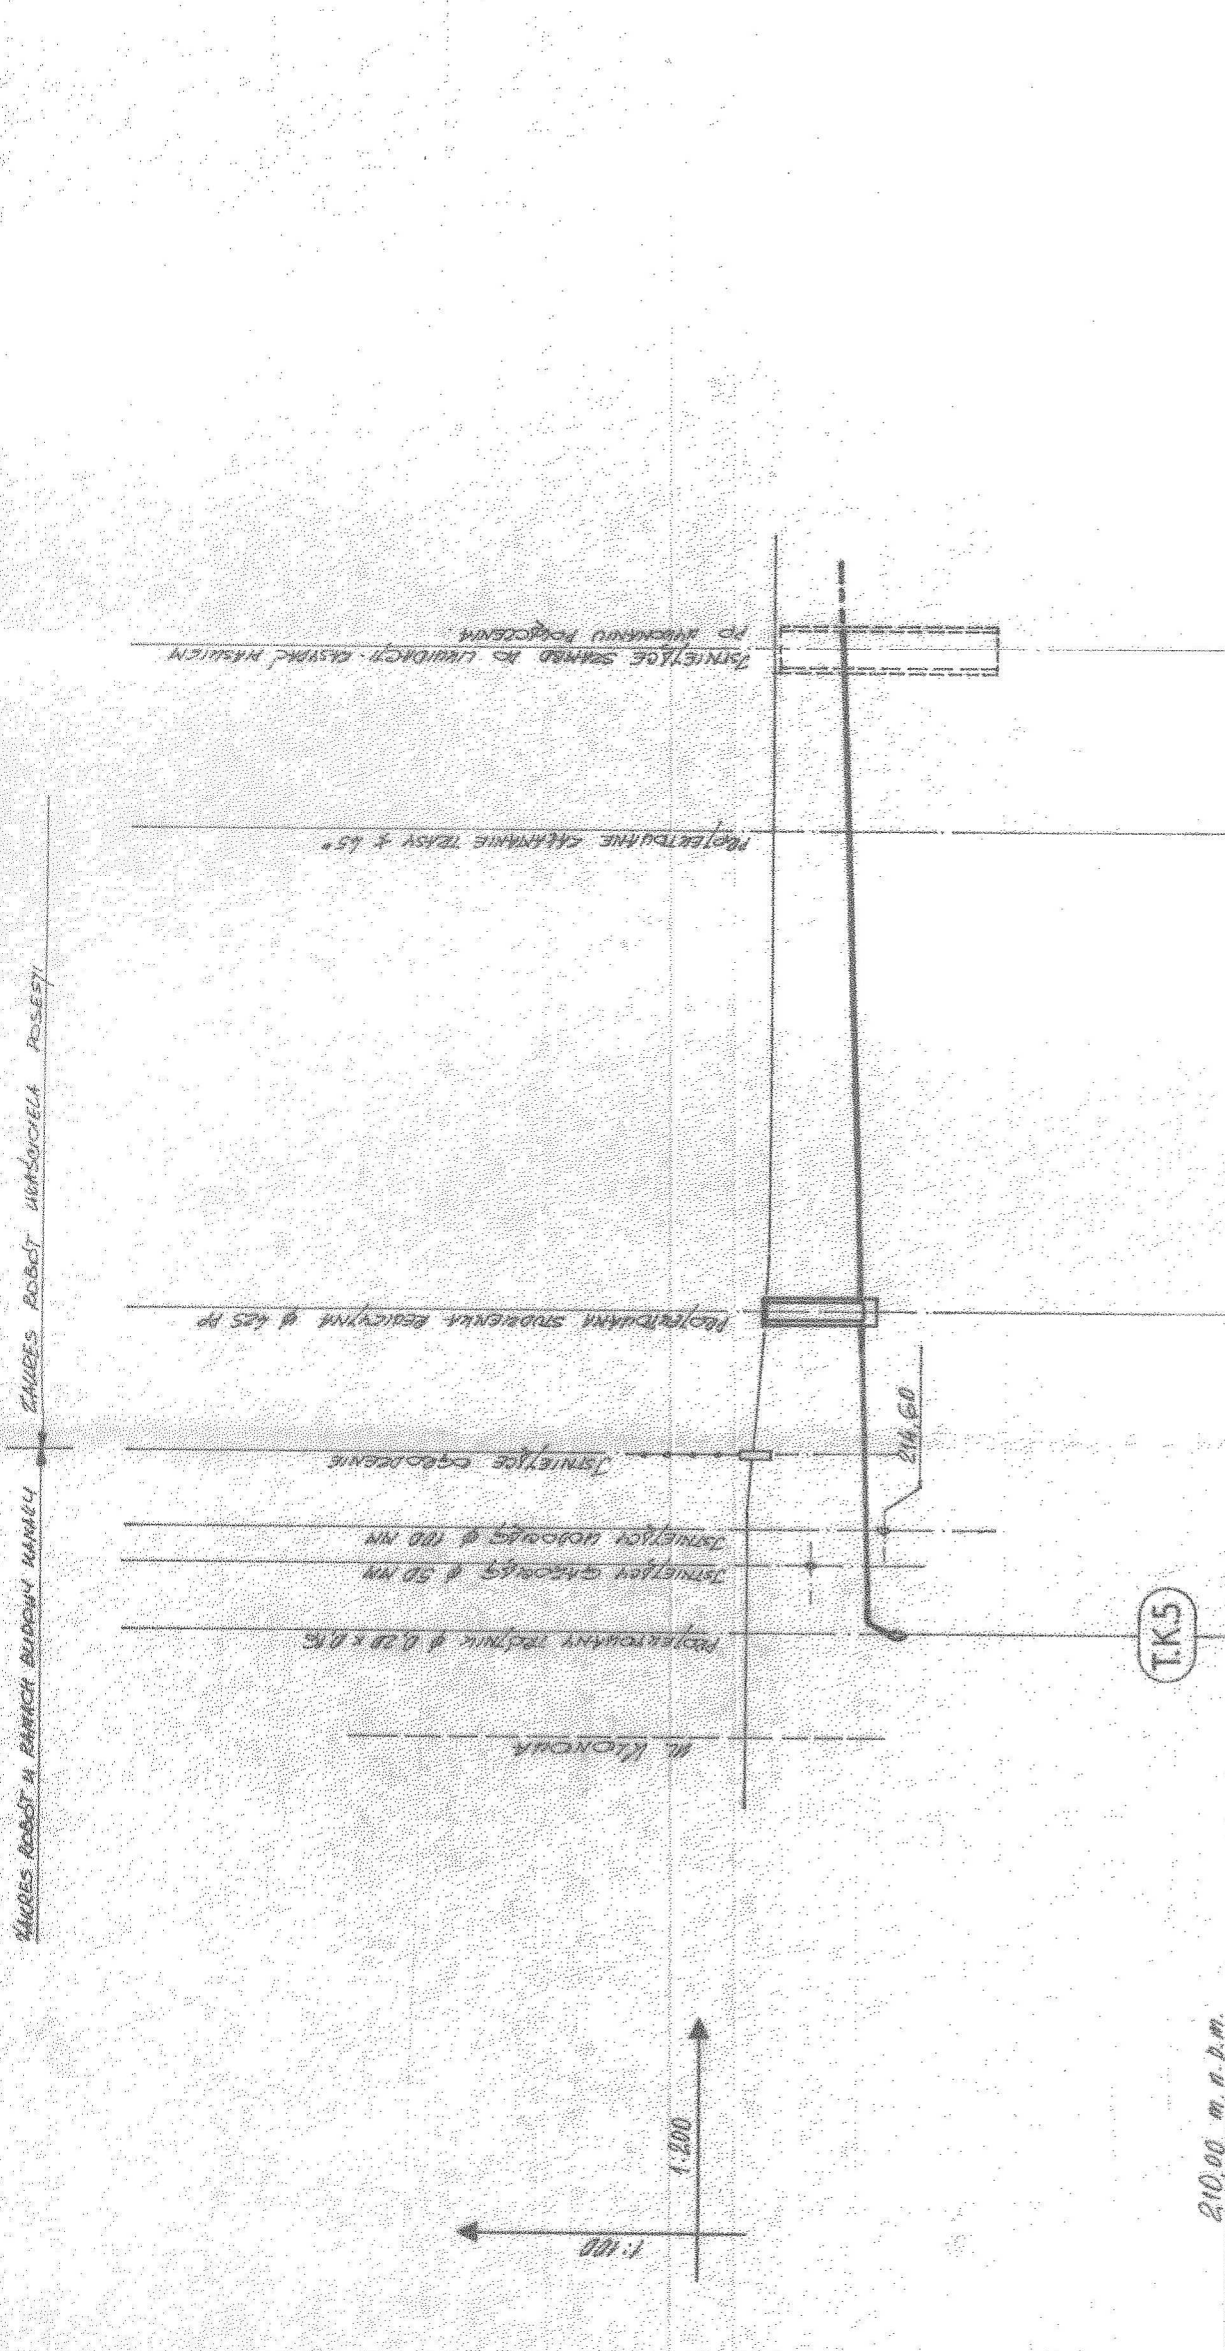

	ZAKŁAD PROJEKTOWANIA I NADZORU BUDOWLANEGO ADPRO ADAM PRACIER 94-002 ŁÓDŹ UL. SPRINTERÓW 3/5 M 40 TEL. 0-42-696 15-41 ; 0-60123602	INWESTOR: Bronisława i Jerzy Woźny Adrespol, ul. Klonowa 10 a	OBIEKT: Przyłącze kanalizacji sanitarnej Adrespol, ul. Klonowa 10 a, dz. Nr ewid. 80/7
		OPIS RYSUNKU: Przyłącze kanalizacji sanitarnej	KRĘSIŁO: tech. ADAM PRACIER upr. Nr 259/85 i 42/93 WL. PROJEKTANT: tech. ADAM PRACIER upr. Nr 259/85 i 42/93 WL. BRANŻA: Sieci kanalizacyjne DATA: 06.2006 NR RYS: 40.

ZAKRES ROBÓT W BIAŁYM BUDOWY KANALU

ZAKRES ROBÓT W BIAŁYM WYKONANIE PRACI

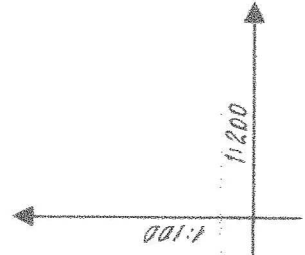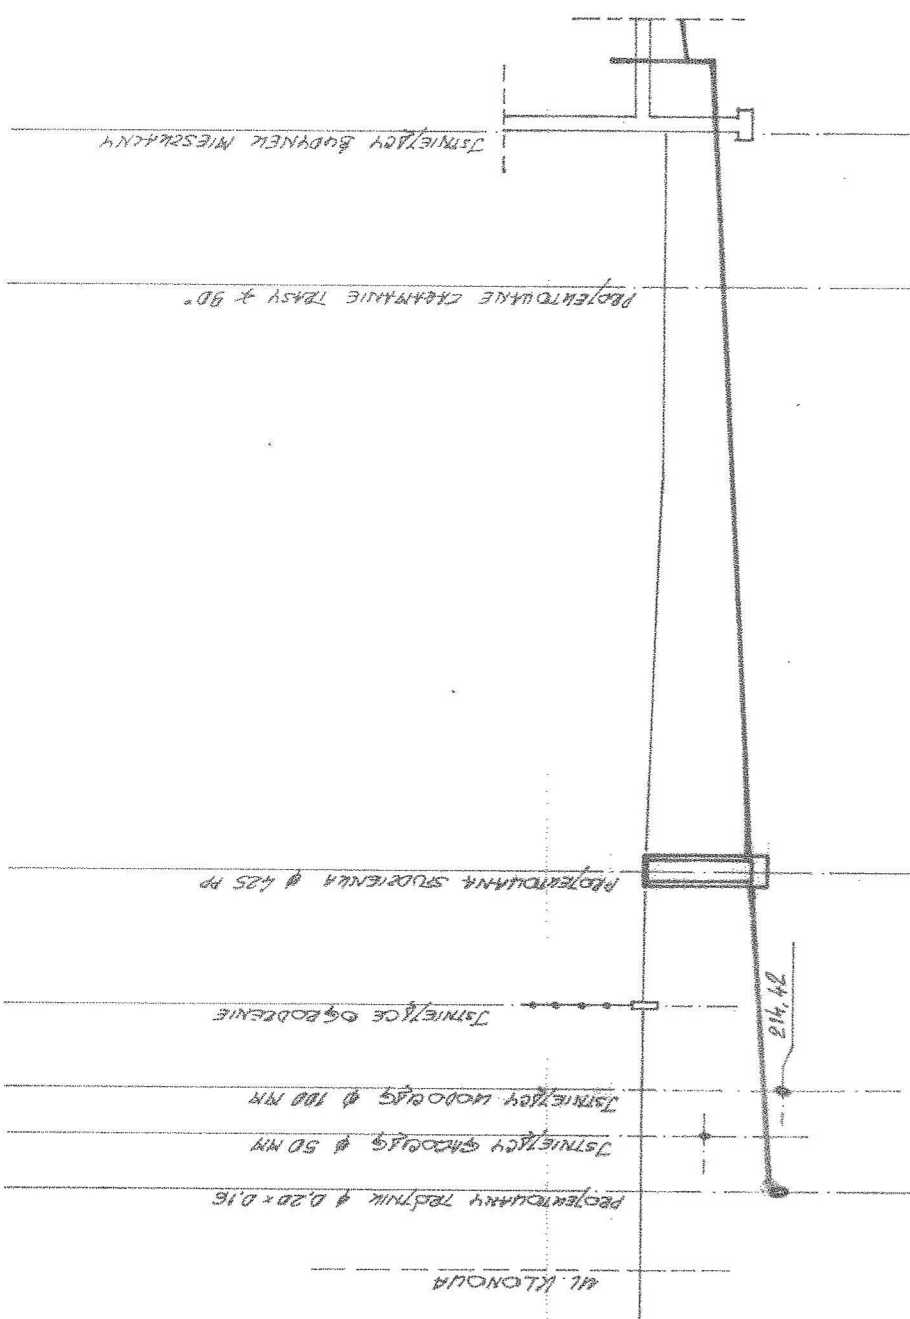


TK6

2.10.00 m.n.p.m.

DLUGOŚĆ ODCINKA	DLUGOŚCI NARASTAJĄCE	SPADEK / MATERIAL	ZAGŁĘBIENIE	RZĘDNA DŃA KANALU	RZĘDNA TERENU
0.00	1.50	$i = 1.5\%$ PVC Ø 0.16 S18 B	1.56	216.54	216.22
	2.60		216.71		
	4.90				
8.40	8.40	$i = 2.5\%$ PVC Ø 0.16 S18 B	1.40	214.99	216.19
28.10	28.10		0.82	215.18	216.00
			0.72	215.28	216.00


ZAKŁAD PROJEKTOWANIA I NADZORU BUDOWLANEGO ADPRO ADAM PRAGIER 94-002 ŁÓDŹ UL. SPRINTERÓW 3/5 M 40 TEL : 0 - 42 - 686 - 15 - 41 : 0-601253602	INWESTOR: Ryszard Waszczykowski Andrzejski, ul. Klonowa	OPIS RYSUNKU: Przyłącze kanalizacji sanitarnej	KRS: ILL tech. ADAM PRAGIER upr. Nr 259/85 i 42/93 WL. PROJEKTANT: tech. ADAM PRAGIER upr. Nr 259/85 i 42/93 WL.	SKALA: I : 100 BRANŻA: Sieci kanalizacyjne	DATA: 06.2006 NR RYS: 41.
	ADAM PRAGIER Oprawiony do projektowania w specjalności inżynierskiej i konstrukcyjno-budowlanej w zakresie sieci i instalacji wod.-kan., c.o., ochrony środowiska i rozwiązań architektonicznych. NR UPR. 259/85 i 42/93 WL.				

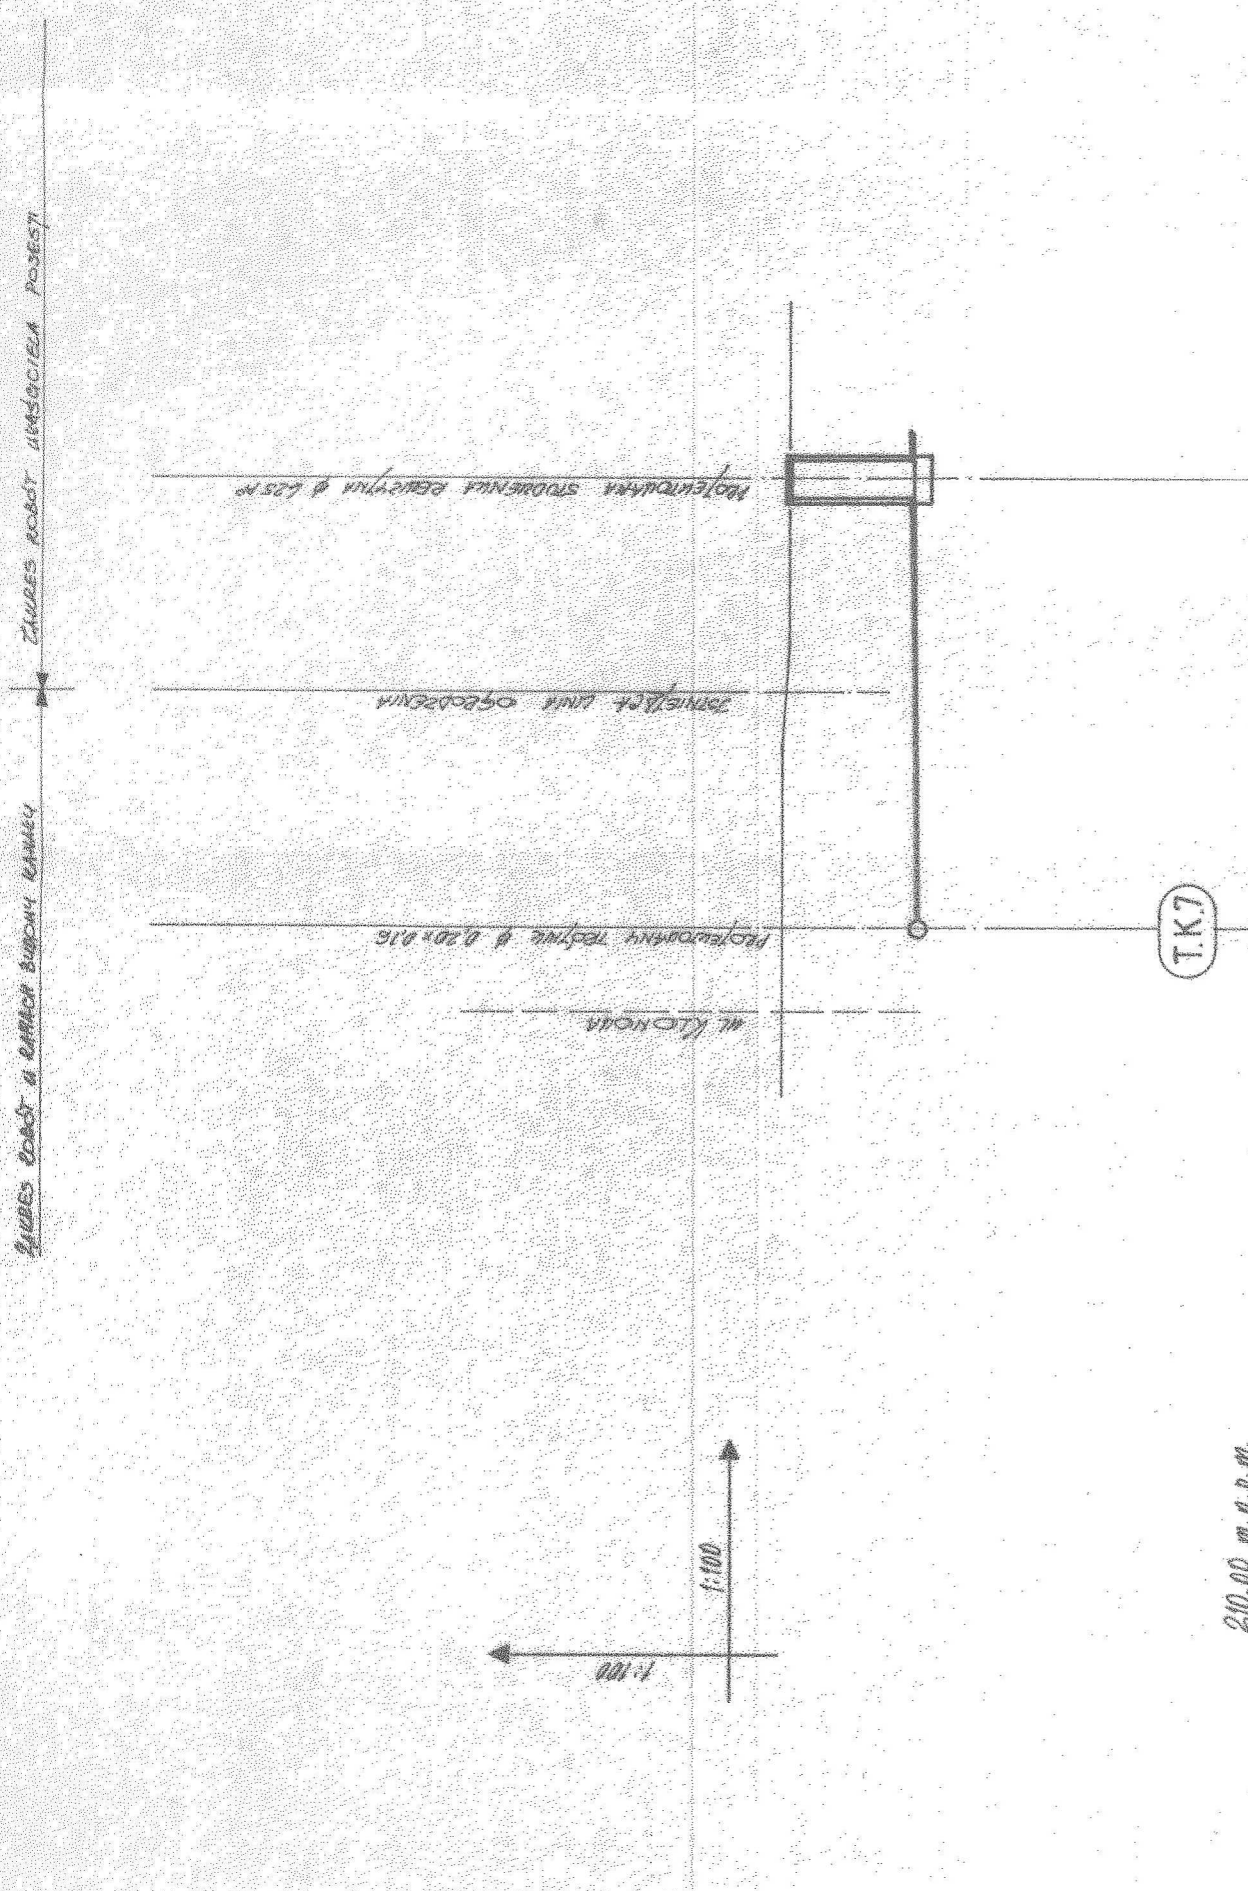

RZĘDNA TERENU	216,28	216,28	0,00	5,90	5,90
RZĘDNA DŃA KANAŁU	214,49	216,61	4,59	5,10	5,90
ZAGŁĘBIENIE	1,99	4,59			
SPADEK / MATERIAL					
DLUGOŚCI NARASTAJĄCE					
DLUGOŚĆ ODCINKA					

210,00 m. n. p. m.



Projekt jest własnością Z.P. i N.B. ADPRO - wszelkie prawa autorskie zastrzeżone ZAKŁAD PROJEKTOWANIA I NADZORU BUDOWLANEGO ADPRO <small>sp. z o.o.</small> ADAM PRAGIER 94-002 ŁÓDŹ UL. SPRINTERÓW 3/5 M 40 TEL. 0-42 686-15-11 ; 0-601253602		INWESTOR: Anna, Filip i Wojciech Papierak Adrespol, ul. Klonowa 11
OPIS RYSUNKU: Przyłącze kanalizacji sanitarnej		KRĘSIŁ: tech. ADAM PRAGIER upr. Nr 259/85 i 42/93 WL. PROJEKTANT: tech. ADAM PRAGIER upr. Nr 259/85 i 42/93 WL.
SKALA: 1 : 100	DATA: 06.2006	BRANŻA: Sieci kanalizacyjne
ADAM PRAGIER Wyprawniony do projektowania w specjalności inżynierskiej i konstrukcyjno-budowlanej w zakresie sieci i instalacji wod-kan, c.o., ochrony środowiska i rozwiązań architektonicznych. NR UPR. 259/85 i 42/93 WL.		
NR RYS. 42.		

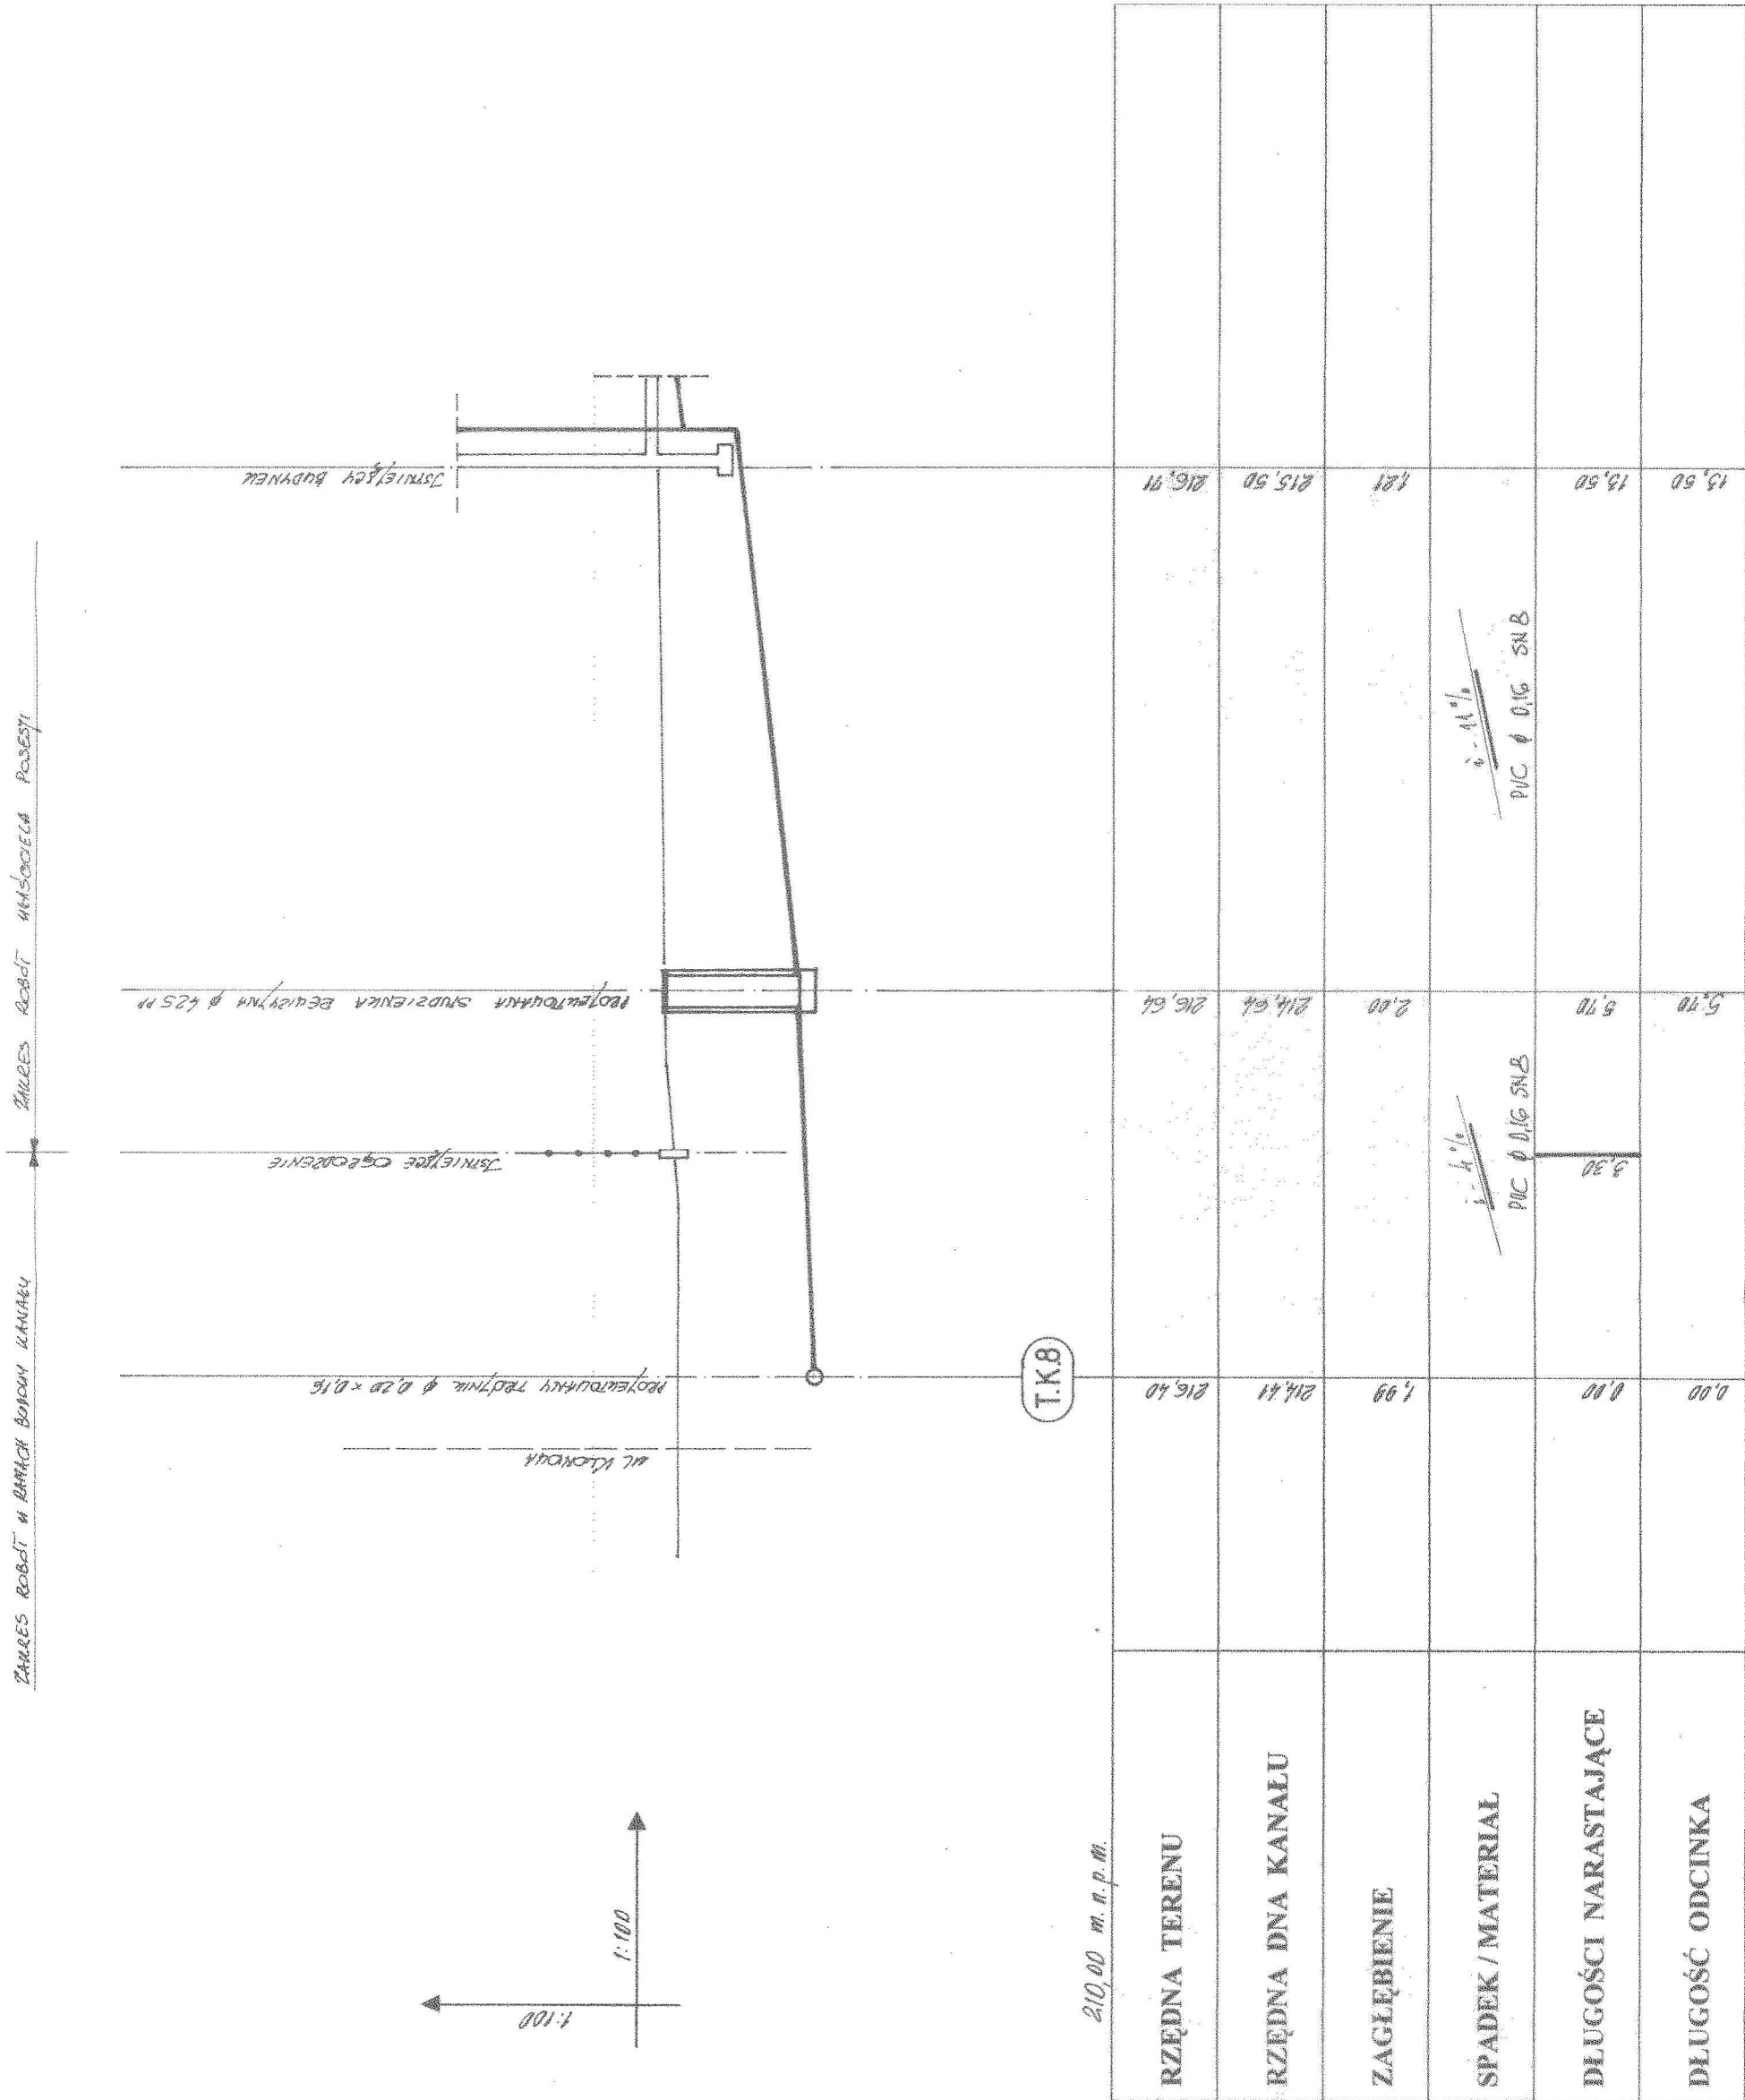

RZĘDNA TERENU	210,00	216,40	216,41	215,50	216,71	18,50
RZĘDNA DŃA KANAŁU			214,64	215,50	216,71	18,50
ZAGŁĘBIENIE		1,99	2,00	1,21		
SPADEK / MATERIAL						$\frac{1}{4} \%$ PVC Ø 0,16 SNB
DLUGOŚCI NARASTAJĄCE		0,00	3,30	5,70	18,50	
DLUGOŚĆ ODCINKA						

ZAKRES ROBÓT I RAMIACH BUDOWY KANAŁU


ZAKRES ROBÓT WYKONANIE POSIĘSI

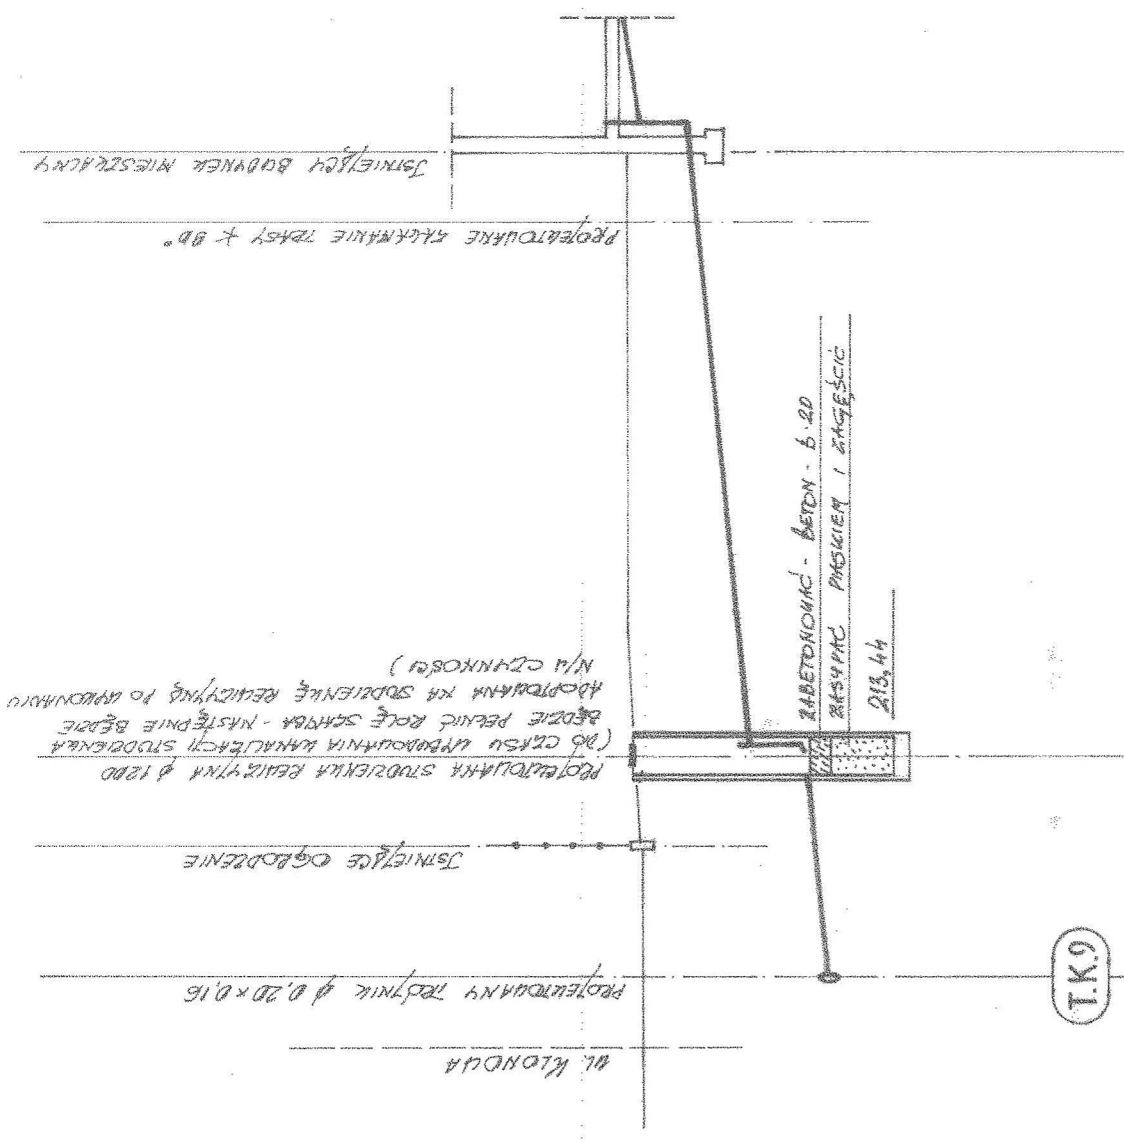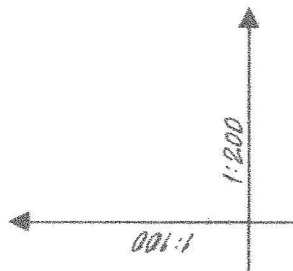


DLUGOŚĆ ODCINKA	DLUGOŚCI NARASTAJĄCE	SPADEK / MATERIAL	ZAGŁĘBIENIE	RZĘDNA DŃNA KANAŁU	RZĘDNA TERENU
0,00	0,00	2,46	215,30	216,80	216,91
5,90	3,50	8,25	215,30	216,80	216,90
21,90	20,10	0,80	216,01	216,10	216,90

210,00 m. n. p. m.


KRESLĄCY: tech. ADAM PRAGIER upr. Nr 259/85 i 42/93 WL. PROJEKTANT: tech. ADAM PRAGIER upr. Nr 259/85 i 42/93 WL.	SKALA: 1 : 100/200	SIĘĆ: kanalizacyjna	DATA: 06.2006	NR RYS: 43.
	INWESTOR: Ewa i Stanisław Pietruszka Adrespol, ul. Klonowa 9 OBIEKT: Przyłącze kanalizacji sanitarnej Adrespol, ul. Klonowa 9, dz. Nr ewid. 88/4			
OPIS RYSUNKU: Przyłącze kanalizacji sanitarnej ADAM PRAGIER				
Uprawniony do projektowania w specjalności inżynierskiej (projektowanie i konstruowanie) w zakresie sieci i instalacji wod.-kan., c.o., ochrony środowiska i rozwiązań architektonicznych NR UPR. 259/85 i 42/93 WL.				
ZAKŁAD PROJEKTOWANIA I NADZORU BUDOWLANEGO ADPRO ADAM PRAGIER 94-002 ŁÓDŹ UL. SPRINTERÓW 3/5 M 40 TEL. 0 42 686 15 41 : 0 601235602				

Projekt jest własnością Z.P. i N.B. ADPRO - wszelkie prawa autorskie zastrzeżone ZAKŁAD PROJEKTOWANIA I NADZORU BUDOWLANEGO ADPRO ADAM PRAGIER 94-002 ŁÓDŹ UL. SPRIINTERÓW 3/5 M 40 TEL. /0-42/ 686-15-41 ; 0-601253602		INWESTOR: Alina i Jan Roszkowski Joanna Nawrocka i Mirosław Jankowiak Alicja i Zbigniew Płaszczewicz Andrzej ul. Klonowa 7	OPIS RYSUNKU: Przyłącze kanalizacji sanitarnej	KRYSLU: ADAM PRAGIER	PROJEKTANT: tech. ADAM PRAGIER upr. Nr 259/85 i 42/93 WL. tech. ADAM PRAGIER upr. Nr 259/85 i 42/93 WL.	SKALA: 1 : 100 / 200	BRANŻA: Stal kanalizacyjna	DATA: 06.2006	NR RIS: 44
		OBIKT: Przyłącze kanalizacji sanitarnej Andrzej ul. Klonowa 7, dz. Nr ewid. 88/1 i 87	ADAM PRAGIER	ADAM PRAGIER Przewidywany do projektowania w specjalności inżynierskiej i konstrukcyjno-budowlanej w zakresie sieci i instalacji wod.-kan., c.o., ochrony środowiska i rozrządów architektonicznych NR UPB. 259/85 i 42/93 WL.					

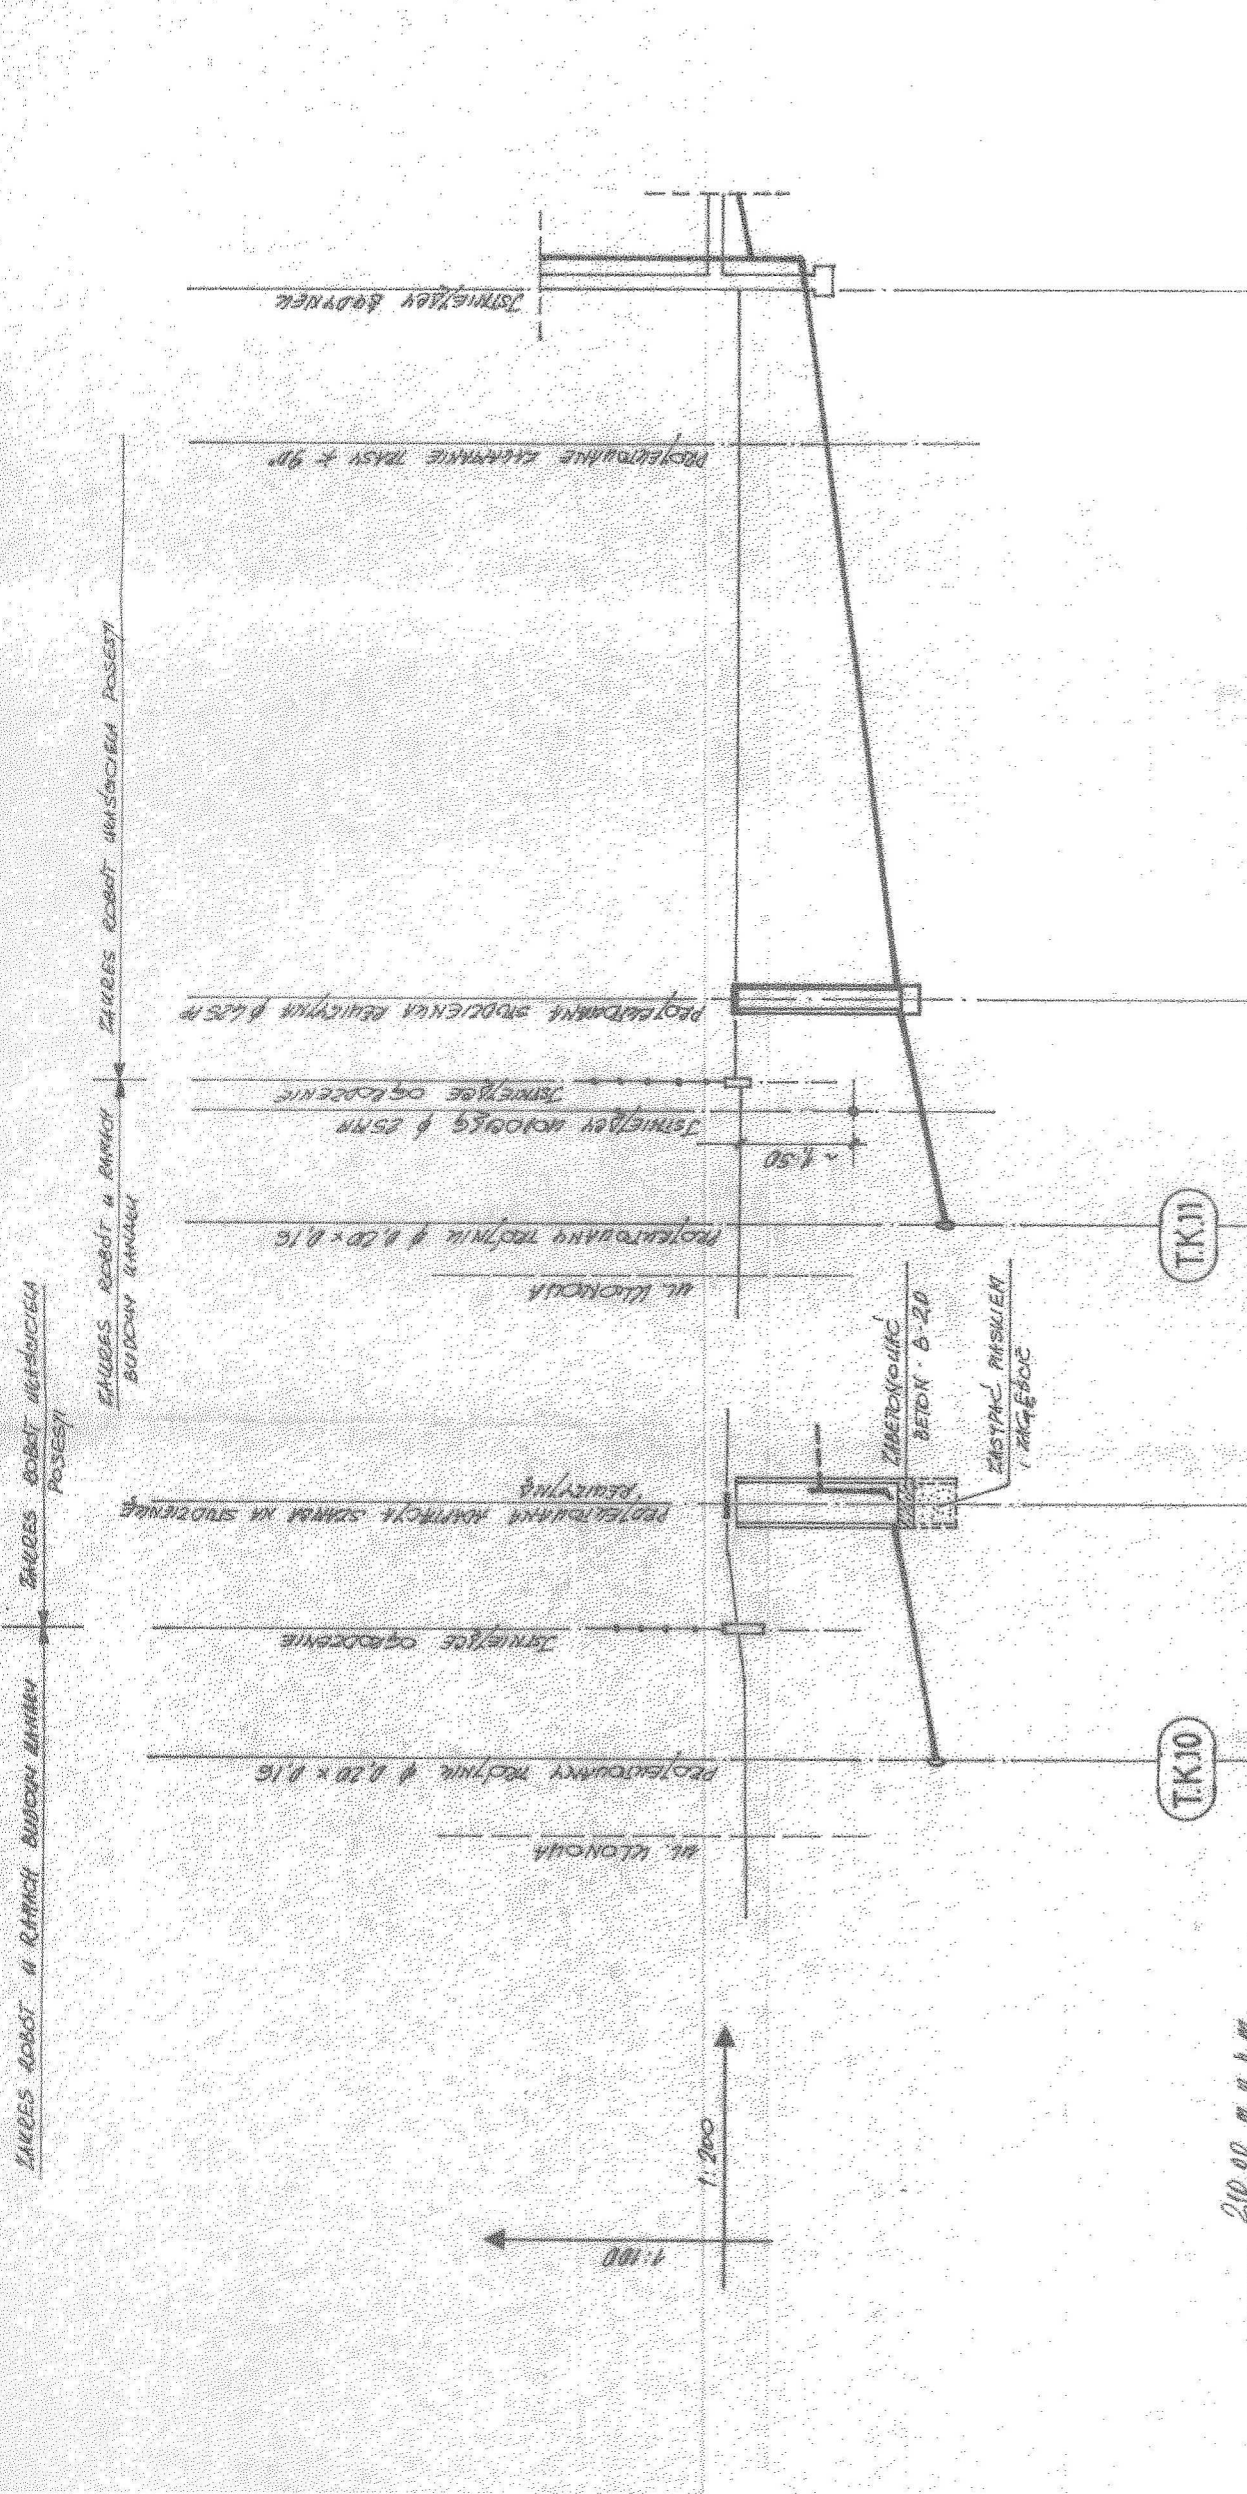

210,00 m. n. p. m.	TK10	TK11	TK12	TK13	TK14	TK15	TK16	TK17	TK18	TK19	TK20
RZEDNA TERENU	216,95	216,86	216,86	216,86	216,86	216,86	216,86	216,86	216,86	216,86	216,86
RZEDNA DNA KANALU	216,83	217,03	217,15	217,27	217,41	217,56	217,72	217,89	218,07	218,26	218,46
ZAGŁĘBIENIE	8,52	2,38	2,71	3,04	3,38	3,72	4,06	4,40	4,74	5,08	5,42
SPADEK / MATERIAŁ		9‰	10‰	10‰	10‰	10‰	10‰	10‰	10‰	10‰	10‰
DLUGOŚCI NARASTAJĄCE	1,00	3,40	5,80	8,20	10,60	13,00	15,40	17,80	20,20	22,60	25,00
DLUGOŚĆ ODCINKA	1,00	3,40	5,80	8,20	10,60	13,00	15,40	17,80	20,20	22,60	25,00

SKALA: 1 : 100		SIEĆ KANALIZACYJNE		DATA: 06.2006	NR RYS. 45.
PROJEKTANT: tech. ADAM PRAGIER npr. Nr 259/85 i 42/93 WL.		Uprawniony do projektowania w specjalności instalacyjno-inżynierijnej i konserwacyjno-budowlanej w zakresie sieci i instalacji wod.-kan., c.o., ochrony środowiska i rozwiązań architektonicznych. NR UPR. 259/85 i 42/93 WL.			
INWESTOR: Jądwig i Leopold Płaszkiwicz		ADAM PRAGIER			
OBIEKT: Przyłącze kanalizacji sanitarnej		Adrespol, ul. Klonowa 5, dz. Nr ewid. 86			
OPS RYSUNKU: Przyłącze kanalizacji sanitarnej		ZAKŁAD PROJEKTOWANIA I NADZORU BUDOWLANEGO ADPRO ^{sp. z o.o.} ADAM PRAGIER 94-002 ŁÓDŹ UL. SPYRNTERÓW 3/5 M 40 TEL. 0-42-686 15-41 : 0-601253602			

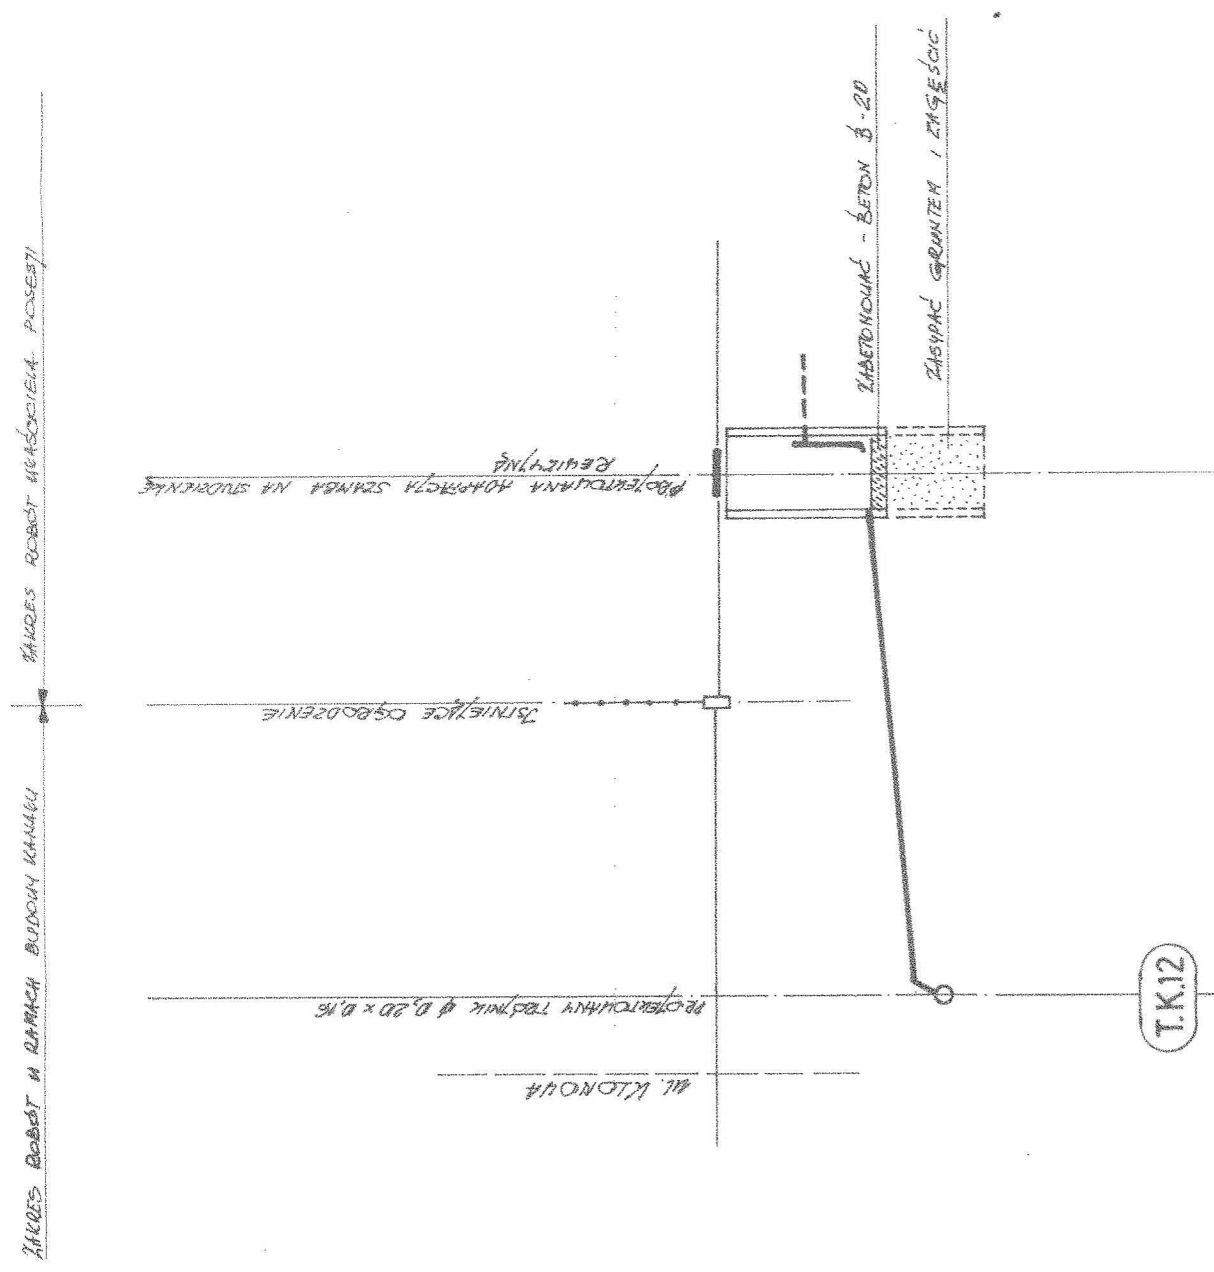


RZĘDNA TERENU	210,00 m n.p.m.	216,87	213,92	216,80	215,60	216,80	216,80	216,80
RZĘDNA DŃA KANALU		213,92	214,25	214,80	215,60	216,80	216,80	216,80
ZAGŁĘBIENIE		2,95	2,62	2,00	1,20	0,00	0,00	0,00
SPADEK / MATERIAL								
DLUGOŚCI NARASTAJĄCE		0,00	3,90	6,90	6,90	6,90	6,90	6,90
DLUGOŚĆ ODCINKA								

ZAKRES ROBÓT W RAMACH BUDOWY KANALU

ZAKRES ROBÓT W RAMACH WYKONANIA POSESTY

ZAKŁAD PROJEKTOWANIA I NADZORU BUDOWLANEGO ADPRO ADAM PRACIER 94-002 ŁÓDŹ UL. SPINTERÓW 3/5 M 40 TEL. / 0-42 / 686-15-41 / 0-601233602		INWESTOR: Bożena, Krystyna, Paweł i Zdzisław Dubia Adrespol, ul. Klonowa 3		SKALA: 1 : 100
OPIS RYSUNKU: Przyłącze kanalizacji sanitarnej		KRZESLÓ: tech. ADAM PRACIER upr. Nr 259/85 i 42/93 WL. PROJEKTANT: tech. ADAM PRACIER upr. Nr 259/85 i 42/93 WL.		SIĘĆ KANALIZACYJNE
ADAM PRACIER Uprawniony do projektowania w specjalności instalacyjno-inżynierskiej i konstrukcyjno-budowlanej w zakresie sieci i instalacji wod.-kan., c.o., ochrony środowiska i rozwiązań architektonicznych. NR UPB. 259/85 i 42/93 WL.		DATA: NR RYS. 46.		06.2006


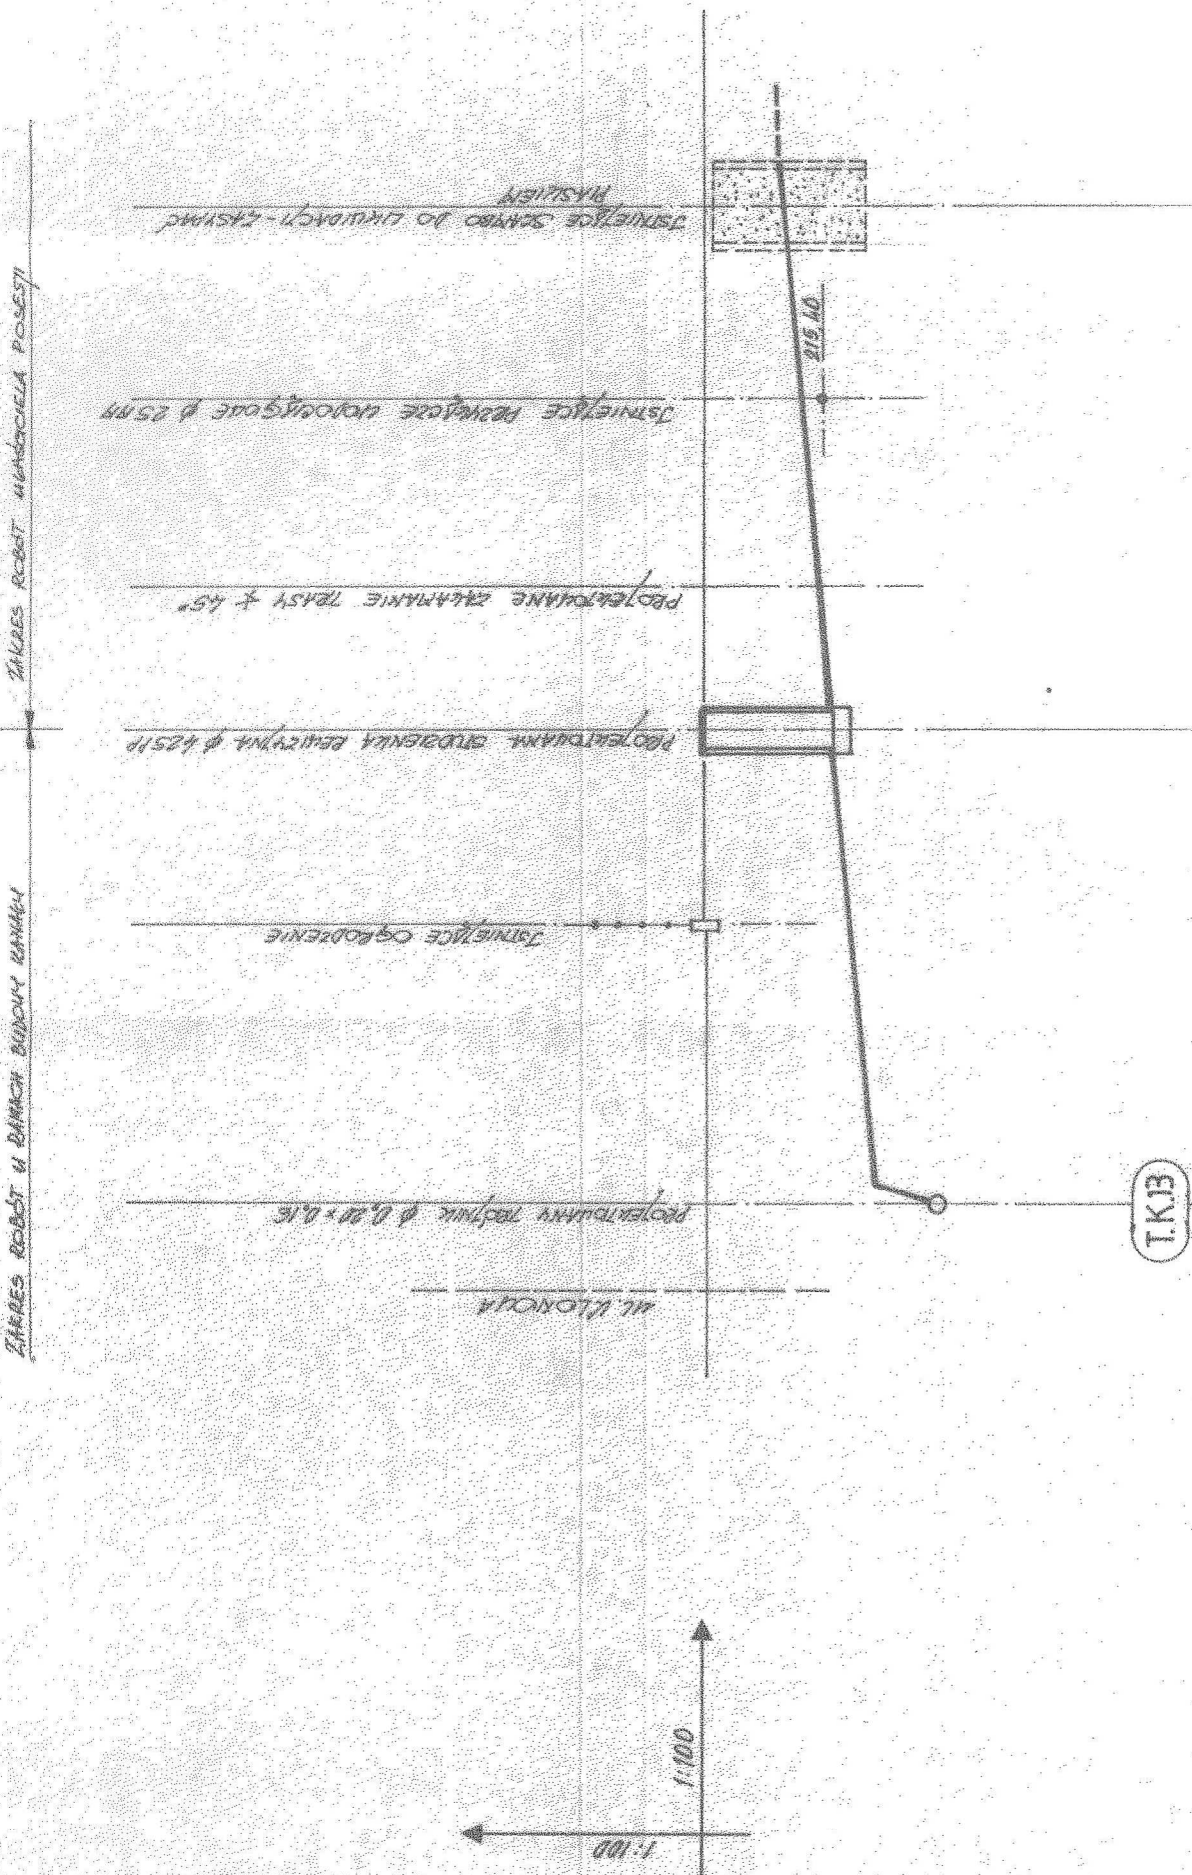


RZĘDNA TERENU	216,87	216,88	216,89	215,30	217,80	215,94	216,00	217,80	13,30	13,30
	2,99	2,88	2,99	1,90	1,00	215,94	1,00	216,00	10,70	13,30
RZĘDNA DNA KANALU										
ZAGŁĘBIENIE										
SPADEK / MATERIAL										
DLUGOŚCI NARASTAJĄCE										
DLUGOŚĆ ODCINKA										

210,00 m.n.p.m.
 i = 10%
 PVC Ø 0,16 ŚN B

Zakład Projektowania i Nadzoru Budowlanego ADPRO "ADAM PRAGIER" 94-002 ŁÓDŹ, UL. SPRINTERÓW 3/5 M 40 TEL. 0-42 686-15-41 ; 0-601253602		INWESTOR: Elzbieta i Jan Cieplucha Andrzeja, ul. Klonowa 1	
OPIS RYSUNKU: Przyłącze kanalizacji sanitarnej		KRS/IL: tech. ADAM PRAGIER upr. Nr 259/85 i 42/93 WL. PROJEKTANT: tech. ADAM PRAGIER upr. Nr 259/85 i 42/93 WL.	
OBIEKT: Przyłącze kanalizacji sanitarnej Andrzeja, ul. Klonowa 1, dz. Nr ewid. 85/3		SKALA: 1 : 100	
ADAM PRAGIER Inżynier do projektowania w specjalności technologiczno-technicznej i konstrukcyjno-budowlanej w zakresie sieci i instalacji wod.-kan., c.o., ochrony środowiska i rozwiązań architektonicznych. NR UPB 259/85 i 42/93 WL. NR RYS.		DATA: 06.2006	
47.		Sieci kanalizacyjne	

RZĘDNA TERENU	RZĘDNA DŃA KANALU	ZAGŁĘBIENIE	SPADEK / MATERIAL	DLUGOŚCI NARASTAJĄCE	DLUGOŚĆ ODCINKA
210,00	216,84	6,84		0,00	0,00
214,48	214,34	2,14	$i = 14\%$ NIC ϕ 0,16 SN B	4,00	6,20
216,75	216,75	0,00		0,00	6,20

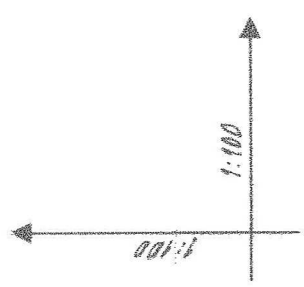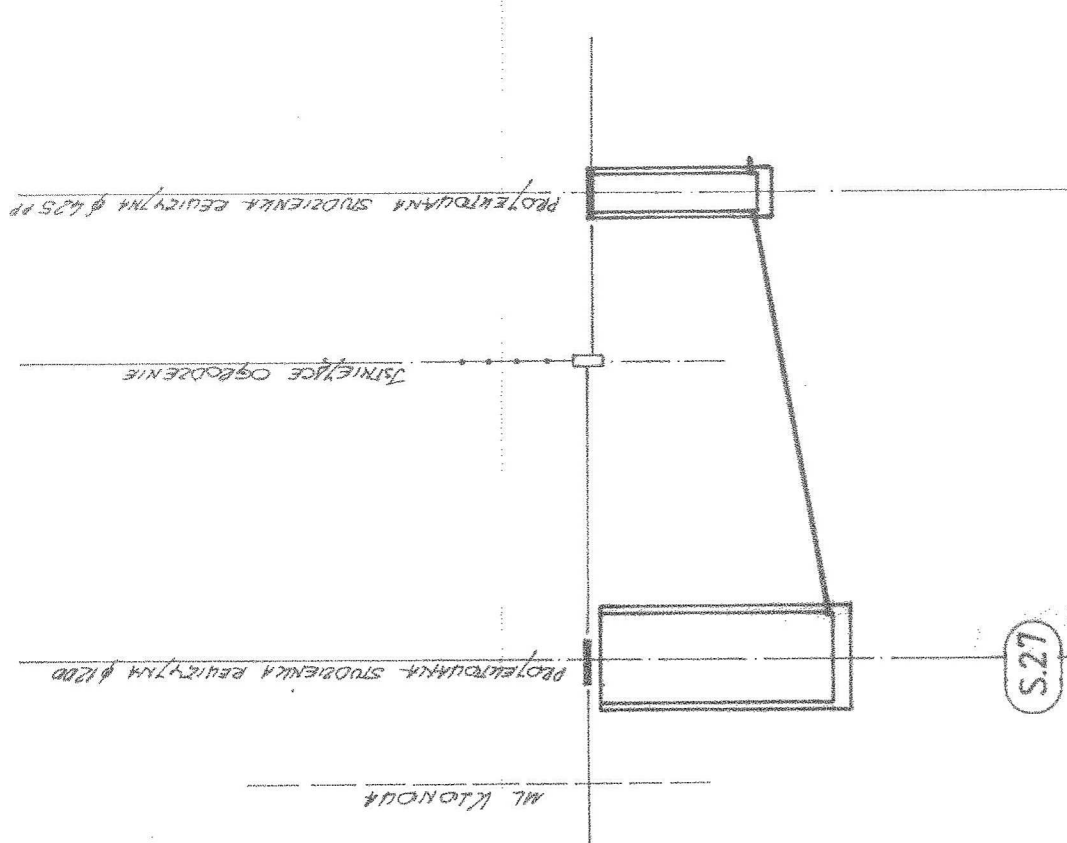


210,00 m.n.p.m.

ZAKRES ROBÓT WRAZÓWCZNA PROJEKTOWANA STUDZIENKA REZYTYM φ 425 mm


ZAKRES ROBÓT W RAJONIE BUDOWY KANALU

Projekt jest własnością Z.P. i N.B. ADPRO - wszelkie prawa autorskie są strzeżone		ZAKŁAD PROJEKTOWANIA I NADZORU BUDOWLANEGO		ADPRO ADAM PRAGIER		94-002 ŁÓDŹ UL. SPRINTERÓW 3/5 M 40		TEL. / 0-42 / 686-15-41 / 0-601253602	
INWESTOR: Krystyna i Henryk Młoston Alicja, Paweł i Marek Rudnicki Andrzej, ul. Tuszyńska 34		OBIEKT: Przyłącze kanalizacji sanitarnej Andrzej, ul. Tuszyńska 34, dz. Nr ewid. 81		OPIS RYSUNKU: Przyłącze kanalizacji sanitarnej		KRESLE: tech. ADAM PRAGIER upr. Nr 259/85 i 42/93 WL. tech. ADAM PRAGIER upr. Nr 259/85 i 42/93 WL.		PROJEKTANT: tech. ADAM PRAGIER upr. Nr 259/85 i 42/93 WL.	
SKALA: 1 : 100/200		Siecć kanalizacyjna		DATA: 06.2006		NR MRS: 48.			

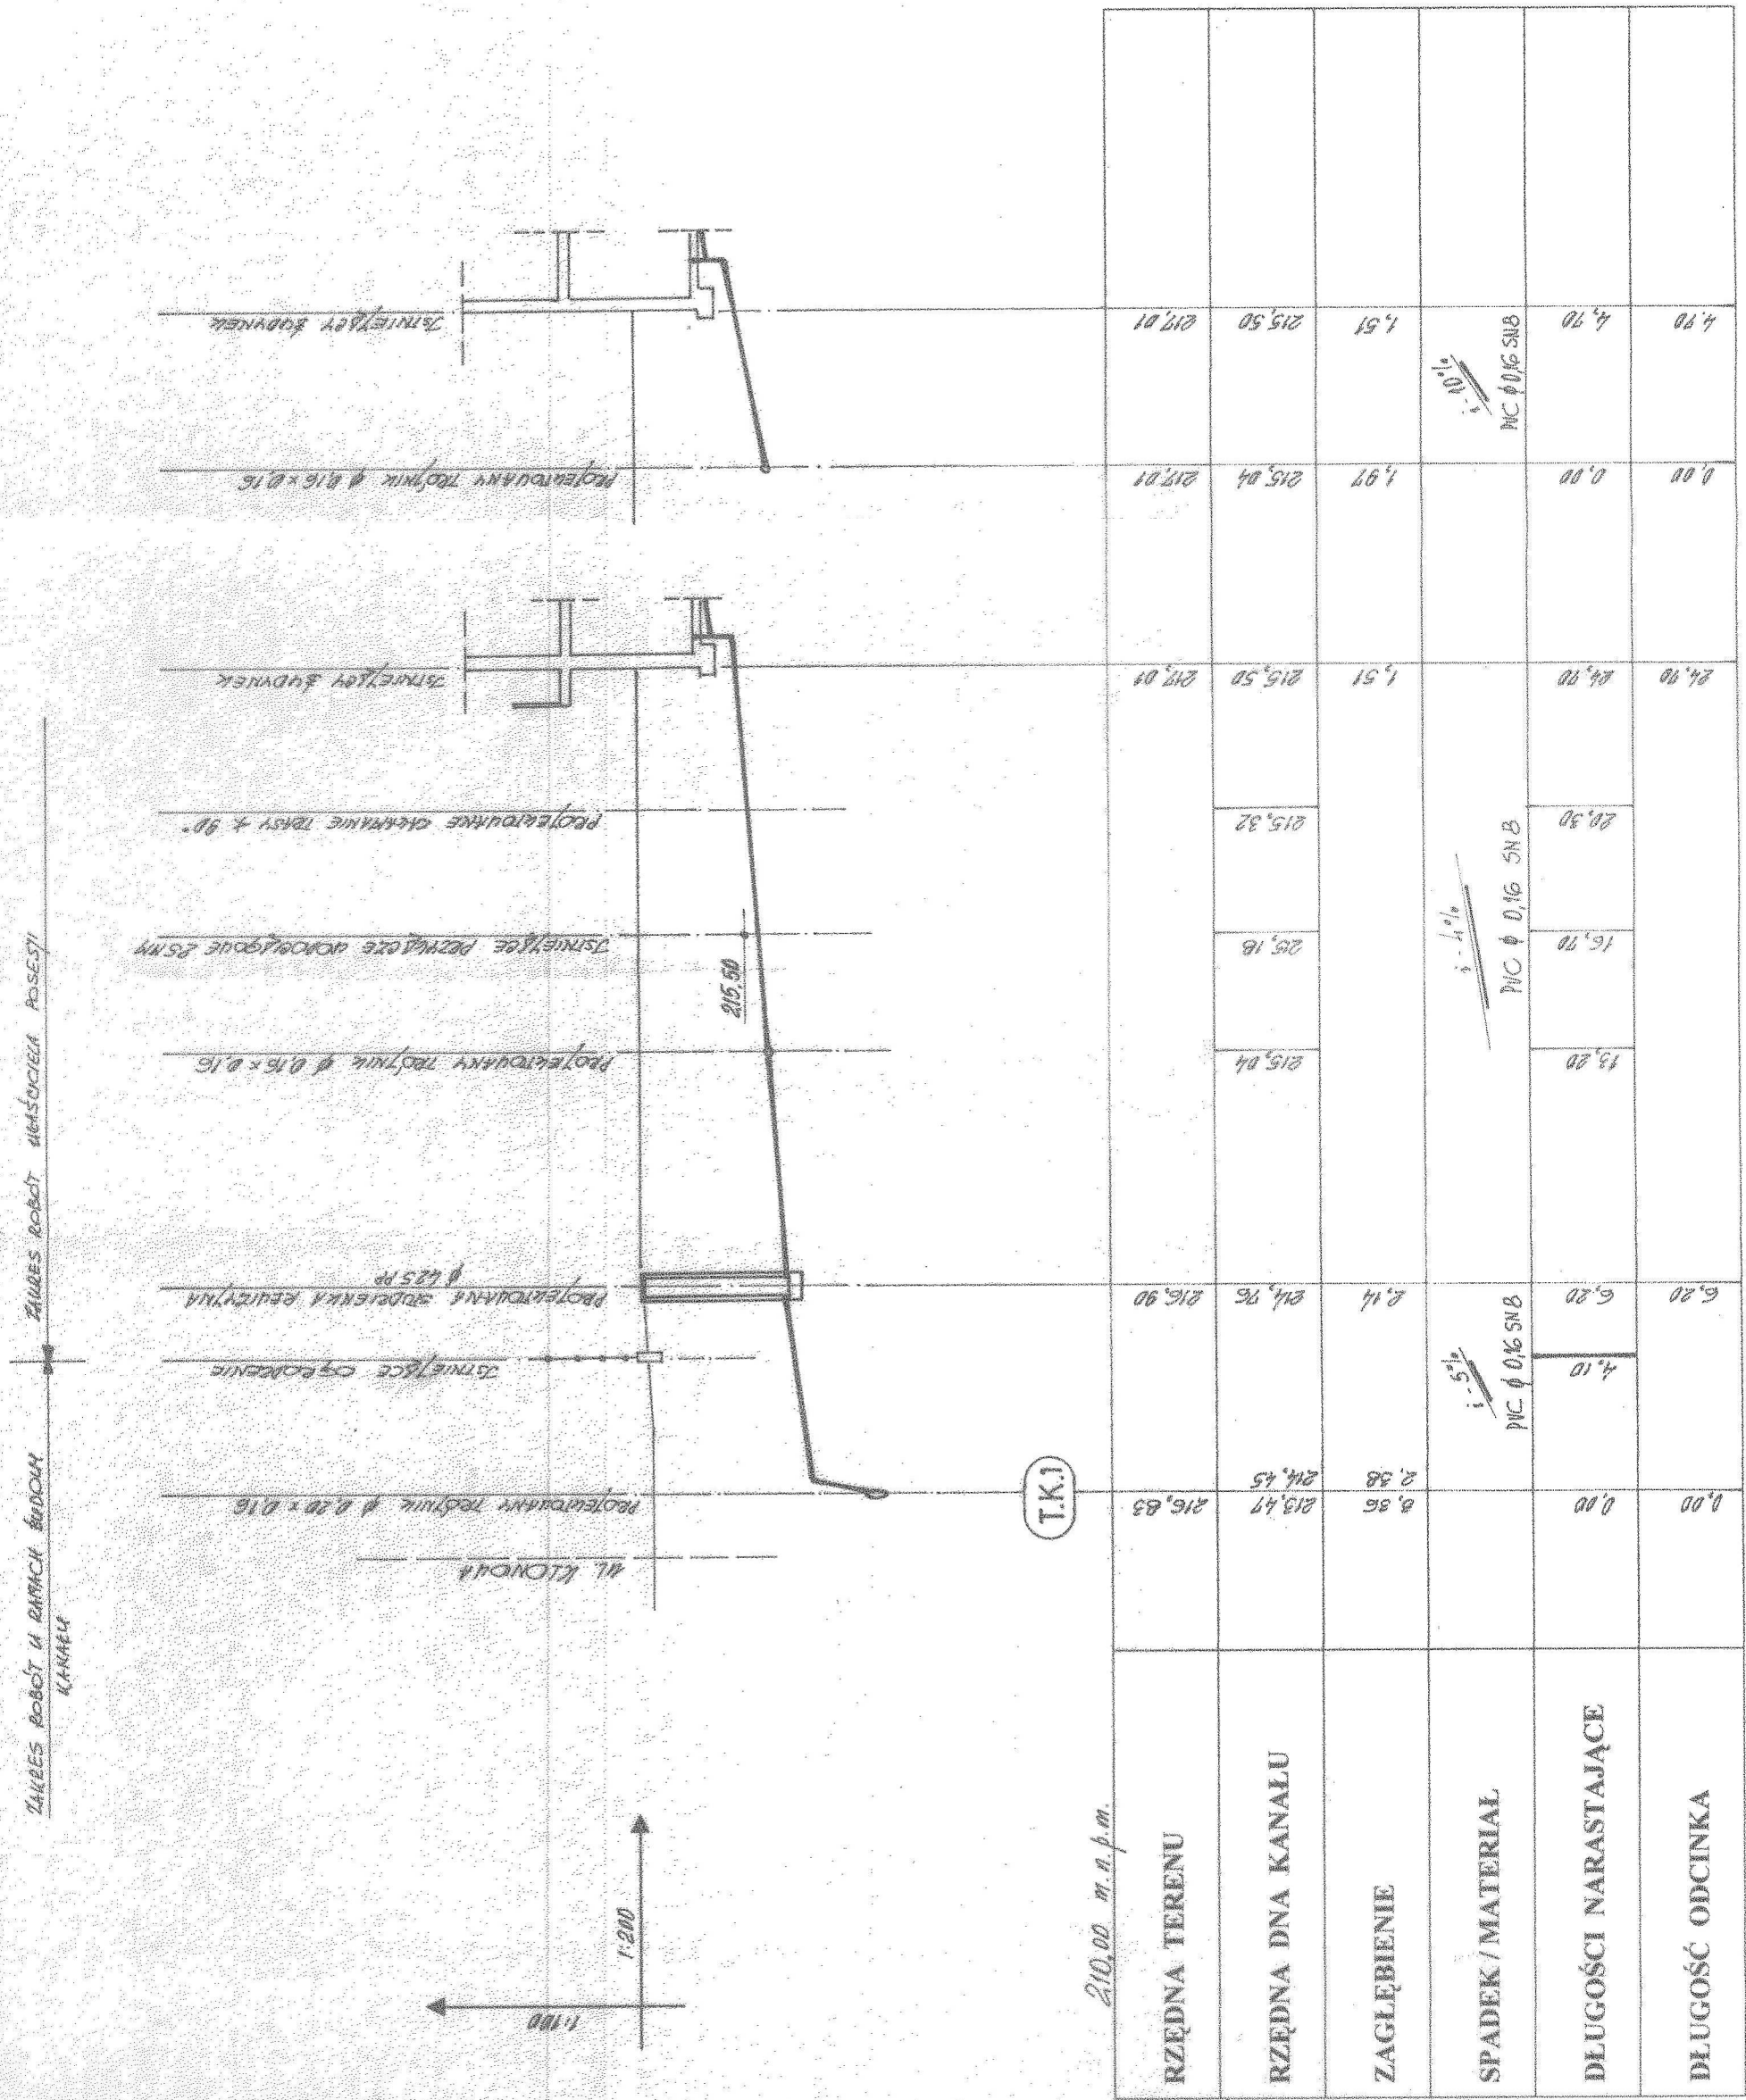

ZAKRES ROBÓT I DZIAŁAĆ BUDOWY KANALU

ZAKRES ROBÓT WRAZ Z WYKONANIEM PRACEWY

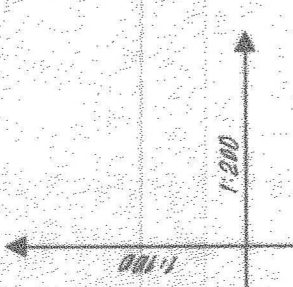

210.00 m.n.p.m.