


Rzut przyziemia

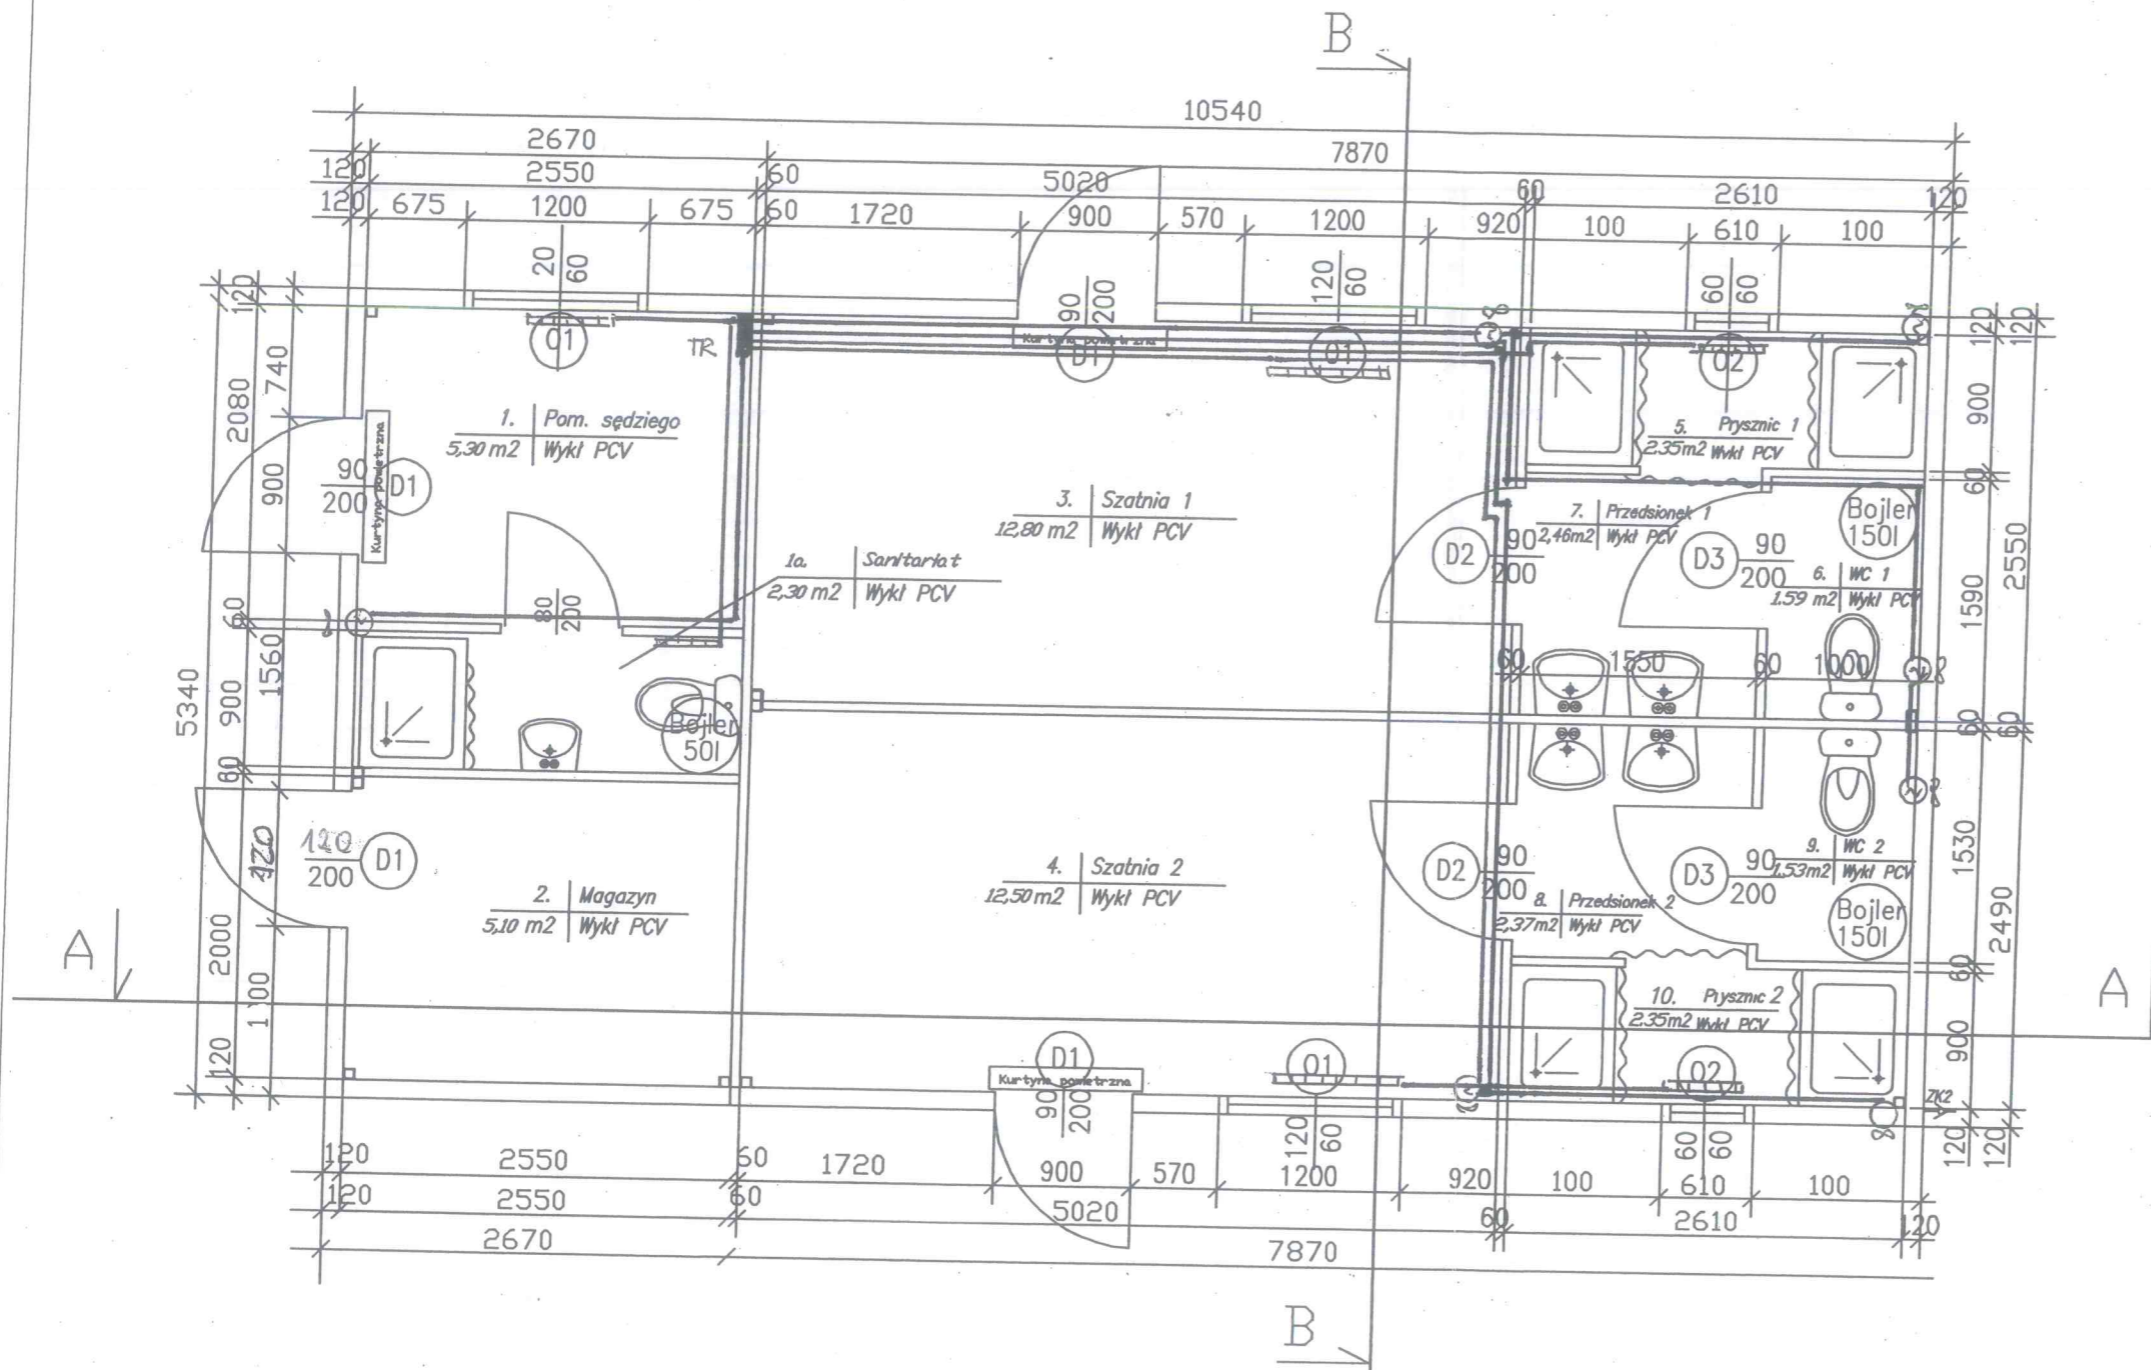

Wykaz pomieszczeń	
1. Pom. sędziego	pow. 5,30 m ²
1a. Sanitariat	pow. 2,30 m ²
2. Magazyn	pow. 5,10 m ²
3. Szatnia 1	pow. 12,80 m ²
4. Szatnia 2	pow. 12,50 m ²
5. Prysznic 1	pow. 2,35 m ²
6. WC 1	pow. 1,59 m ²
7. Przedsiónek 1	pow. 2,46 m ²
8. Przedsiónek 2	pow. 2,37 m ²
9. WC 2	pow. 1,53 m ²
10. Prysznic 2	pow. 2,35 m ²
pow. użytkowa	50,65 m ²
pow. zabudowy	56,28 m ²
kubatura	

Uwaga !!!
Wymiary konstrukcji w milimetrach
Wymiary stolarki i ślusarki w centymetrach

tech. ELŻBIETA JANKOWSKA
upr. bud. 259, a. 1, p. 21/13, a. 1, p. 4d
w spec. instalacji wentylacyjnej
w zakł. wytw. i mont. urządzeń
nr 325/89/VK

INWESTOR:	Gmina Andrespol, ul. Rokicińska 126 95-020 Andrespol	Data: 07. 2012
ADRES:	Justynów ul. Główna, dz. nr 672, obr. 5 - Justynów	SKALA 1:00
RYSunek:	Rzut przyziemia INSTALACJA GRZEJNA I WENTYLACJI	Podpis:
PROJEKTANT:	inż. Barbara Morawska 153/83/WML tech. ELŻBIETA JANKOWSKA 325/89/VK	