


Rzut przyziemia

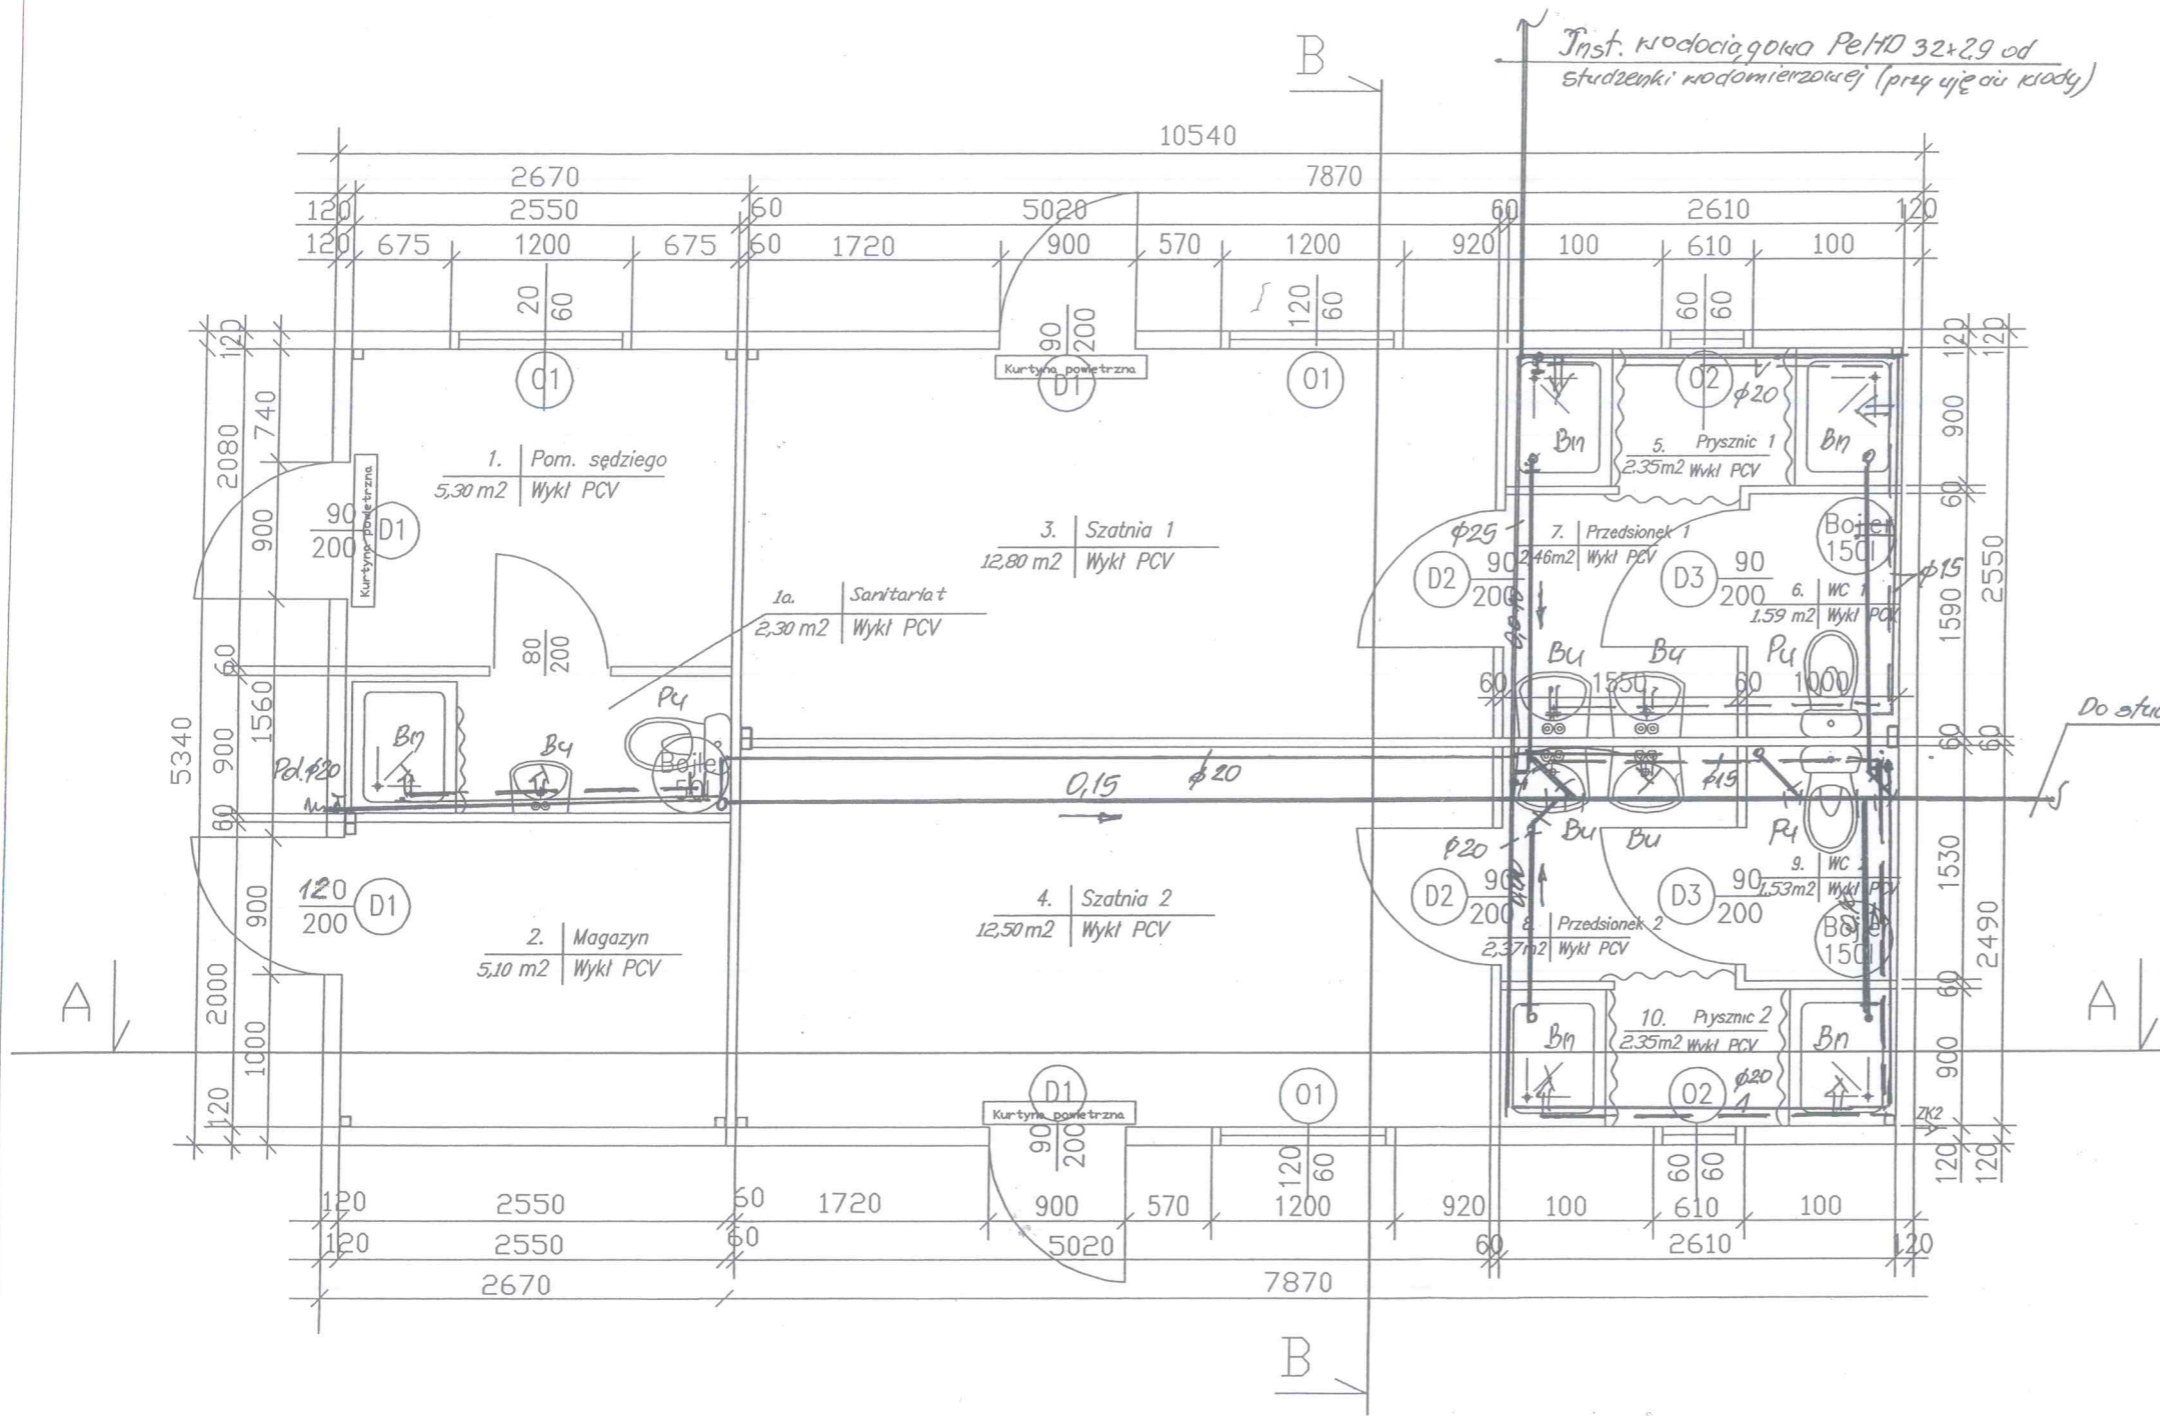

Wykaz pomieszczeń	
1. Pom. sędziego	pow. 5,30 m ²
1a. Sanitariat	pow. 2,30 m ²
2. Magazyn	pow. 5,10 m ²
3. Szatnia 1	pow. 12,80 m ²
4. Szatnia 2	pow. 12,50 m ²
5. Prysznic 1	pow. 2,35 m ²
6. WC 1	pow. 1,59 m ²
7. Przedśionek 1	pow. 2,46 m ²
8. Przedśionek 2	pow. 2,37 m ²
9. WC 2	pow. 1,53 m ²
10. Prysznic 2	pow. 2,35 m ²
pow. użytkowa	
50,65 m ²	
pow. zabudowy	
56,28 m ²	
kubatura	
1230 m ³	

Zgodzono pod względem wymagań higienicznych i zdrowotnych bez zastrzeżeń (z zastrzeżeniami)

Data: 2007.12
L.p.: 258/12

mgr inż. BOGUMIŁA OŻÓG
rzeczoznawca do spraw sanitarno-higienicznych w zakresie budownictwa przemysłowego i ogólnego bez służby zdrowia nr uprawnień 11-BP i O/B3 Łódź, ul. Kasprzaka 10 m.14 tel. 651-56-71 Łódź, ul. Wojska Polskiego 55/61 tel. 655-64-97

Zaprojektowano pod względem zgodności z przepisami bezpieczeństwa i higieny pracy oraz wymaganiami ergonomii:

- 1). bez zastrzeżeń
- 2). z zastrzeżeniami wymienionymi w załączonym opisie

Data: 2007.12
L.p.: 258/12

mgr inż. BOGUMIŁA OŻÓG
rzeczoznawca do spraw bezpieczeństwa i higieny pracy nr upr. GIP 125/98 w grupach: 1.1, 1.2, 1.3, 1.4 Łódź, ul. Kasprzaka 10 m. 14 tel. 651-56-71 Łódź, ul. Wojska Polskiego 55/61 tel. 655-64-97

Uwaga !!!
Wymiary konstrukcji w milimetrach
Wymiary stolarki i ślusarki w centymetrach

INWESTOR:	Gmina Andrespol, ul. Rokicińska 126 95-020 Andrespol	Data: 07. 2012
ADRES:	Justynów ul. Główna, dz. nr 672, obr. 5 - Justynów	SKALA: 1:00
RYSUNEK:	Rzut przyziemia. Inst. wod-kan	Podpis:
PROJEKTANT:	mgr inż. Sławomir Oszeński mgr inż. Sławomir Oszeński upr. bud. w spec. ins. statycznie-inżynierskiej projektowe 275/98/WL, wykonawcza 252/07/WL	Rys. 1