


Rzut parteru 1:50

Projekt instalacji C.O.

Lp	Nazwa pomieszczenia	Pow.
1.	Hall	2,9m ²
2.	Poczekalnia dla rodziców	9,7m ²
3.	Pokój socjalno-admin.	13,9m ²
4.	Łazienka	3,7m ²
5.	Łazienka	6,5m ²
6.	Pomieszczenie pom. zmywalni	3,1m ²
7.	Kotłownia	5,2m ²
8.	Łazienka	4,7m ²
9.	Przejšcie	3,6m ²
10.	Sala przedszkolna dla 24 dzieci	53,0m ²
11.	Zmywalnia	3,8m ²
12.	Wydawanie posiłków	7,9m ²
13.	Sala przedszkolna dla 26 dzieci	66,0m ²
14.	Szafnia	6,8m ²
15.	Przedstionek	1,9m ²
16.	Przedstionek	4,5m ²
17.	Szafnia dla dzieci	13,9m ²
18.	WC	2,5m ²
19.	Przedstionek (wyd. posiłków)	2,7m ²
Razem:		216,3m²

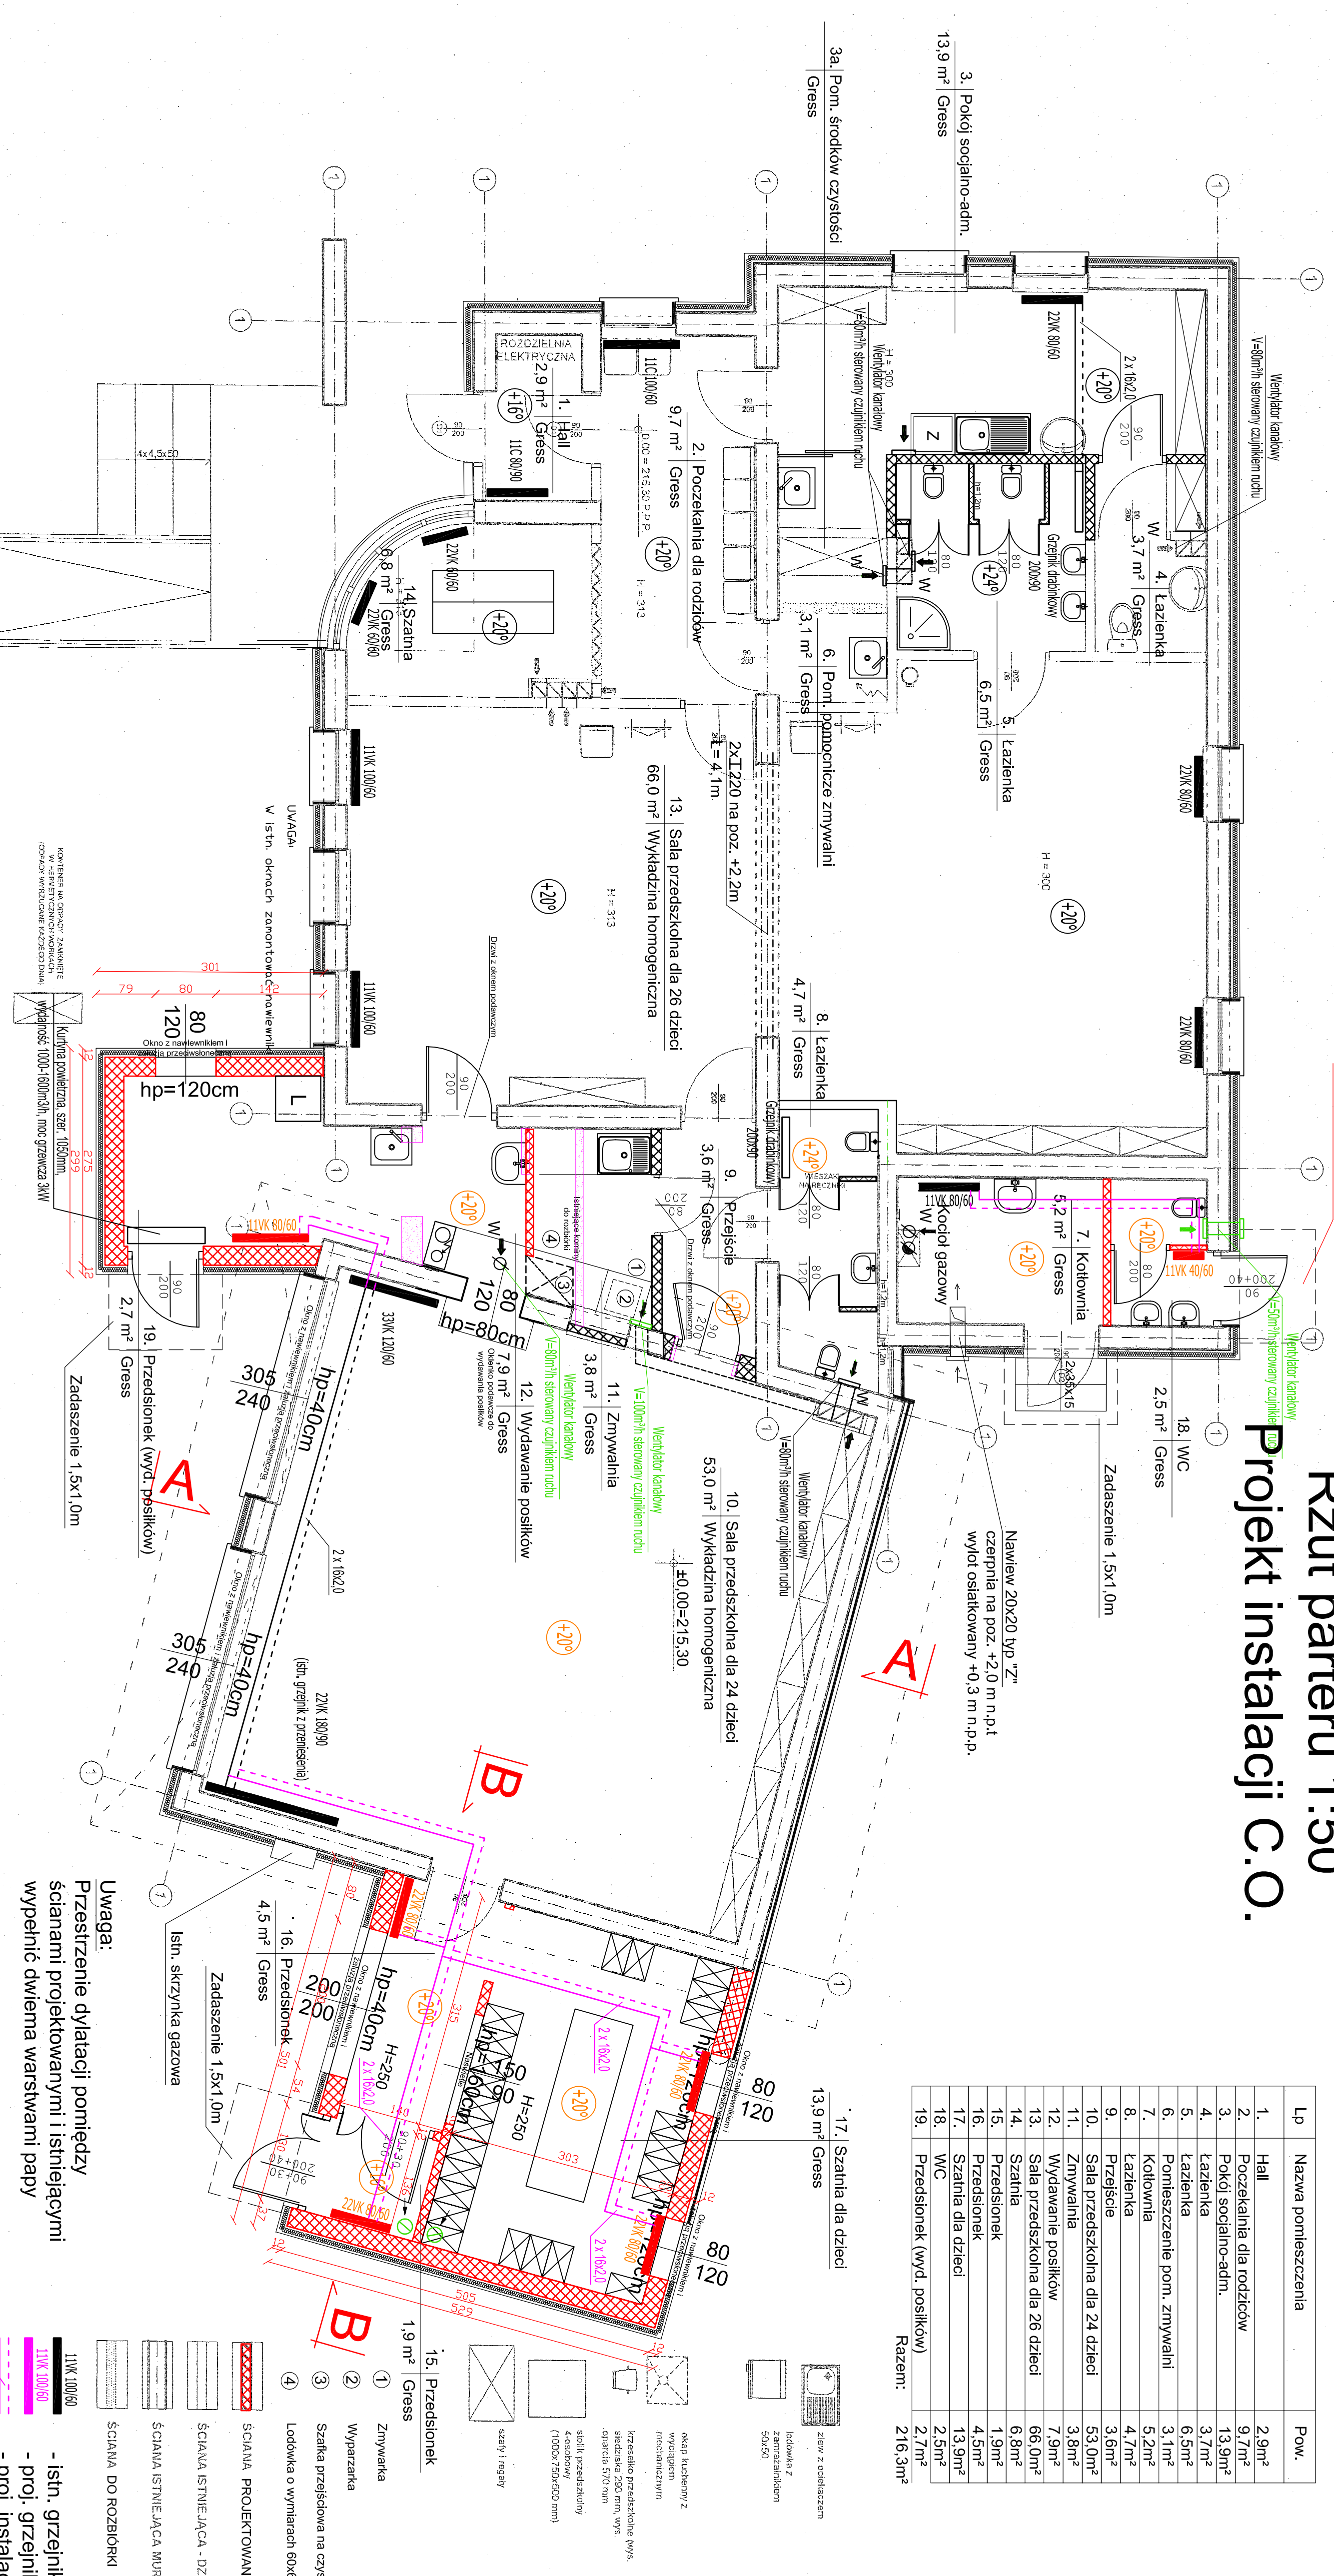

- Uwaga:**
Przestzenie dylatacji pomiędzy ścianami projektowanymi i istniejącymi wypełnić dwiema warstwami papy
- 11WK 100/60
 - 11WK 100/60
 - 2x 16x20
- 1 Zmywalnia
 - 2 Wyparznika
 - 3 Szafka przejściowa na czyste na
 - 4 Lodówka o wymiarach 60x60x80
- ŚCIANA PROJEKTOWANA
 - ŚCIANA ISTNIEJĄCA - DZIAŁOY
 - ŚCIANA ISTNIEJĄCA MUROWA
 - ŚCIANA DO ROZBIORKI
- istn. grzejnik
- proj. grzejnik
- proj. instalacja

INWESTOR	Urząd Gminy w Andrzeşpou
OBIEKT	Obiekt użyteczności publicznej Wisłowa Górna, ul. Piekarnicza 4 dz. nr ew. 257/2, gm. Andrzeşpol
TEMAT	Rozbudowa budynku na przedszkole
PROJEKTANT	Stawonir Duszewski upr. nr 275/66/VK
BATA	Data: 03. 2013
SKALA	SKALA 1:100
RYS. NR	