

Wykonanie: Kłobucko
 Powiat: Kłobucki
 Gmina: Andrespol
 ul. Kłobucka


PLAN WYKONAWCZY
 Długość linii: 1200 m
 Skala: 1:500
 Data: 08.2012

MAPA STYLUACYJNO - WYSOKOŚCIOWA do celów projektowych

z geodezyjnym inwentarzem urządzeń podziemnych
 SK44.1: 500
 Wykonano na podstawie ark. 122.224.163, 122.224.164, 122.224.211
 Projekt wykonano w oparciu o plan sytuacyjny z numerem projektu: 71/IR/SGD/S-C*
 Ułamek wysokościowy: 2000
 Rodzaj zrytmizacji: do POKŁAD pod nr kęgi 1112-157/2012
 Mapa aktualna na dzień 23.05.2012
 Ugotowano w 21.01.14.05.2012
 Słuch: Kłobucki

OPRACOWANIE
 mgr inż. Jacek Górecki
 nr. 292 221 000
 mgr inż. Jacek Górecki
 nr. 292 221 000

WYKONANIE
 mgr inż. Jacek Górecki
 nr. 292 221 000
 mgr inż. Jacek Górecki
 nr. 292 221 000

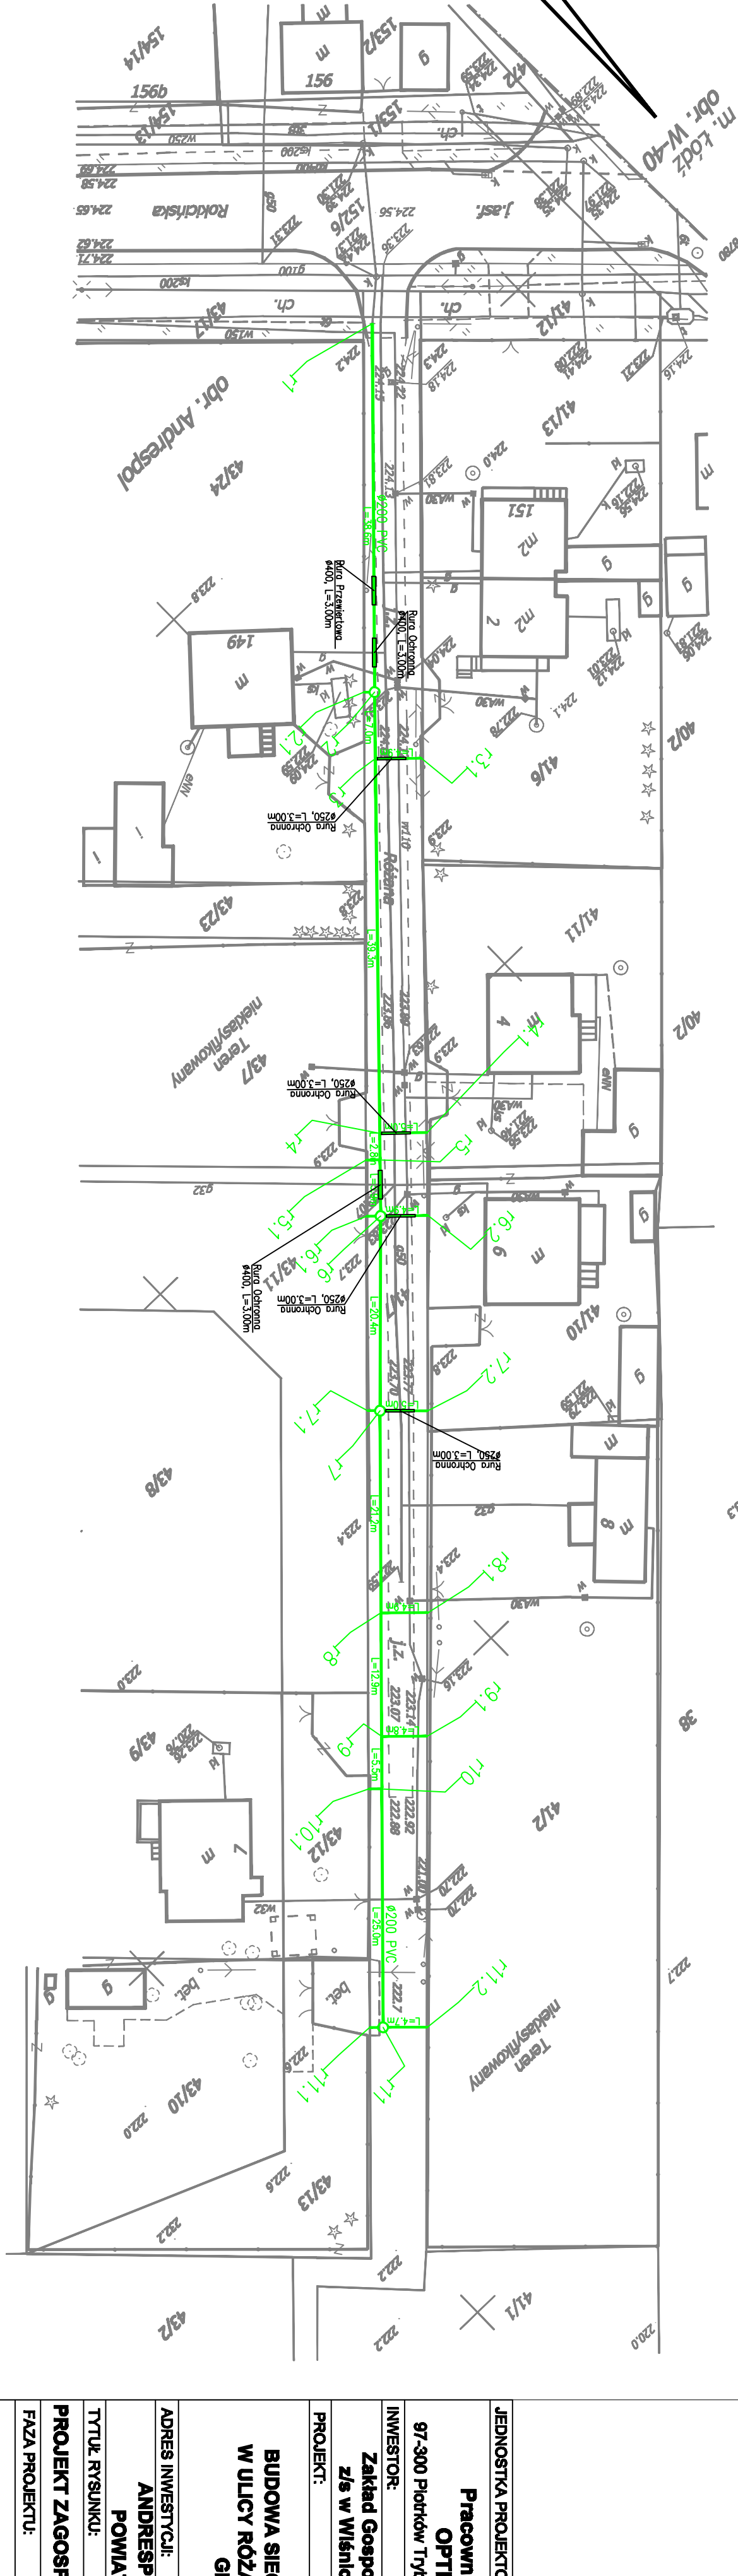

LEGENDA:

- PROJEKTOWANA KAN. SANIT. GRAWITACYJNA
- LINE REGULACYJNE

JEDNOŚCIĄ PROJEKTOWĄ:	
Pracownia Projektów Branżowych	
OPTIMA Rafał Szawłowski	
ul. Dmowskiego 25/31 m.88	
87-300 Piotrków Tryb.	
INWESTOR:	
Zakład Gospodarki Komunalnej w Andrespolu	
z/s w Wiskowej Górze, ul. Plekarnicza 6/10	
PROJEKT:	
BUDOWA SIĘCI KANALIZACJI SANITARNEJ	
W ULICY RÓŻANEJ W MIEJSC. ANDRESPOL,	
GMINA ANDRESPOL	
ADRES INWESTYCJI:	
ANDRESPOL, GMINA ANDRESPOL	
POWIAT ŁÓDZKI-WSCHODNI	
Tytuł rysunku:	SKALA
PROJEKT Zagospodarowania Terenu	1:500
Faza projektu:	DATA
PROJEKT BUDOWLANO-WYKONAWCZY	08.2012
OPRACOWAŁ:	IN. URZĄDNIK:
Jęży Włodarczyk	GRZY. J. JAWORSKI
AMBIENT. PROJEKTOWAŁ:	
Rafał Szawłowski	
WYKONAWCZĄ:	
BRANŻA:	NR
SANITARNA	1