


# RZUT PARTERU

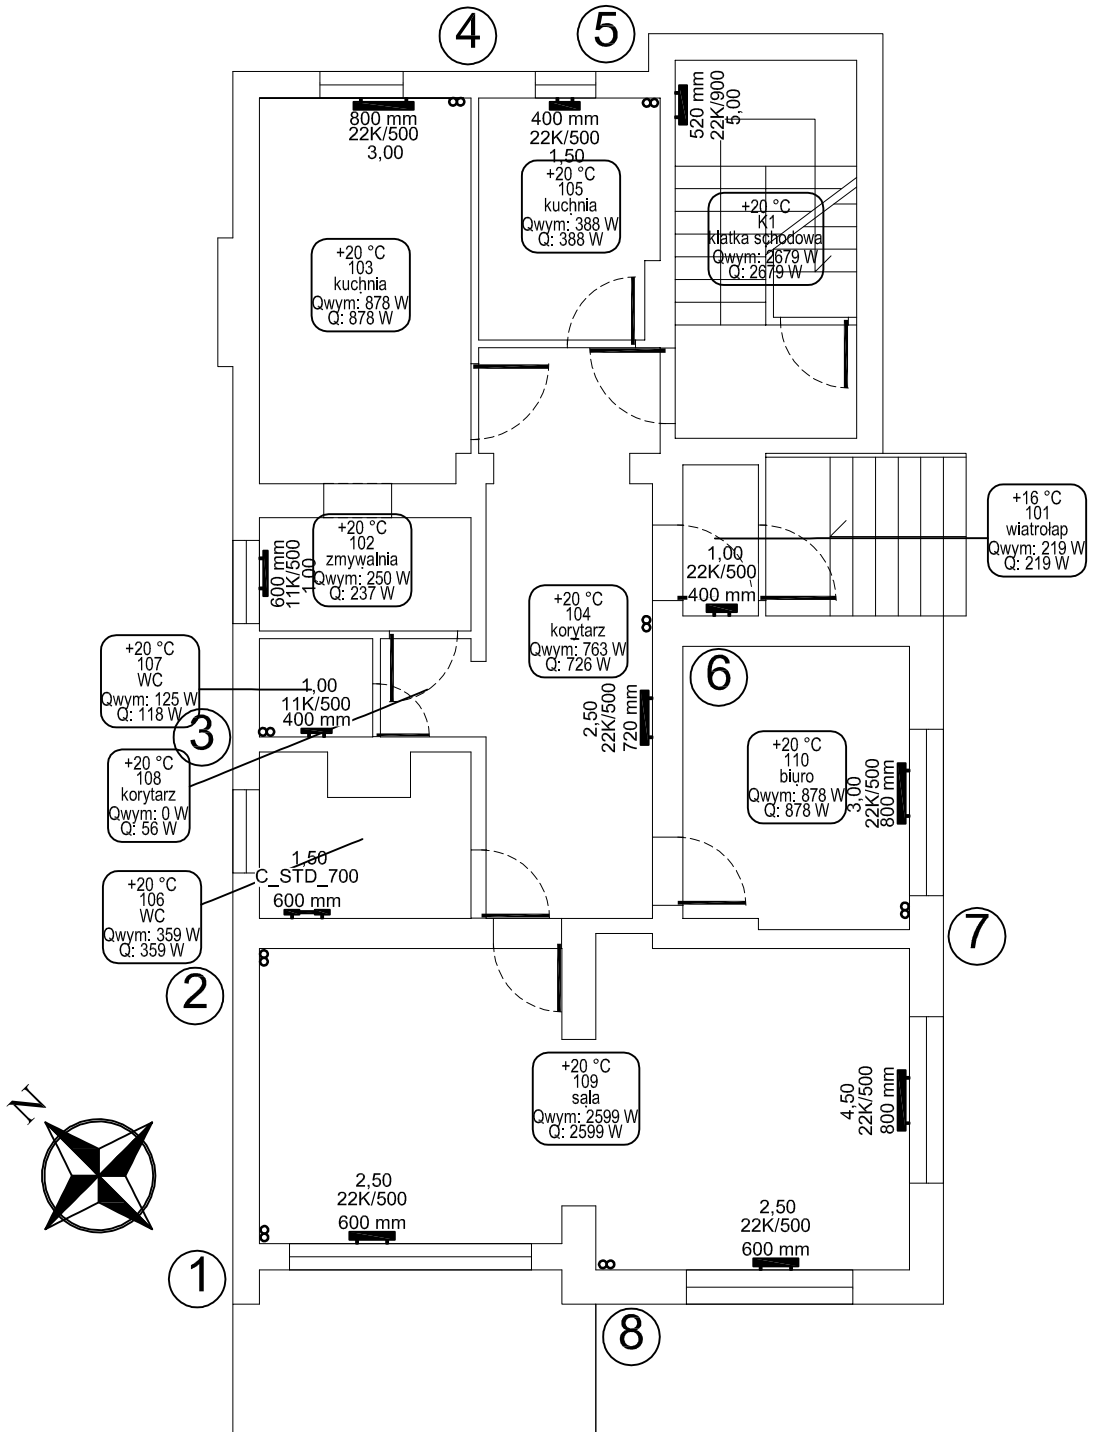

**UWAGA:**

- NINIEJSZE OPRACOWANIE JEST PROJEKTEM BUDOWLANYM INSTALACJI SANITARNYCH I SŁUŻY DO UZYSKANIA POZWOLENIA NA BUDOWĘ,
- INTEGRALNĄ CZĘŚĆ OPRACOWANIA STANOWIĄ OPISY ZAMIESZCZONE W CZĘŚCI OPISOWEJ PROJEKTU,
- CAŁOŚĆ WYKONAĆ ZGODNIE Z AKTUALNIE OBOWIĄZUJĄCYMI PRZEPISAMI,
- DOPUSZCZA SIĘ ZASTOSOWANIE URZĄDZEŃ, ARMATURY INNYCH FIRM, ALE O RÓWNOWAŻNYCH PARAMETRACH I JAKOŚCI.



**PROJEKTOWANIE BUDOWLANE**

94-036 Łódź ul. Wioślarska 8, lokal nr 16

tel. kom. 602-57-58-85 e-mail: info@itech.net.pl

STADIUM PROJEKTU:	PROJEKT BUDOWLANY	DATA: 14.04.2014
NAZWA:	PROJEKT BUDOWLANY REMONTU WEWNĘTRZNEJ INSTALACJI CENTRALNEGO OGRZEWANIA W BUDYNKU PRZEDSZKOLA W JUSTYNOWIE	<b>RYS. 2</b>
TYTUŁ:	Rzut parteru - wewnętrzna instalacja centralnego ogrzewania	
PROJEKTANT:	dr inż. TOMASZ JEROMINKO uprawnienia budowlane nr LOD/0053/POOS/03 w specjalności instalacyjnej	SKALA: 1:100
SPRAWDZAJĄCY:	mgr inż. NORBERT JASTRZĘBSKI uprawnienia budowlane nr LOD/0655/PWOS/06 w specjalności instalacyjnej	PODPIS: