

Istn. pion Ks  
Istn. Ks na terenie działki

- BU - Bateria umywalkowa
- PU - Puczką ustępową
- POL - Polewaczka
- PIS - Pisuar

- - - Ø15/Ø15 - Proj. pion zw/cw
- - - Ks 0,05 - Proj. inst. kanalizacji
- Ks 1 - Proj. pion inst. kanalizacji

P.P.i R.I. "PRONIL" s.c. 91-212 Lodz ul.Wersalska 47/75 tel./fax 426406385		
Rodzaj dokumentacji: Projekt Budowlany przebudowy pomieszczeń sanitarnych na parterze budynku Szkoły Podstawowej w Justynowie przy ulicy Lodzkiej 17, działka Nr ewid. 1114/3, gmina Andrespol.		Nr proj.: 697
Treść rys.: RZUT PIWNIC - Instalacje wod-kan	Skala: 1:50	Data: 03.2014
Projektował w specj. instal. sanit.: mgr inż. Sławomir Olszewski 275/86 WŁ		Podpis:  
Sprawdził w specj. instal. sanit.: mgr inż. Radosław Olszewski LOD/2169/POOS/13		Podpis: WK1

A

Pion Ks 0,10 z odpowietrzeniem  
wyprowadzonym ponad dach

Odpowietrzenie Ks 0,05 włączyć  
do istn. pionu Ks 0,10

- BU - Bateria umywalkowa
- PU - Puczką ustępowa
- POL - Polewaczka
- PIS - Pisuar


Ø15/Ø15


w 1 .. - Proj. pion zw/cw

-Ks 0,05 - Proj. inst. kanalizacji

(Ks 1) o - Proj. pion inst. kanalizacji

P.P.i R.I. "PRONIL" s.c. 91-212 Lodz ul.Wersalska 47/75 tel./fax 426406385		
Rodzaj dokumentacji: Projekt Budowlany przebudowy pomieszczeń sanitarnych na parterze budynku Szkoły Podstawowej w Justynowie przy ulicy Łódzkiej 17, działka Nr ewid. 1114/3, gmina Andrespol.	Nr proj.: 697	
Treść rys.: RZUT PARTERU - Instalacje wod-kan	Skala: 1:50	Data: 03.2014
Projektował w specj. instal. sanit.: mgr inż. Sławomir Olszewski 275/86 WŁ	Podpis:	WK2
Sprawdził w specj. instal. sanit.: mgr inż. Radosław Olszewski LOD/2169/POOS/13	Podpis:	

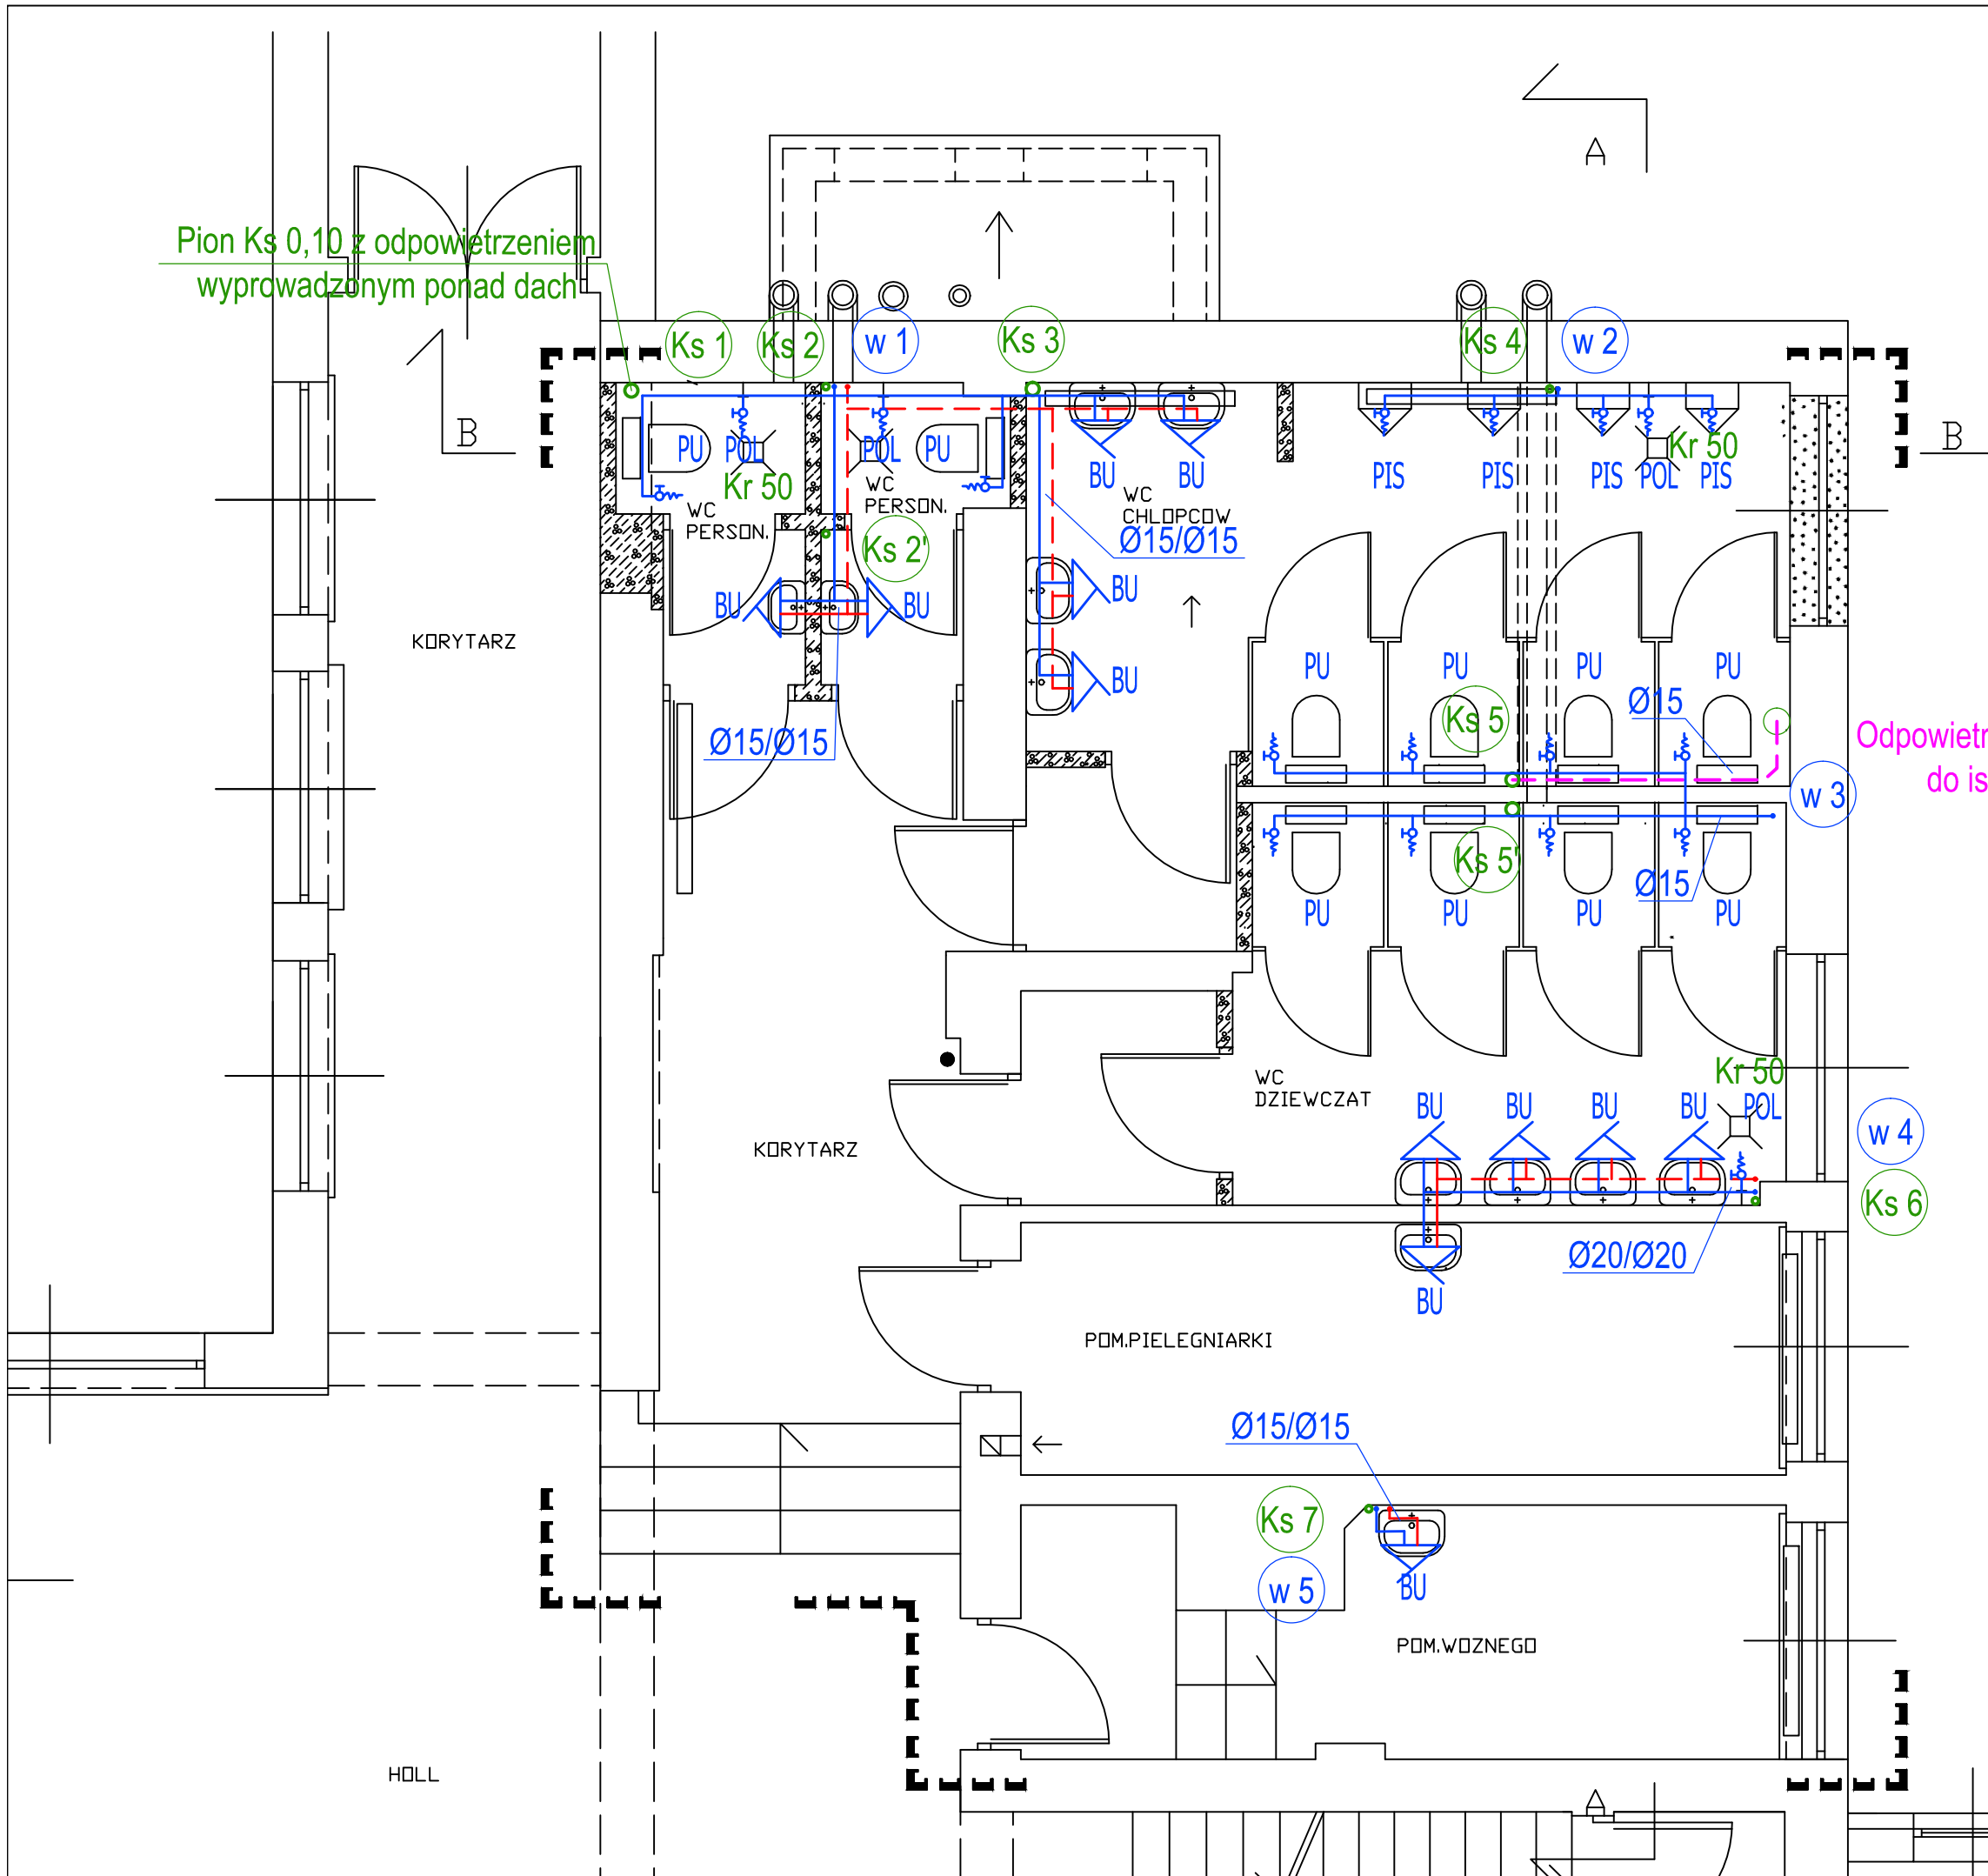

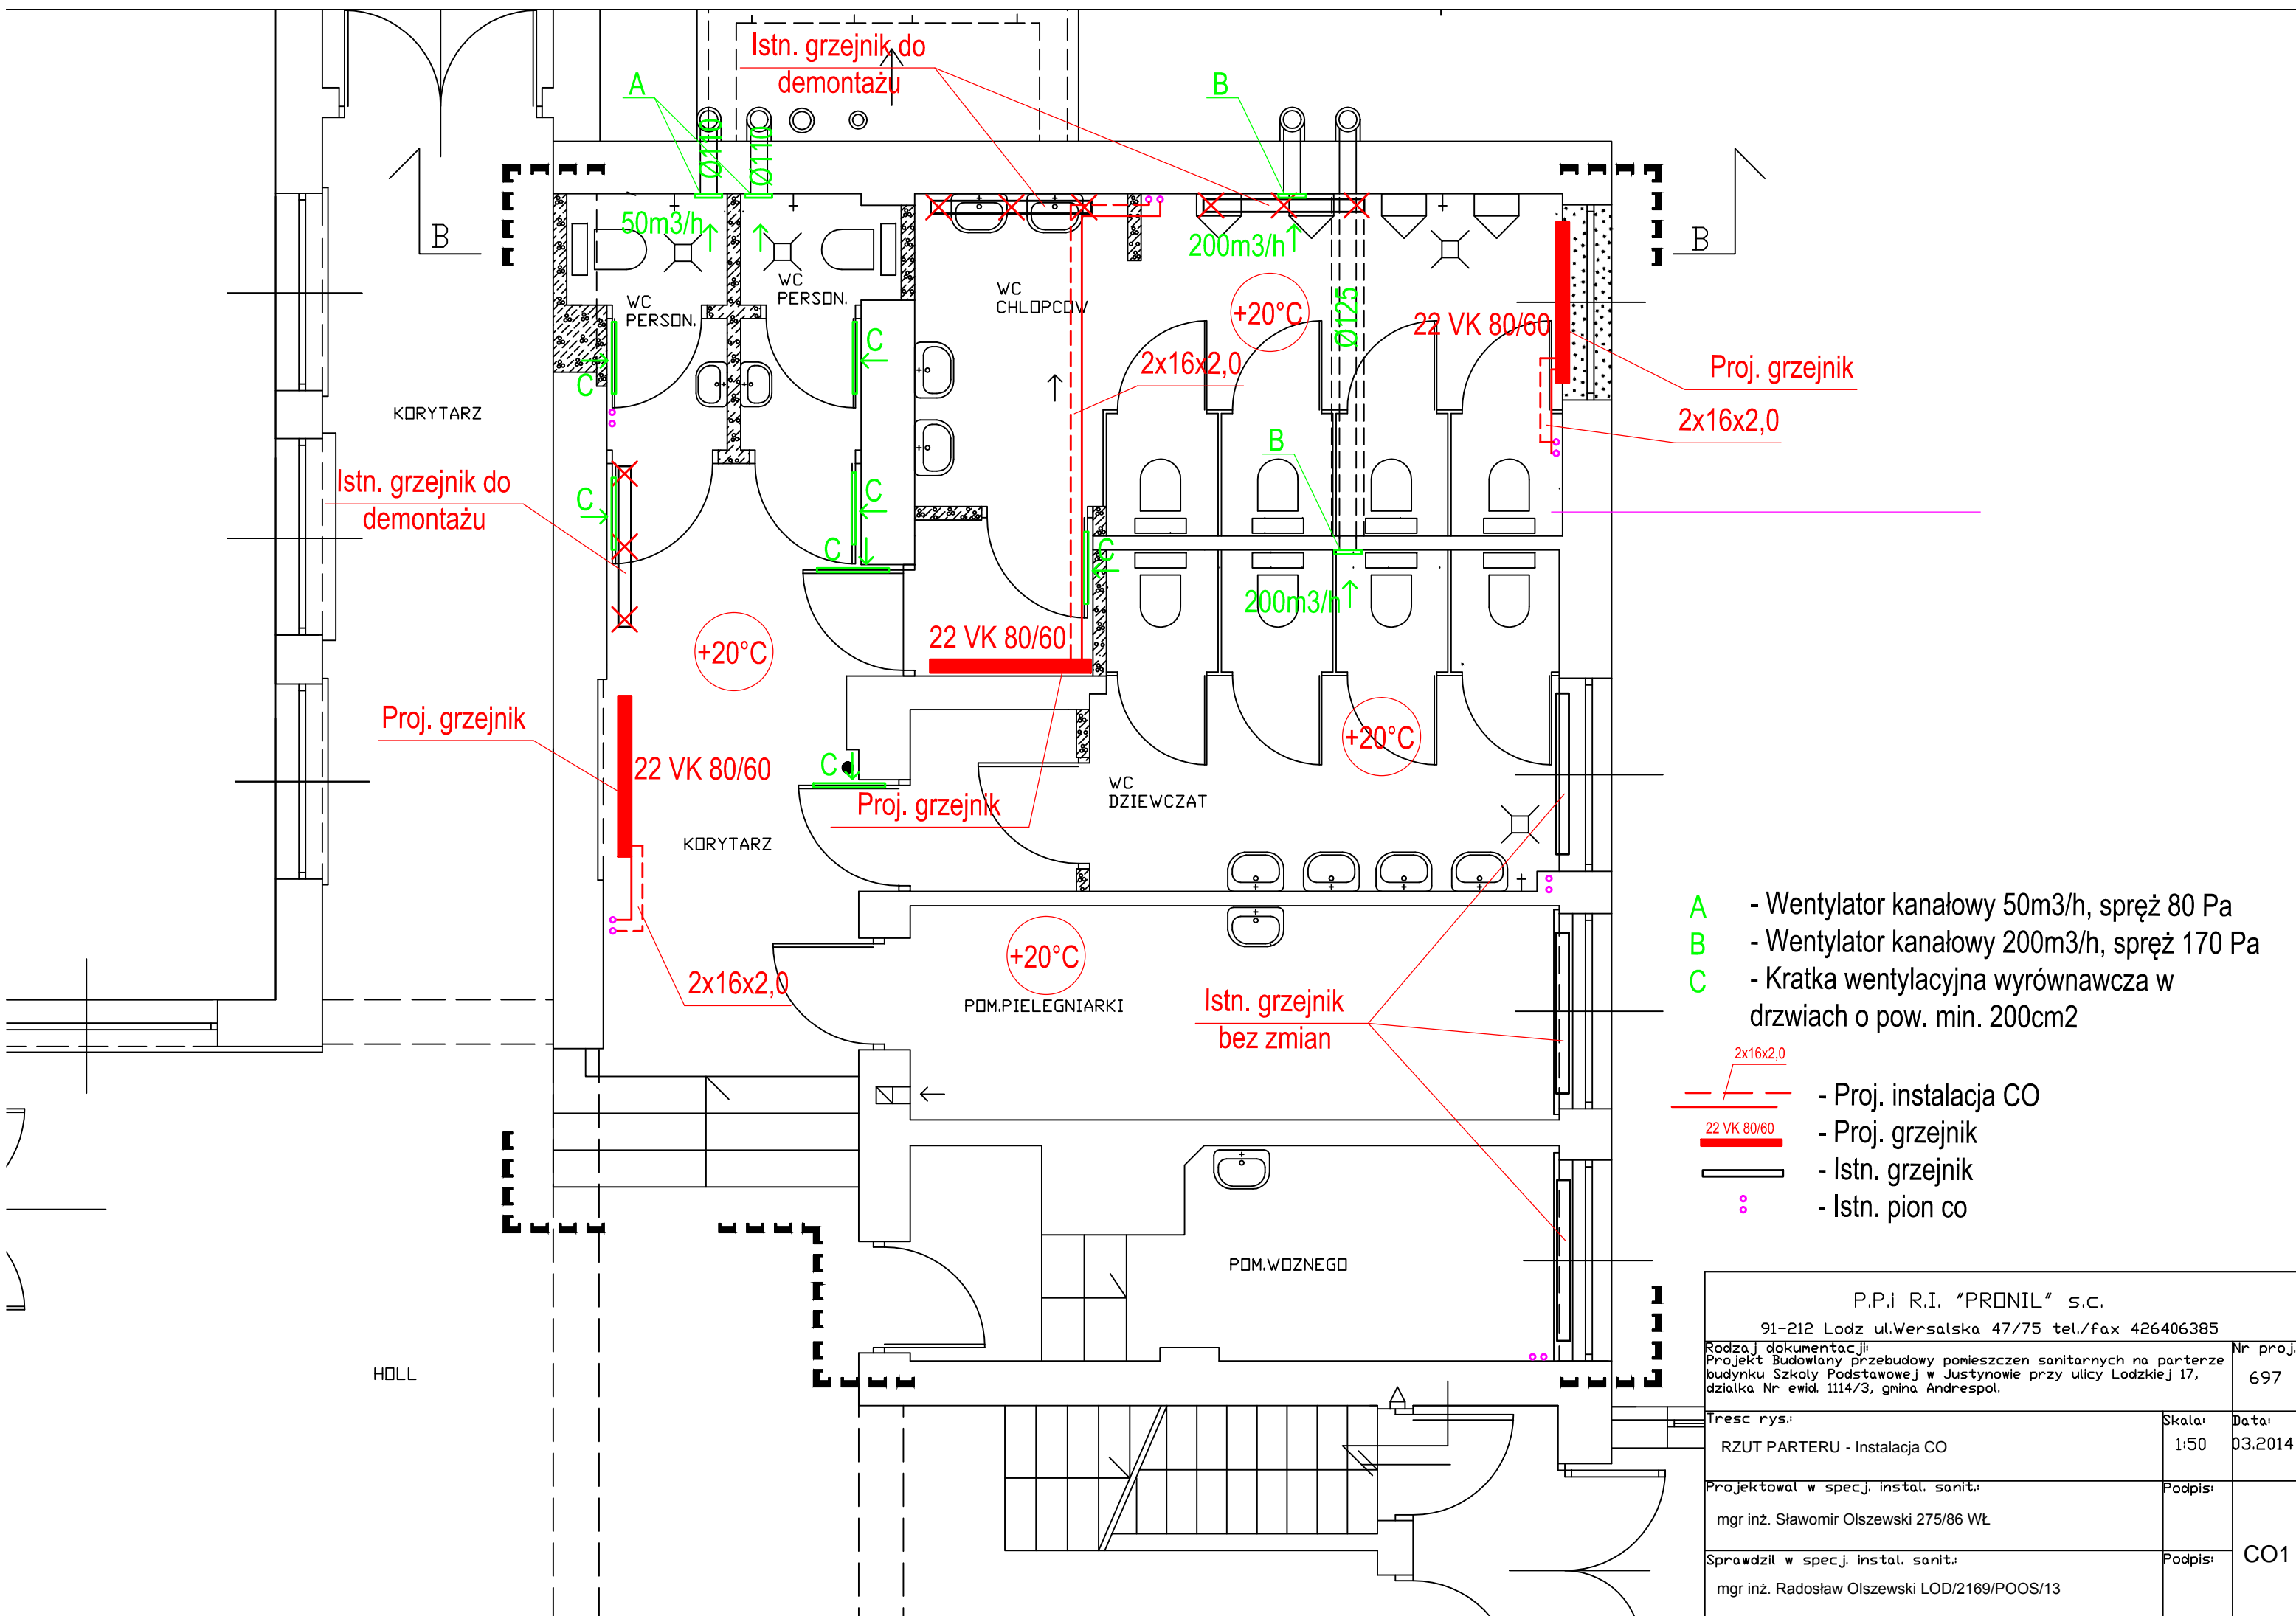

- A** - Wentylator kanałowy 50m<sup>3</sup>/h, spręż 80 Pa
  - B** - Wentylator kanałowy 200m<sup>3</sup>/h, spręż 170 Pa
  - C** - Kratka wentylacyjna wyrównawcza w drzwiach o pow. min. 200cm<sup>2</sup>
- Proj. instalacja CO
  - Proj. grzejnik
  - Istn. grzejnik
  - Istn. pion co

P.P.i R.I. "PRONIL" s.c. 91-212 Łódź ul. Wersalska 47/75 tel./fax 426406385		
Rodzaj dokumentacji: Projekt Budowlany przebudowy pomieszczeń sanitarnych na parterze budynku Szkoły Podstawowej w Justynowie przy ulicy Łódzkiej 17, działka Nr ewid. 1114/3, gmina Andrespol.	Nr projektu:	697
Treść rys.:	Skala:	Data:
RZUT PARTERU - Instalacja CO	1:50	03.2014
Projektował w specj. instal. sanit.:	Podpis:	
mgr inż. Sławomir Olszewski 275/86 WŁ		
Sprawdził w specj. instal. sanit.:	Podpis:	
mgr inż. Radosław Olszewski LOD/2169/POOS/13		CO1